

衛生器具表


器具名	型番	付属品	数量	備考
洋風便器	CFS498BMC	TCF116(暖房便座) 紙巻器(YH650)	16	
センサー付き小便器	UFS900WR		8	
小便器用手すり	T112CU22R	T110D15x8	2	
L型手摺	T112CL9	T110D16x8 T110D34	4	
掃除用流し	SK322	T23AEQ20C T37SGEP TK22T9R	4	
化粧鏡	YM3545A		26	
マーブライトカウンター	ML50C1500C#NW1W	L530 TLC11AR TLDP2105JA TLC4A1F W9AP40Ax6組	2	
マーブライトカウンター	ML50C1800C#NW1W	L530 TLC11AR TLDP2105JA TLC4A1F W9AP40Ax6組	2	
散水栓	T28UNH13	ボックス(B-3)	1	
水栓付手洗いシンク	建築支給品			

柵リスト

記号	名称	大きさ	管底(GL-)	蓋	材質、備考
①	トラップ柵	φ300 - 500H(150)	350H	レジコン蓋	ポリプロピレン柵
②	小口径汚水柵排水柵	100 - φ200 - 90L	450H	塩ビ蓋	ポリプロピレン柵
③	小口径汚水柵排水柵	100 - φ200 - ST	530H	塩ビ蓋	ポリプロピレン柵
④	小口径汚水柵排水柵	100 - φ200 - 90L	560H	塩ビ蓋	ポリプロピレン柵
⑤	小口径汚水柵排水柵	100 - φ200 - 90L	600H	塩ビ蓋	ポリプロピレン柵
⑥	トラップ柵	φ300 - 500H(150)	350H	レジコン蓋	ポリプロピレン柵
⑦	小口径汚水柵排水柵	100 - φ200 - 90Y	630H	塩ビ蓋	ポリプロピレン柵
⑧	トラップ柵	φ300 - 500H(150)	300	レジコン蓋	ポリプロピレン柵
⑨	小口径汚水柵排水柵	100 - φ200 - 100WYS	660H	塩ビ蓋	ポリプロピレン柵
⑩	小口径汚水柵排水柵	100 - φ200 - 45L	720H	塩ビ蓋	ポリプロピレン柵
⑪	既設柵				
⑫	雨水柵	φ300 - 100	300	レジコン蓋	ポリプロピレン柵
⑬	雨水柵	φ300 - 100	300	レジコン蓋	ポリプロピレン柵
⑭	雨水柵	φ300 - 100	300	レジコン蓋	ポリプロピレン柵
⑮	雨水柵	φ300 - 100	300	レジコン蓋	ポリプロピレン柵

※岡山市水道局給水課へ「事前協議依頼書」及び「給水装置工事申請書」を提出し、「給水装置工事許可証」を受理した後、工事すること。
 ※R9年度、下水道接続予定のため、本工事における排水設備は岡山市の「下水道排水設備の審査及び設計にあたっての基準」を満たす施工とすること。）

工事名	市立浦安小学校校舎賃貸棟				縮尺	A1:N.S A3:N.S	株式会社クレスト 岡山県農林事務所 第14478号 一般建築士大臣登録 第246704号 岡山市北区富田413-4 フラジール富田201
図名	給排水衛生 器具表				図主	岡山市教育委員会 学校施設課	令和7年12月
№-01	課長	課長代理	課長補佐	係長	担当	承認	検印


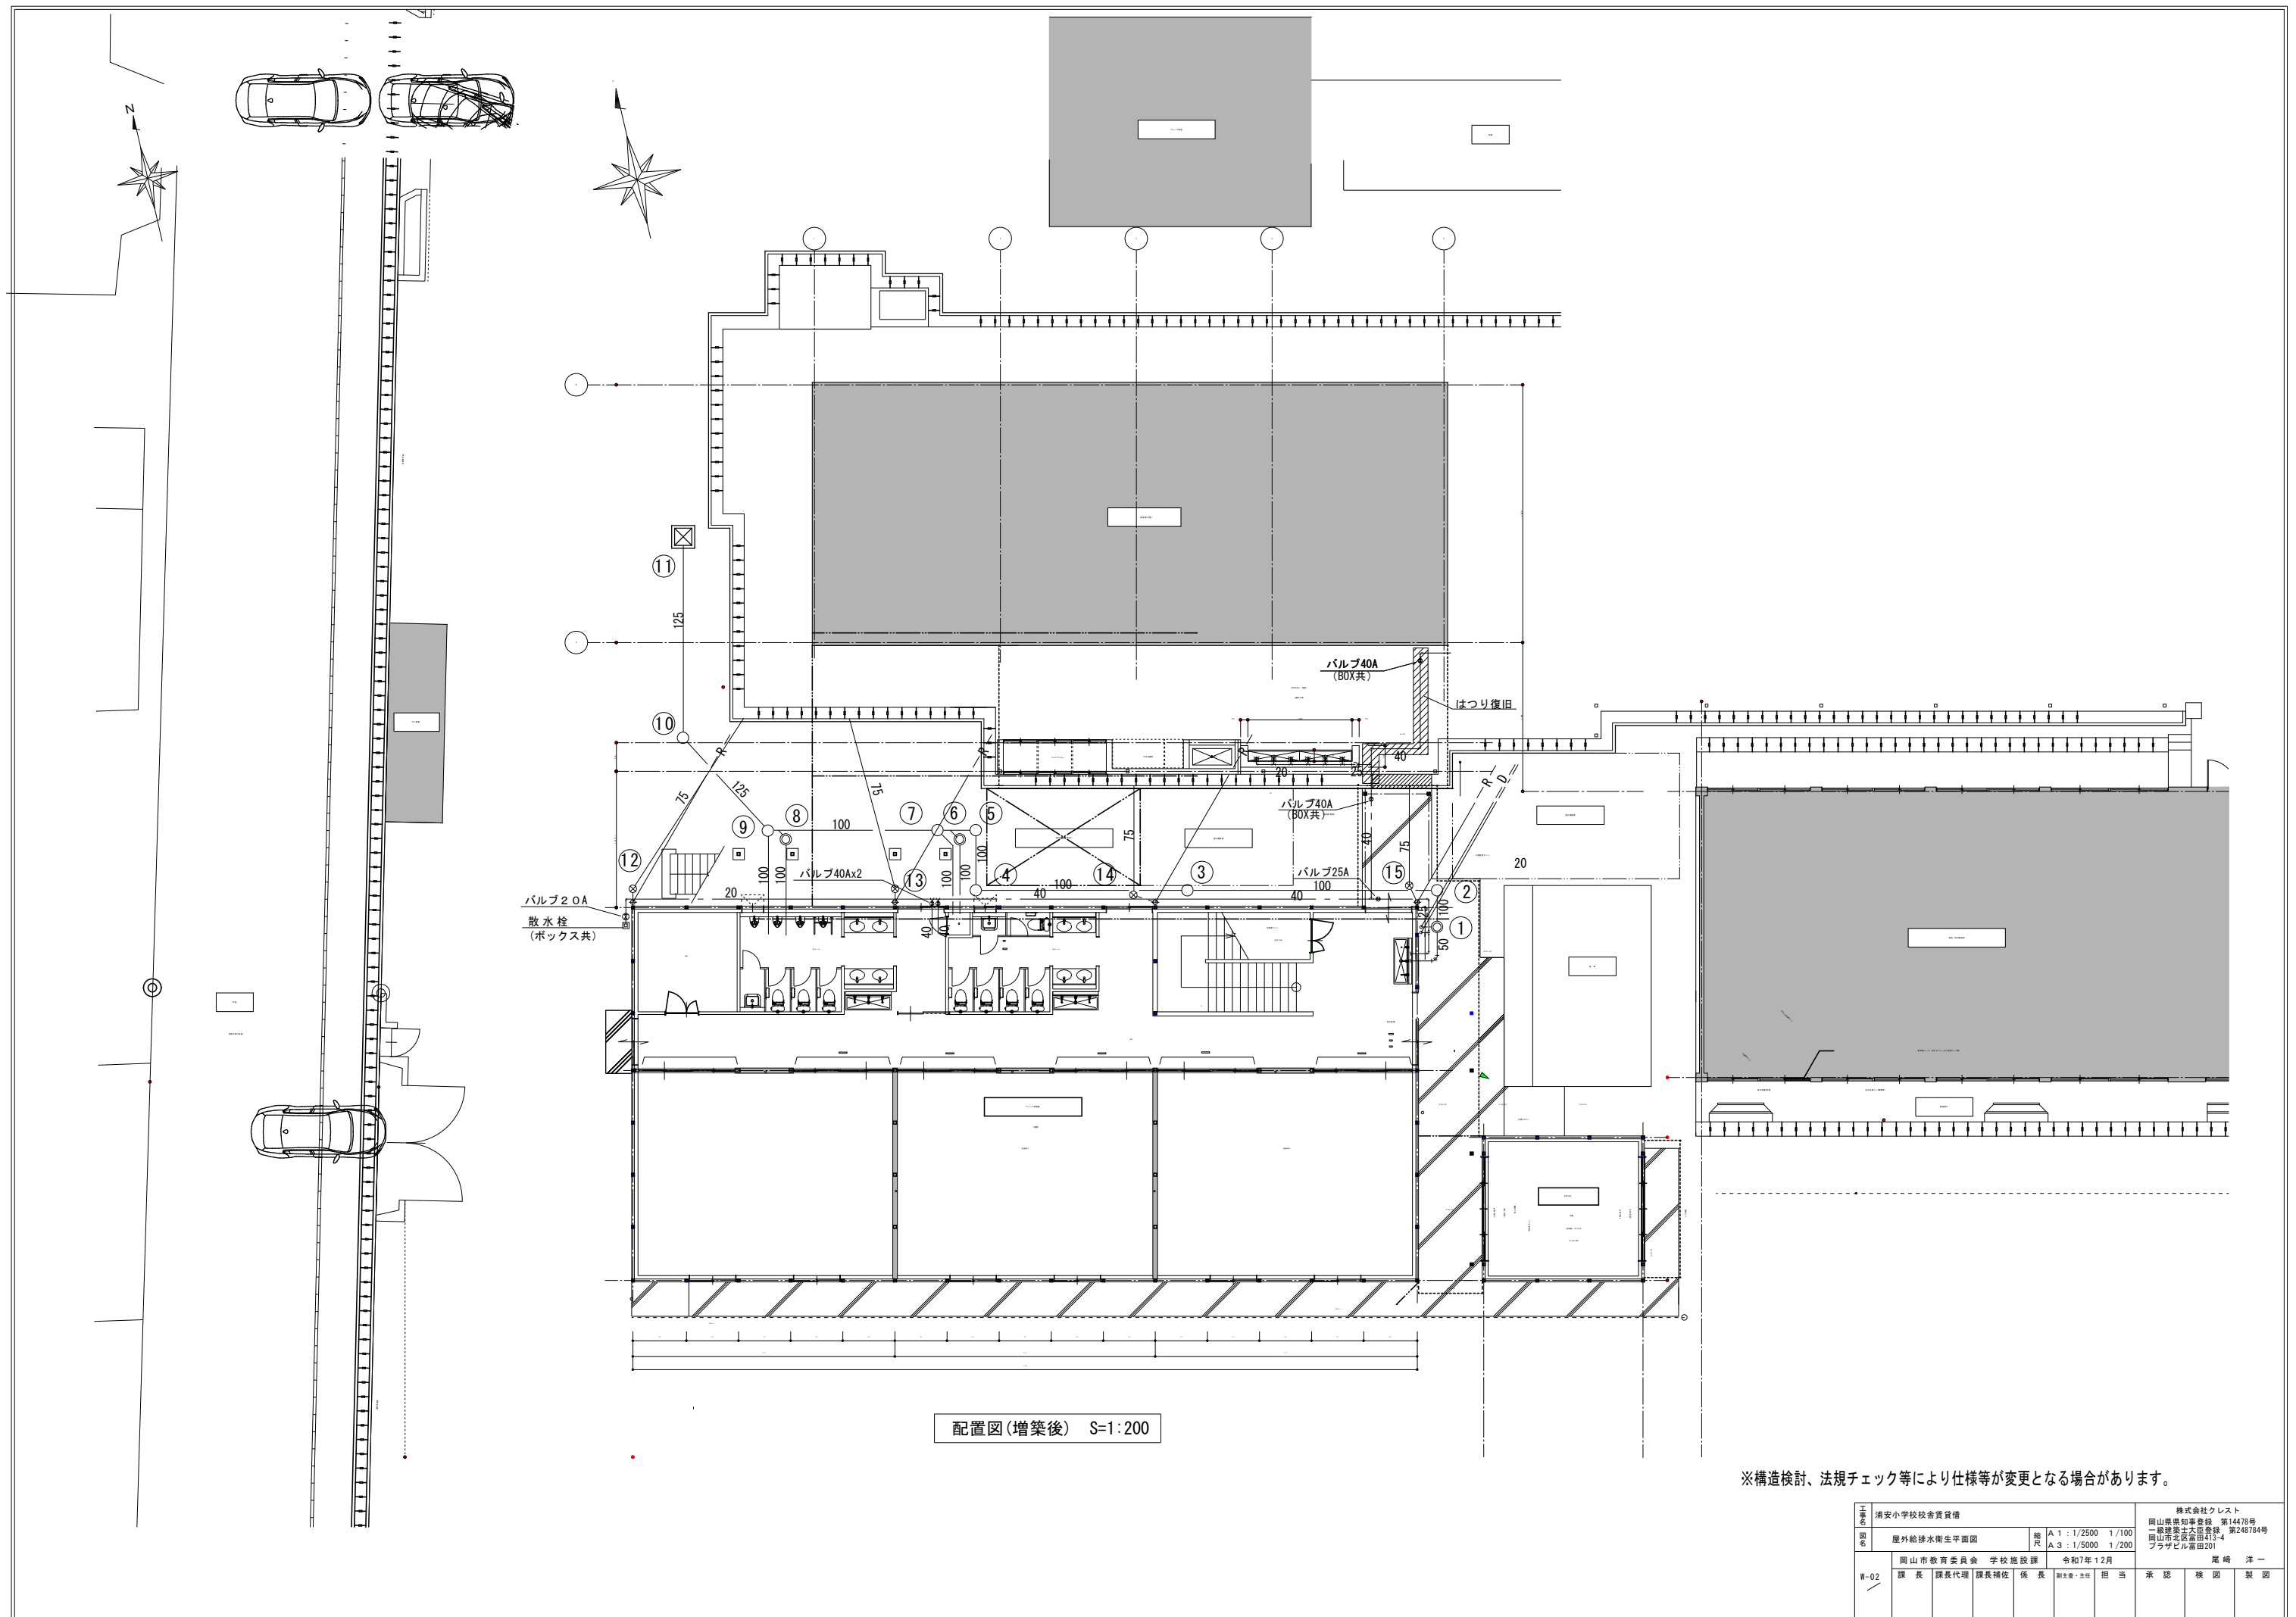


配置図(増築後) S=1:200

※構造検討、法規チェック等により仕様等が変更となる場合があります。

工程 図名	浦安小学校校舎賃貸借		株式会社クレスト	
	屋外給排水衛生平面図		岡山県知事登録 第14478号 一級建築士大倉貴雄 岡山市北区富田413-4 プラザビル富田201	
W-02	図尺	A 1 : 1/2500 1/100 A 3 : 1/5000 1/200	図主	尾崎 洋一
	課長	課長代理	課長補佐	係長
			担当	承認
			検図	製図

 水上
水下

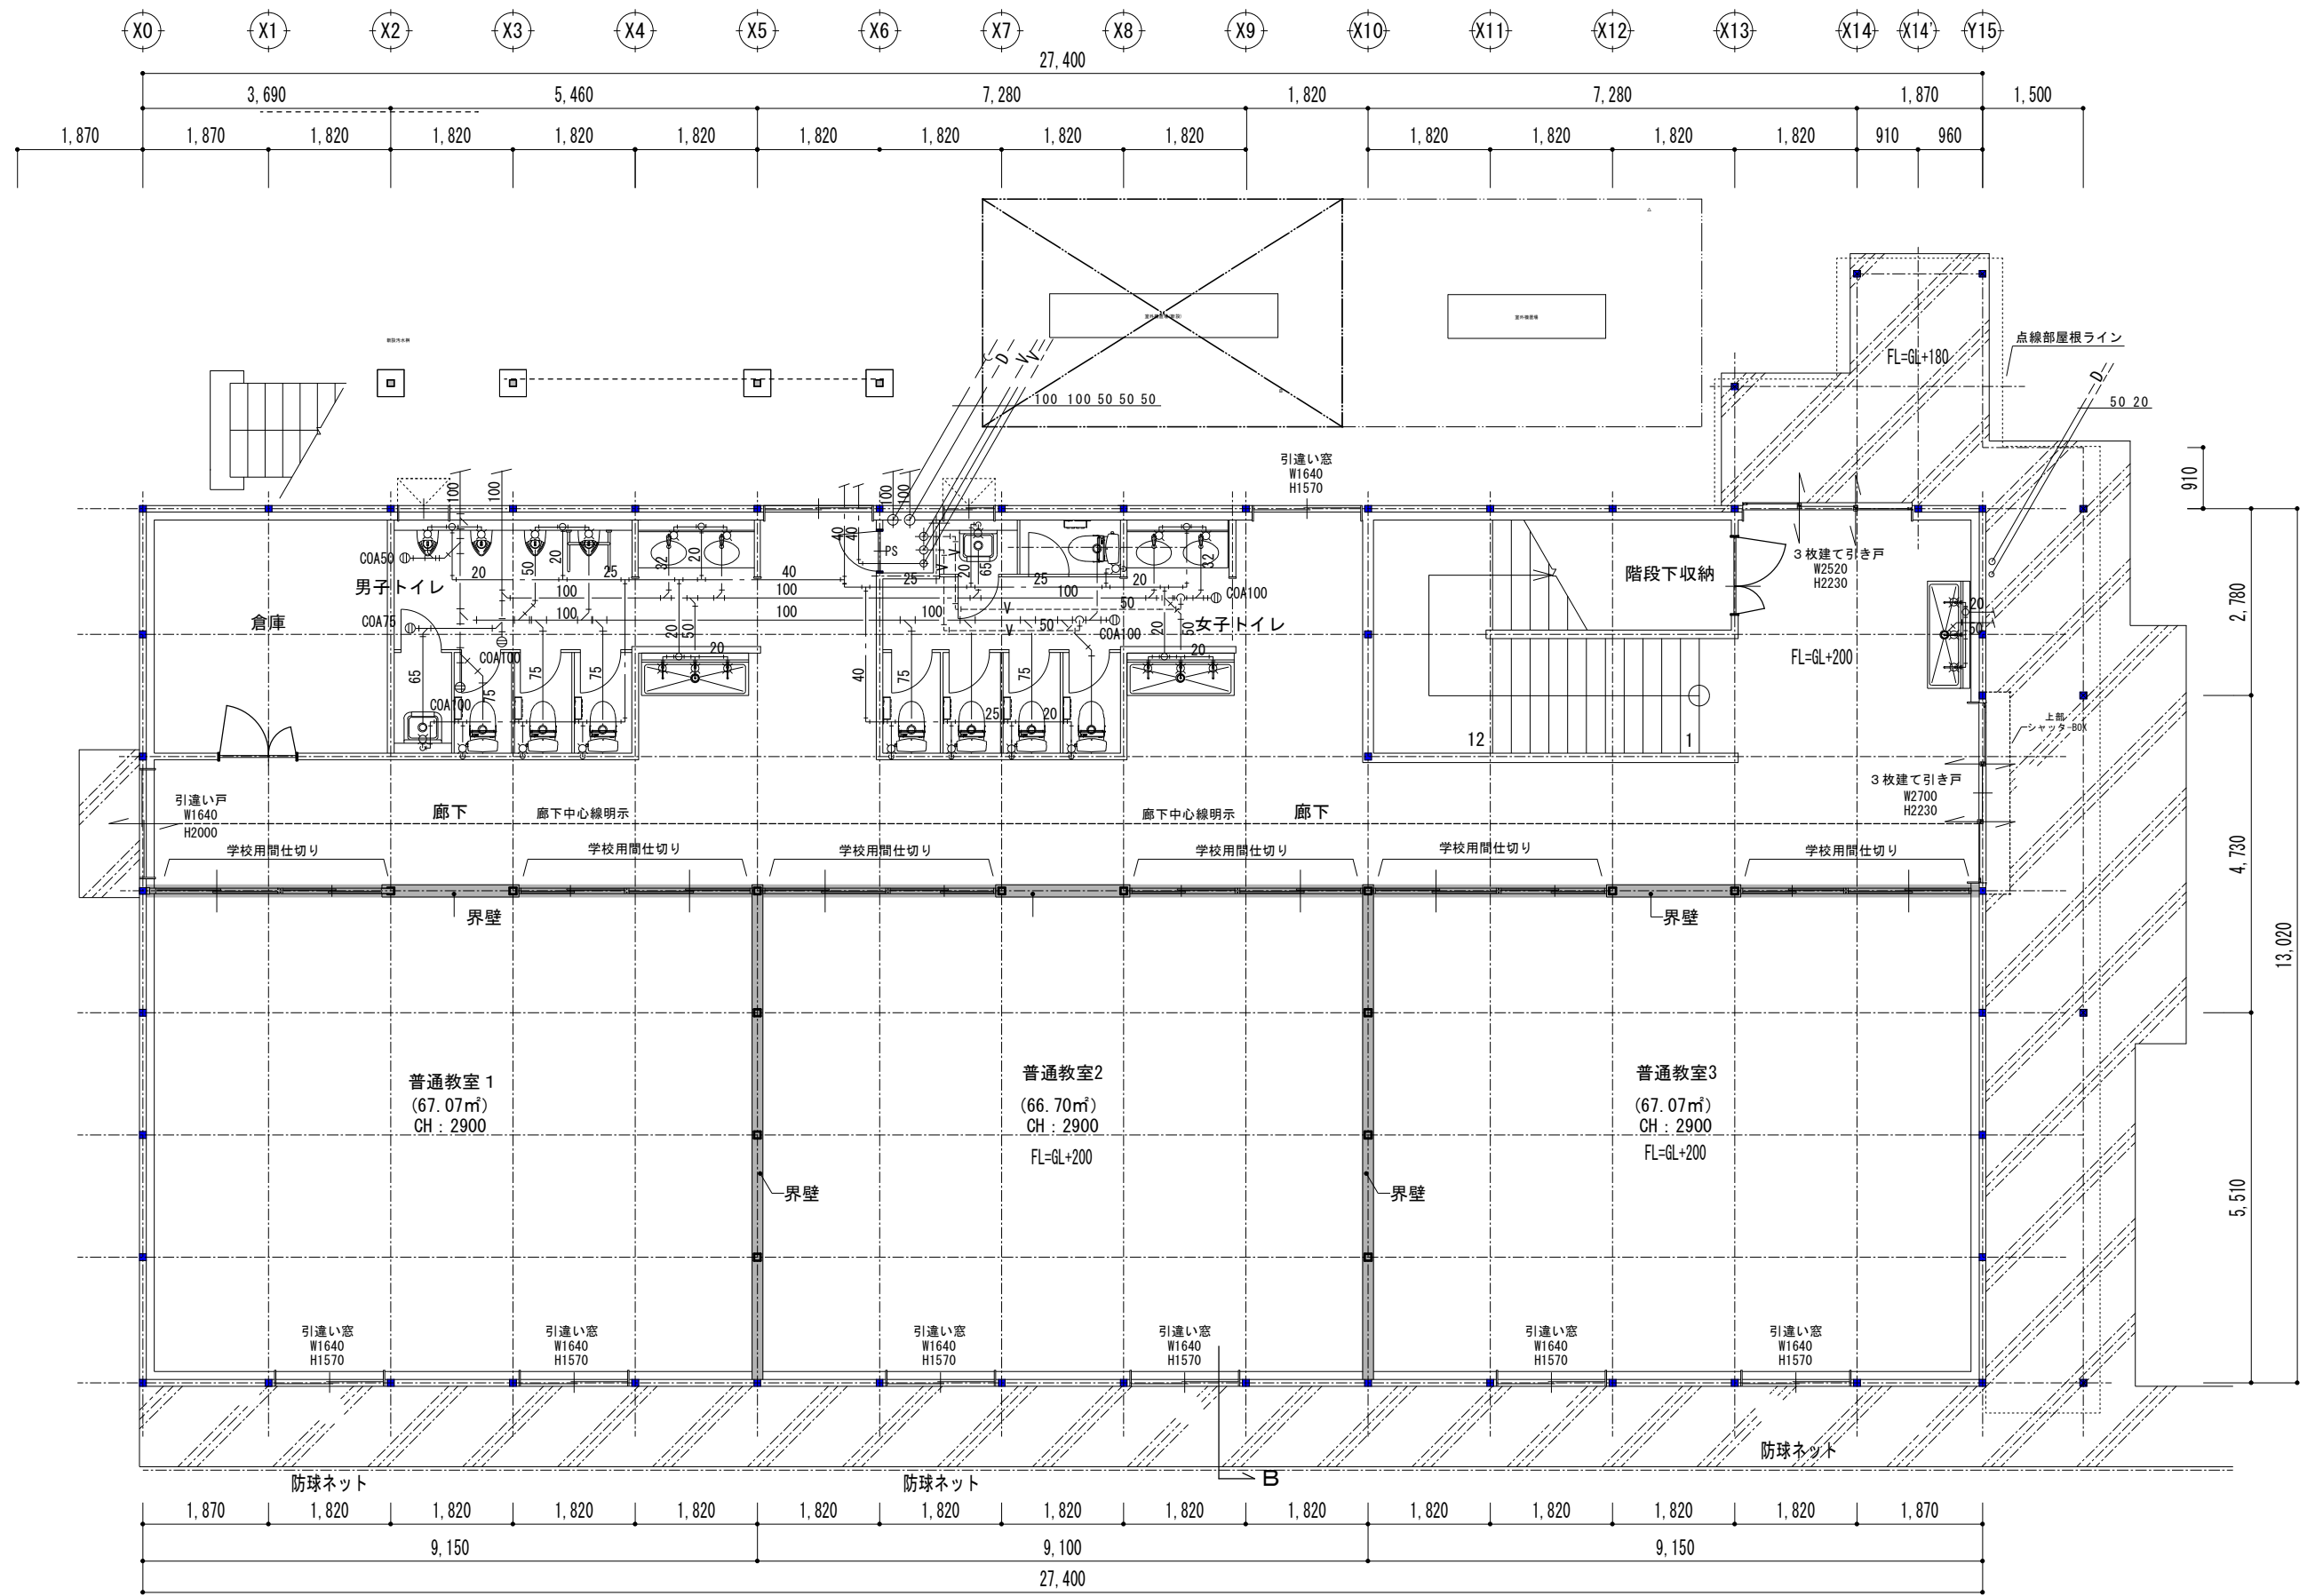


⊗ : 壁ブレースを表す

1階平面図 1/100

※構造検討、法規チェック等により仕様等が変更となる場合があります。

工事名	市立浦安小学校校舎資質		株式会社クレスト
種別	給排水衛生平面図 1階		岡山県建築士会 第14478号 一級建築士大正登録 第248784号 岡山県北広島支店 413-4 フラザビル富田201
図名	給排水衛生平面図 1階	縮尺	A 1 : 1/50 A 3 : 1/100
図番	W-03	設計者	岡山県教育委員会 学校施設課 課長 課長代理 課長補佐 係長 副主査 主任 担当
年月	令和7年12月	承認者	尾崎 洋一
備考		承認	検査 製図

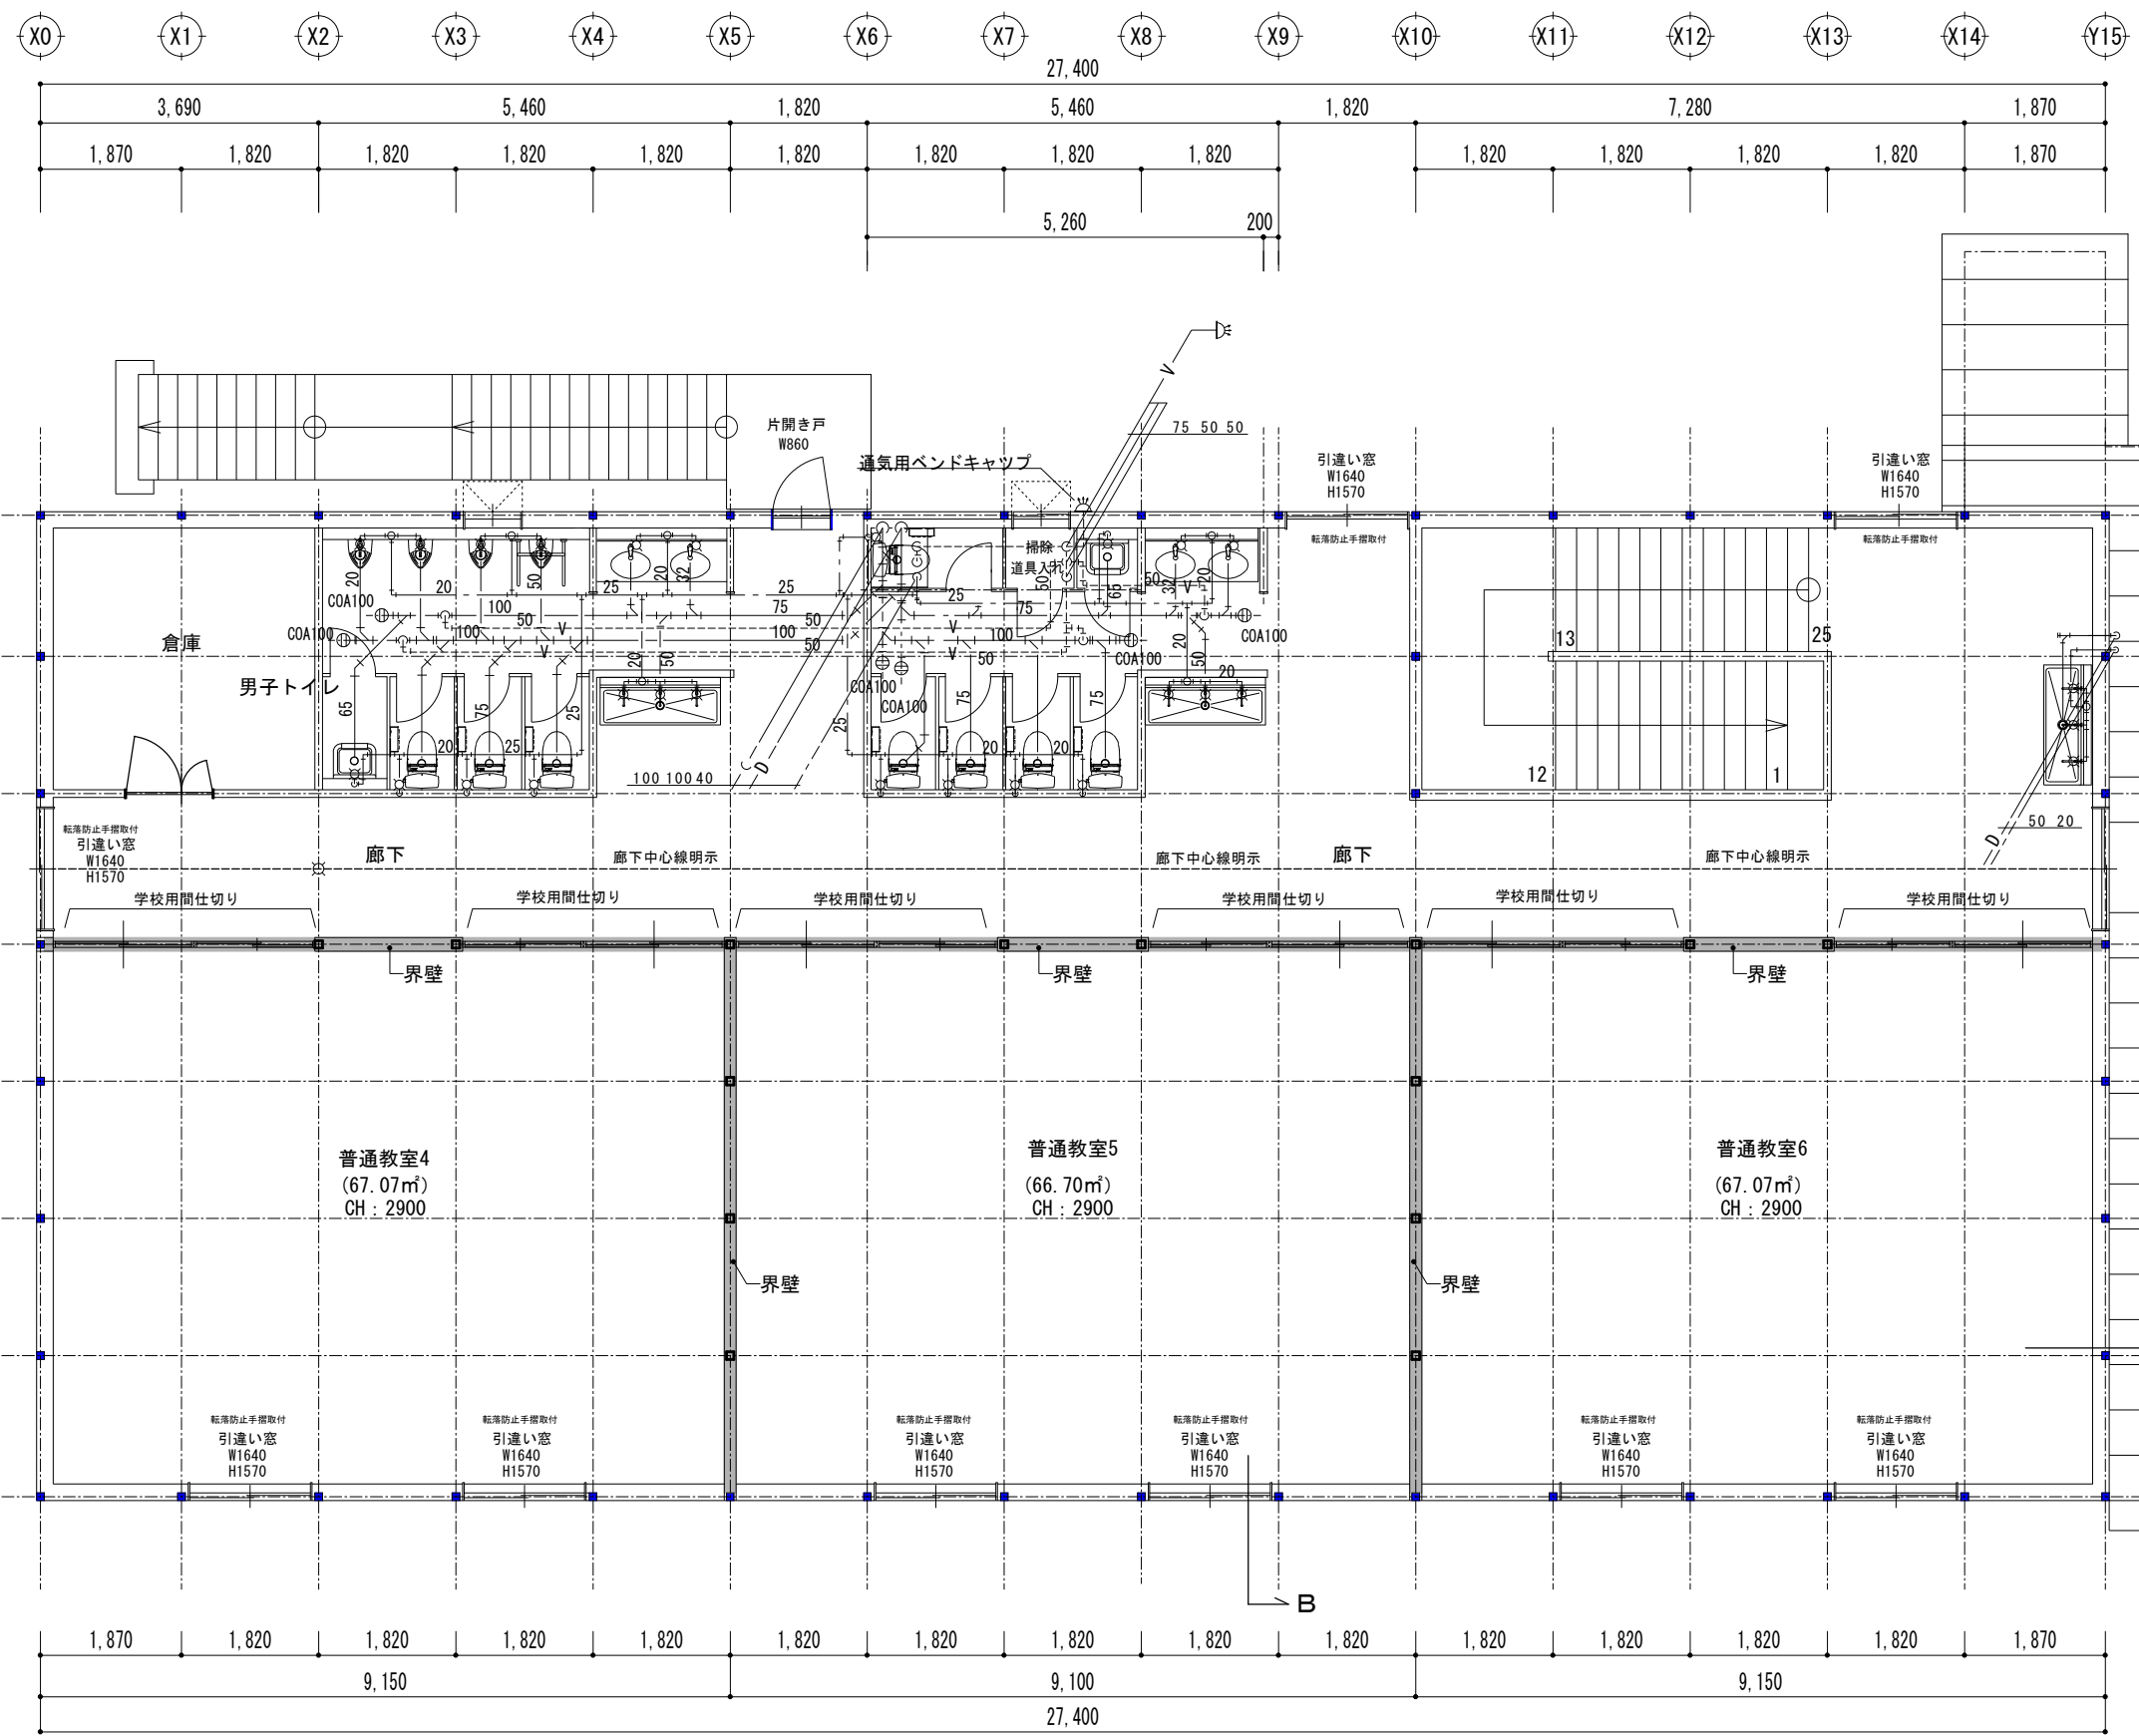

2階平面図 1/100

⊗ : 壁プレースを表す

※構造検討、法規チェック等により仕様等が変更となる場合があります。

工事名	市立浦安小学校校舎資質			株式会社クレスト
図名	給排水衛生平面図2階			岡山県建築士登録 第14478号 一級建築士大臣登録 第248784号 岡山県北広島市413-4 フラザビル富田201
縮尺	A 1 : 1/50	図主	令和7年12月	尾崎 洋一
縮尺	A 3 : 1/100	図主	岡山県教育委員会 学校施設課	課長 課長代理 課長補佐 係長 副主査 主任 担当 承認 検図 製図
W-04				

換気量計算書


室名	床面積 (m ²)	天井高 (m)	気積 (m ³)	換気種別	給気機による給気量	換気機による換気量	換気回数	備考
1階 普通教室(1)	66.25	2.900	192.20	第3種	自然換気	525.2	2.73	
1階 普通教室(2)	66.25	2.900	192.20	第3種	自然換気	503.4	2.61	
1階 普通教室(3)	66.25	2.900	192.20	第3種	自然換気	503.0	2.61	
2階 普通教室(1)	66.25	2.900	192.20	第3種	自然換気	524.3	2.72	
2階 普通教室(2)	66.25	2.900	192.20	第3種	自然換気	502.9	2.61	
2階 普通教室(3)	66.25	2.900	192.20	第3種	自然換気	503.7	2.62	
合計	397.50		1153.20					

換気量計算書 換気方式

室名	床面積 (m ²)	天井高 (m)	気積 (m ³)	①24時間換気による必要換気量		②占有面積による必要換気量		③換気回数による必要換気量		選択換気方式			給気側			換気側			判定 A ≤ B A ≤ C					
				換気回数 (回/h)	必要換気量 (m ³ /h)	一人当たり占有面積 (m ² /h)	必要換気量 (m ³ /h)	換気回数 (回/h)	必要換気量 (m ³ /h)	①	②	③	A 必要換気量 (m ³ /h)	B 設計換気量 (m ³ /h)	換気回数 (回/h)	給気機器	台数	給気量 (m ³ /h)		C 設計換気量 (m ³ /h)	換気回数 (回/h)	換気機器	台数	換気量
1階 普通教室(1)	66.25	2.900	192.20	0.50	96.10	—	—	—	—	●			96.10	—	—	P-18GLF6(給気)	2	—	525.2	2.73	VD-23ZLX13-CS	2	525.2	○
1階 普通教室(2)	66.25	2.900	192.20	0.50	96.10	—	—	—	—	●			96.10	—	—	P-18GLF6(給気)	2	—	503.4	2.61	VD-23ZLX13-CS	2	503.4	○
1階 普通教室(3)	66.25	2.900	192.20	0.50	96.10	—	—	—	—	●			96.10	—	—	P-18GLF6(給気)	2	—	503.0	2.61	VD-23ZLX13-CS	2	503.0	○
2階 普通教室(1)	66.25	2.900	192.20	0.50	96.10	—	—	—	—	●			96.10	—	—	P-18GLF6(給気)	2	—	524.3	2.72	VD-23ZLX13-CS	2	524.3	○
2階 普通教室(2)	66.25	2.900	192.20	0.50	96.10	—	—	—	—	●			96.10	—	—	P-18GLF6(給気)	2	—	502.0	2.61	VD-23ZLX13-CS	2	502.9	○
2階 普通教室(3)	66.25	2.900	192.20	0.50	96.10	—	—	—	—	●			96.10	—	—	P-18GLF6(給気)	2	—	503.7	2.62	VD-23ZLX13-CS	2	503.7	○
合計	397.50		1153.20		576.60								576.60						3062.5	2.65			3062.5	

換気量計算書

室名	選定換気機器	選定ノッチ	給排気	設計換気量 (m ³ /h)	給気量または排気量 (m ³ /h)	台数	D 機外圧 (Pa)	E 圧力損失 (Pa)	判定 E ≤ D
1階 普通教室(1)	VD-23ZLX13-CS	24hr	排気	262.6	262.6	1	19.3	19.2	○
1階 普通教室(1)	VD-23ZLX13-CS	24hr	排気	262.6	262.6	1	19.3	19.2	○
1階 普通教室(2)	VD-23ZLX13-CS	24hr	排気	241.7	241.7	1	28.3	28.2	○
1階 普通教室(2)	VD-23ZLX13-CS	24hr	排気	261.7	261.7	1	19.7	19.6	○
1階 普通教室(3)	VD-23ZLX13-CS	24hr	排気	541.3	241.3	1	28.5	28.4	○
1階 普通教室(3)	VD-23ZLX13-CS	24hr	排気	261.7	261.7	1	19.7	19.6	○
2階 普通教室(1)	VD-23ZLX13-CS	24hr	排気	261.9	261.9	1	19.6	19.4	○
2階 普通教室(1)	VD-23ZLX13-CS	24hr	排気	262.4	262.4	1	19.4	19.3	○
2階 普通教室(2)	VD-23ZLX13-CS	24hr	排気	241.0	241.0	1	28.6	28.5	○
2階 普通教室(2)	VD-23ZLX13-CS	24hr	排気	261.9	261.9	1	19.6	19.4	○
2階 普通教室(3)	VD-23ZLX13-CS	24hr	排気	241.3	241.3	1	28.5	28.4	○
2階 普通教室(3)	VD-23ZLX13-CS	24hr	排気	262.4	262.4	1	19.4	19.3	○

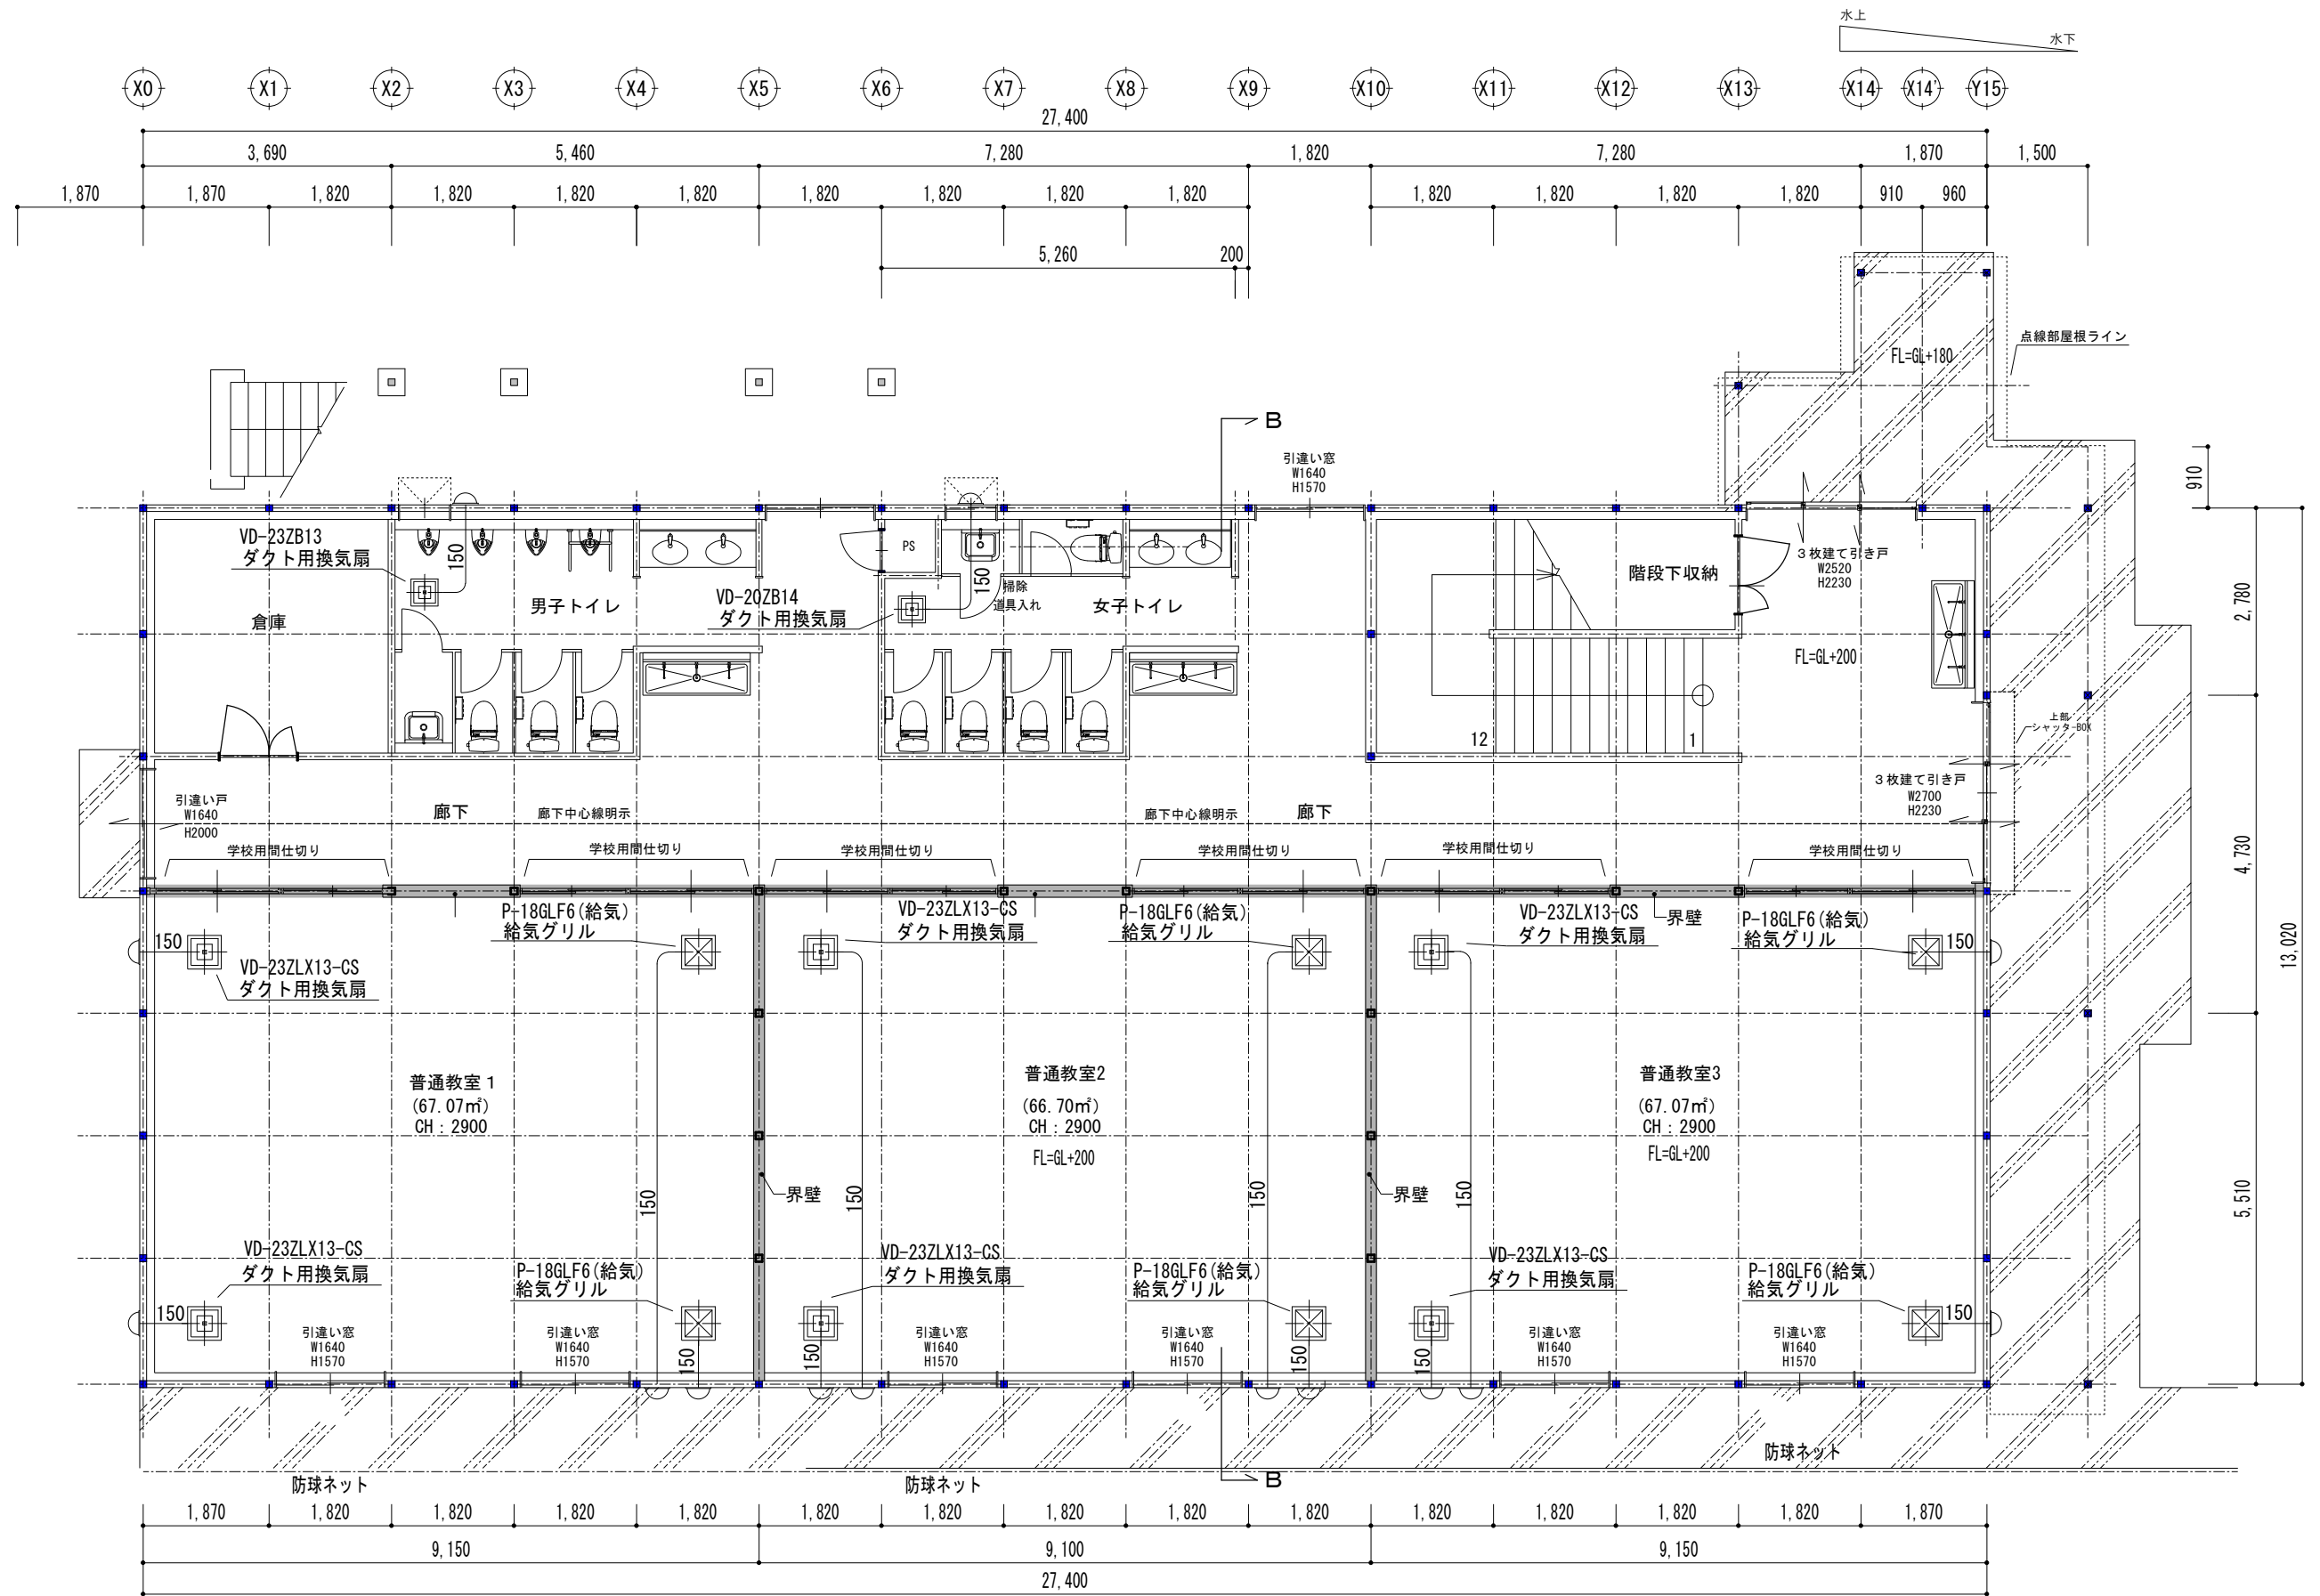


⊗ : 壁ブレースを表す

1階平面図 1/100

※構造検討、法規チェック等により仕様等が変更となる場合があります。

工務店 市立浦安小学校校舎資質	種別 換気平面図 1階	縮尺 A 1 : 1/50 A 3 : 1/100	設計者 株式会社クレスト 岡山県倉敷市倉敷 第14478号 一級建築士大臣登録 第248784号 岡山市北区富田413-4 フラザビル富田201
発注者 岡山市教育委員会 学校施設課	令和7年12月	担当者 尾崎 洋一	承認者 尾崎 洋一
課長 課長代理 課長補佐 係長 副係長 主任	承認 検印 製図		

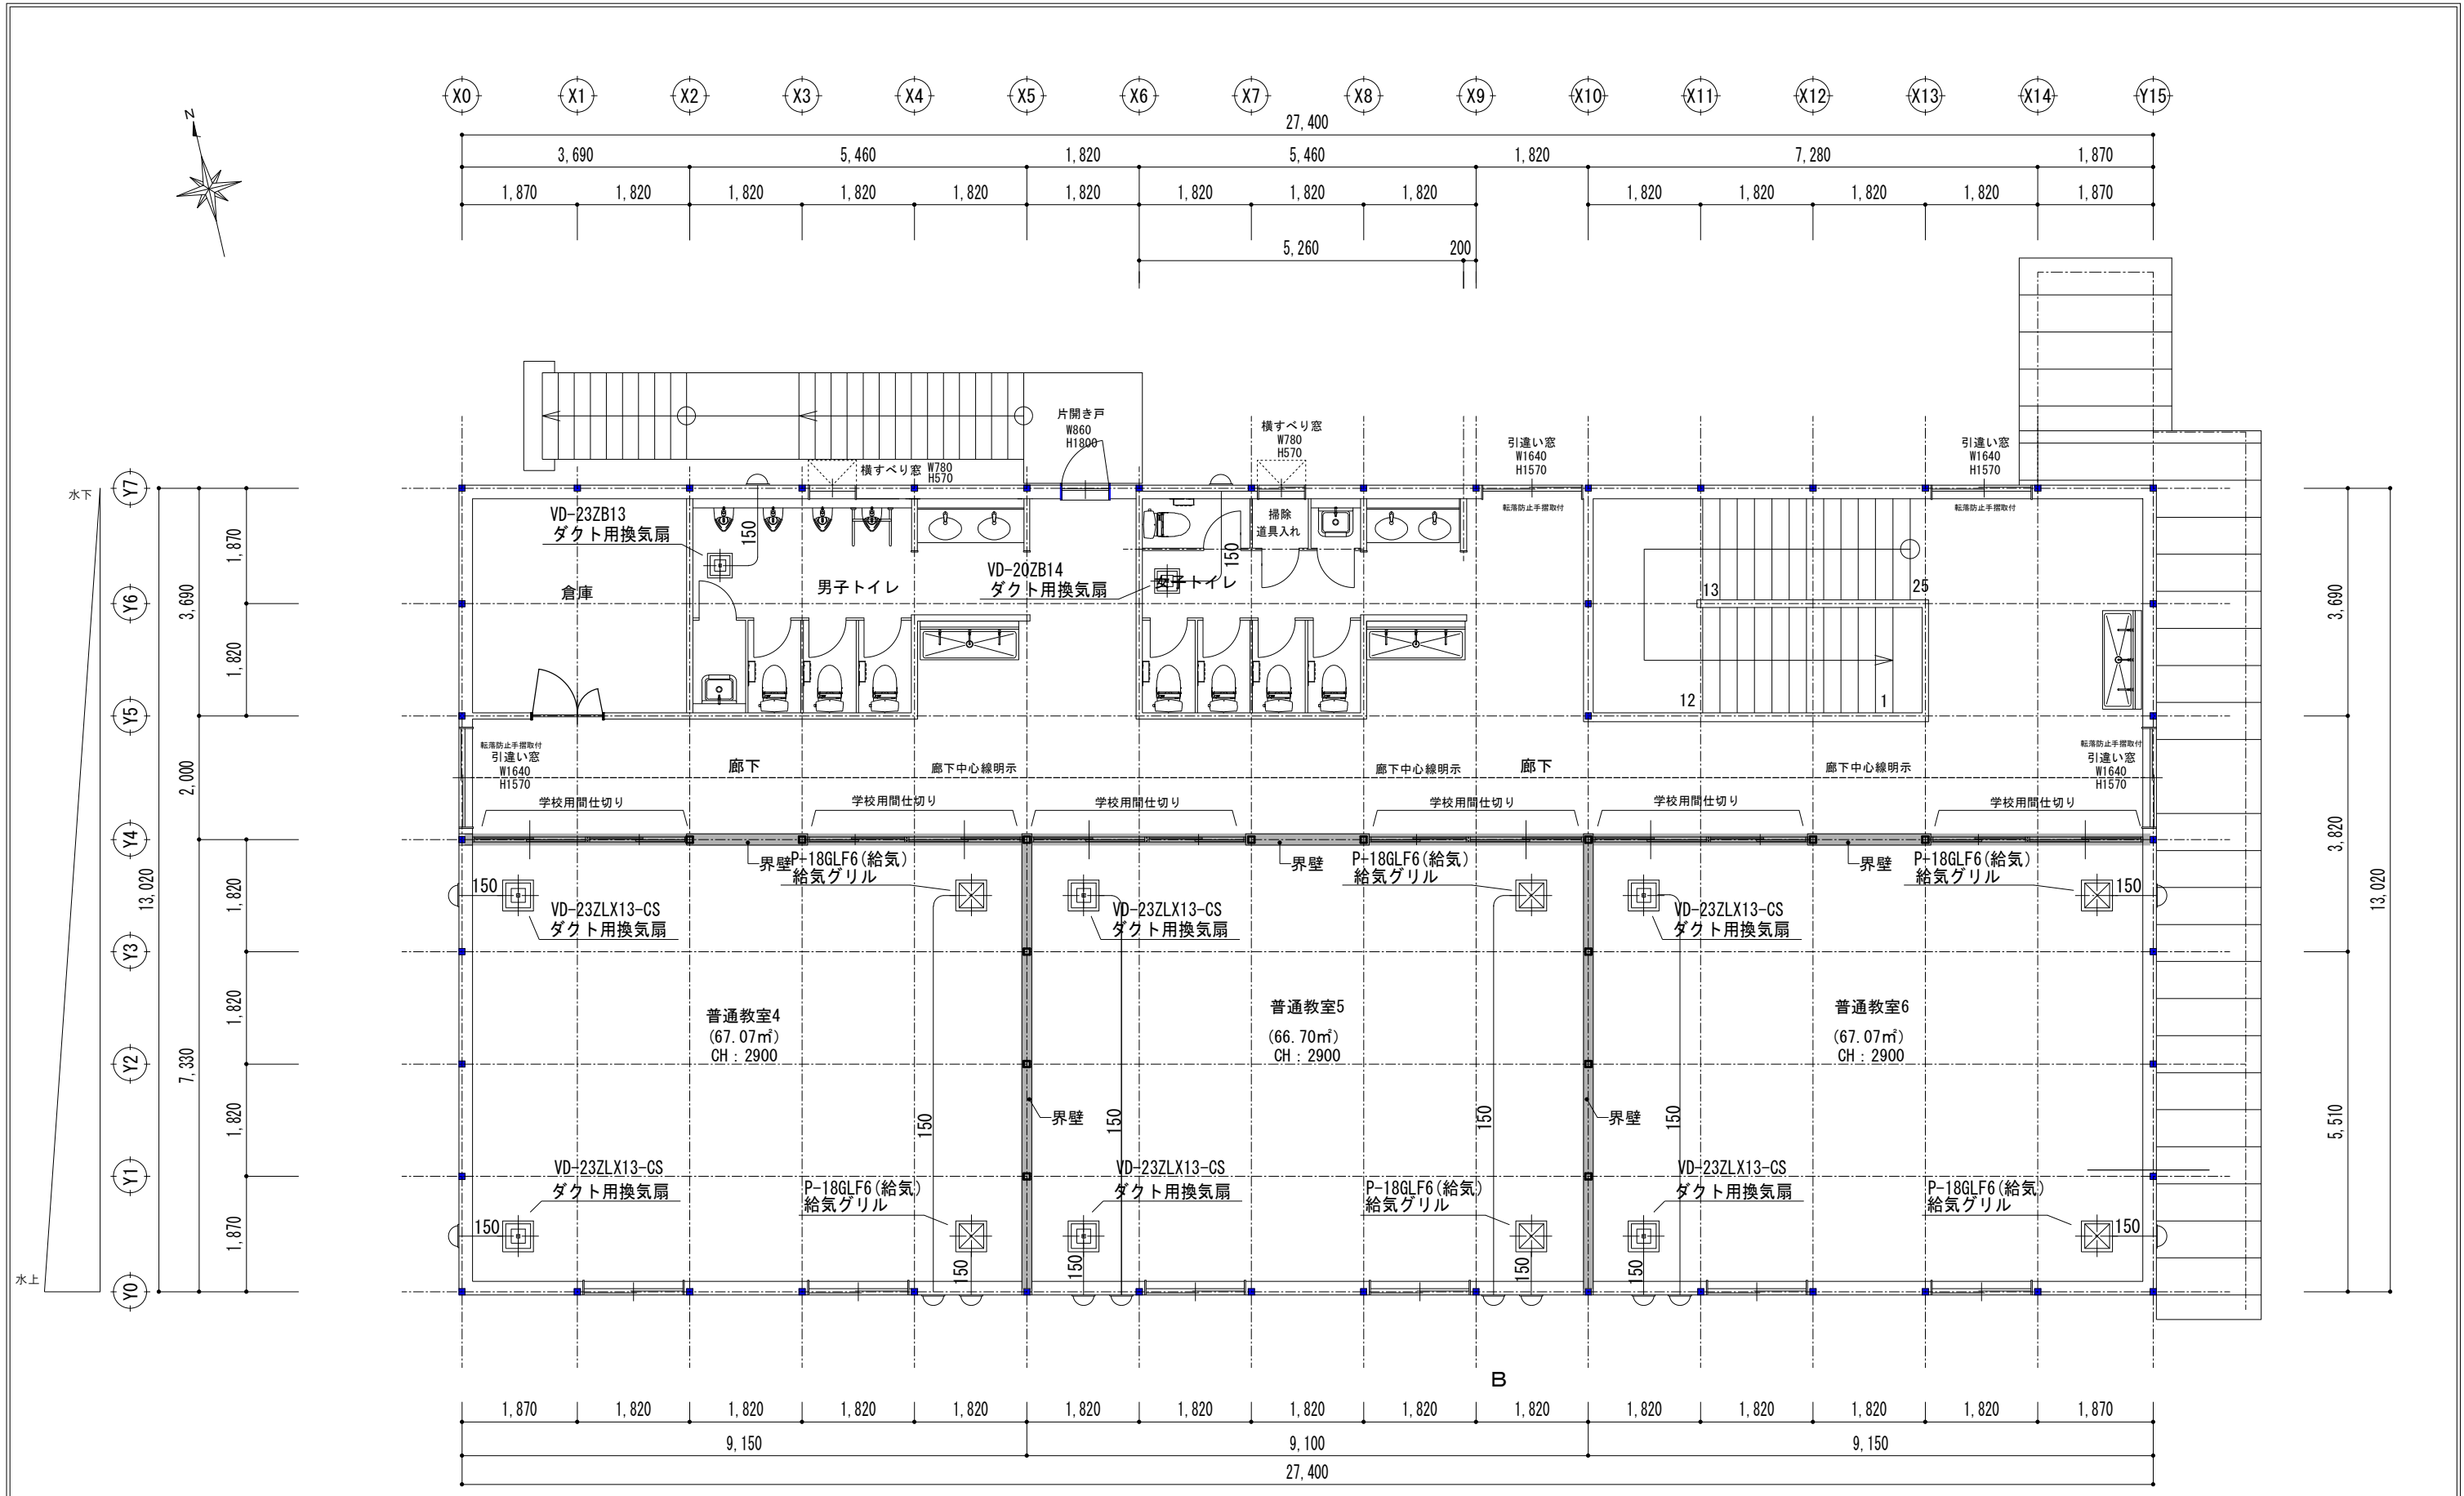

2階平面図 1/100

⊗ : 壁ブレースを表す

※構造検討、法規チェック等により仕様等が変更となる場合があります。

市立浦安小学校校舎資質向上 換気平面図2階 図号 W-07	図尺 A 1 : 1/50 A 3 : 1/100 令和7年12月	株式会社クエスト 岡山県知事賞 第14470号 一級建築士事務所 岡山市北区富田413-4 フラザビル富田201
岡山市教育委員会 学校施設課 課長 課長代理 課長補佐 係長	尾崎 洋一	承認 検図 製図