


令和8年度



岡山市御津郷土歴史資料館・ふれあいプラザ高圧受電設備更新修繕

図面リスト		
番号	図面名	縮尺
E-00	表紙・図面リスト・附近見取図	1/1,000
E-01	平面図（改修後）	1/100
E-02	平面図（改修前）	1/100

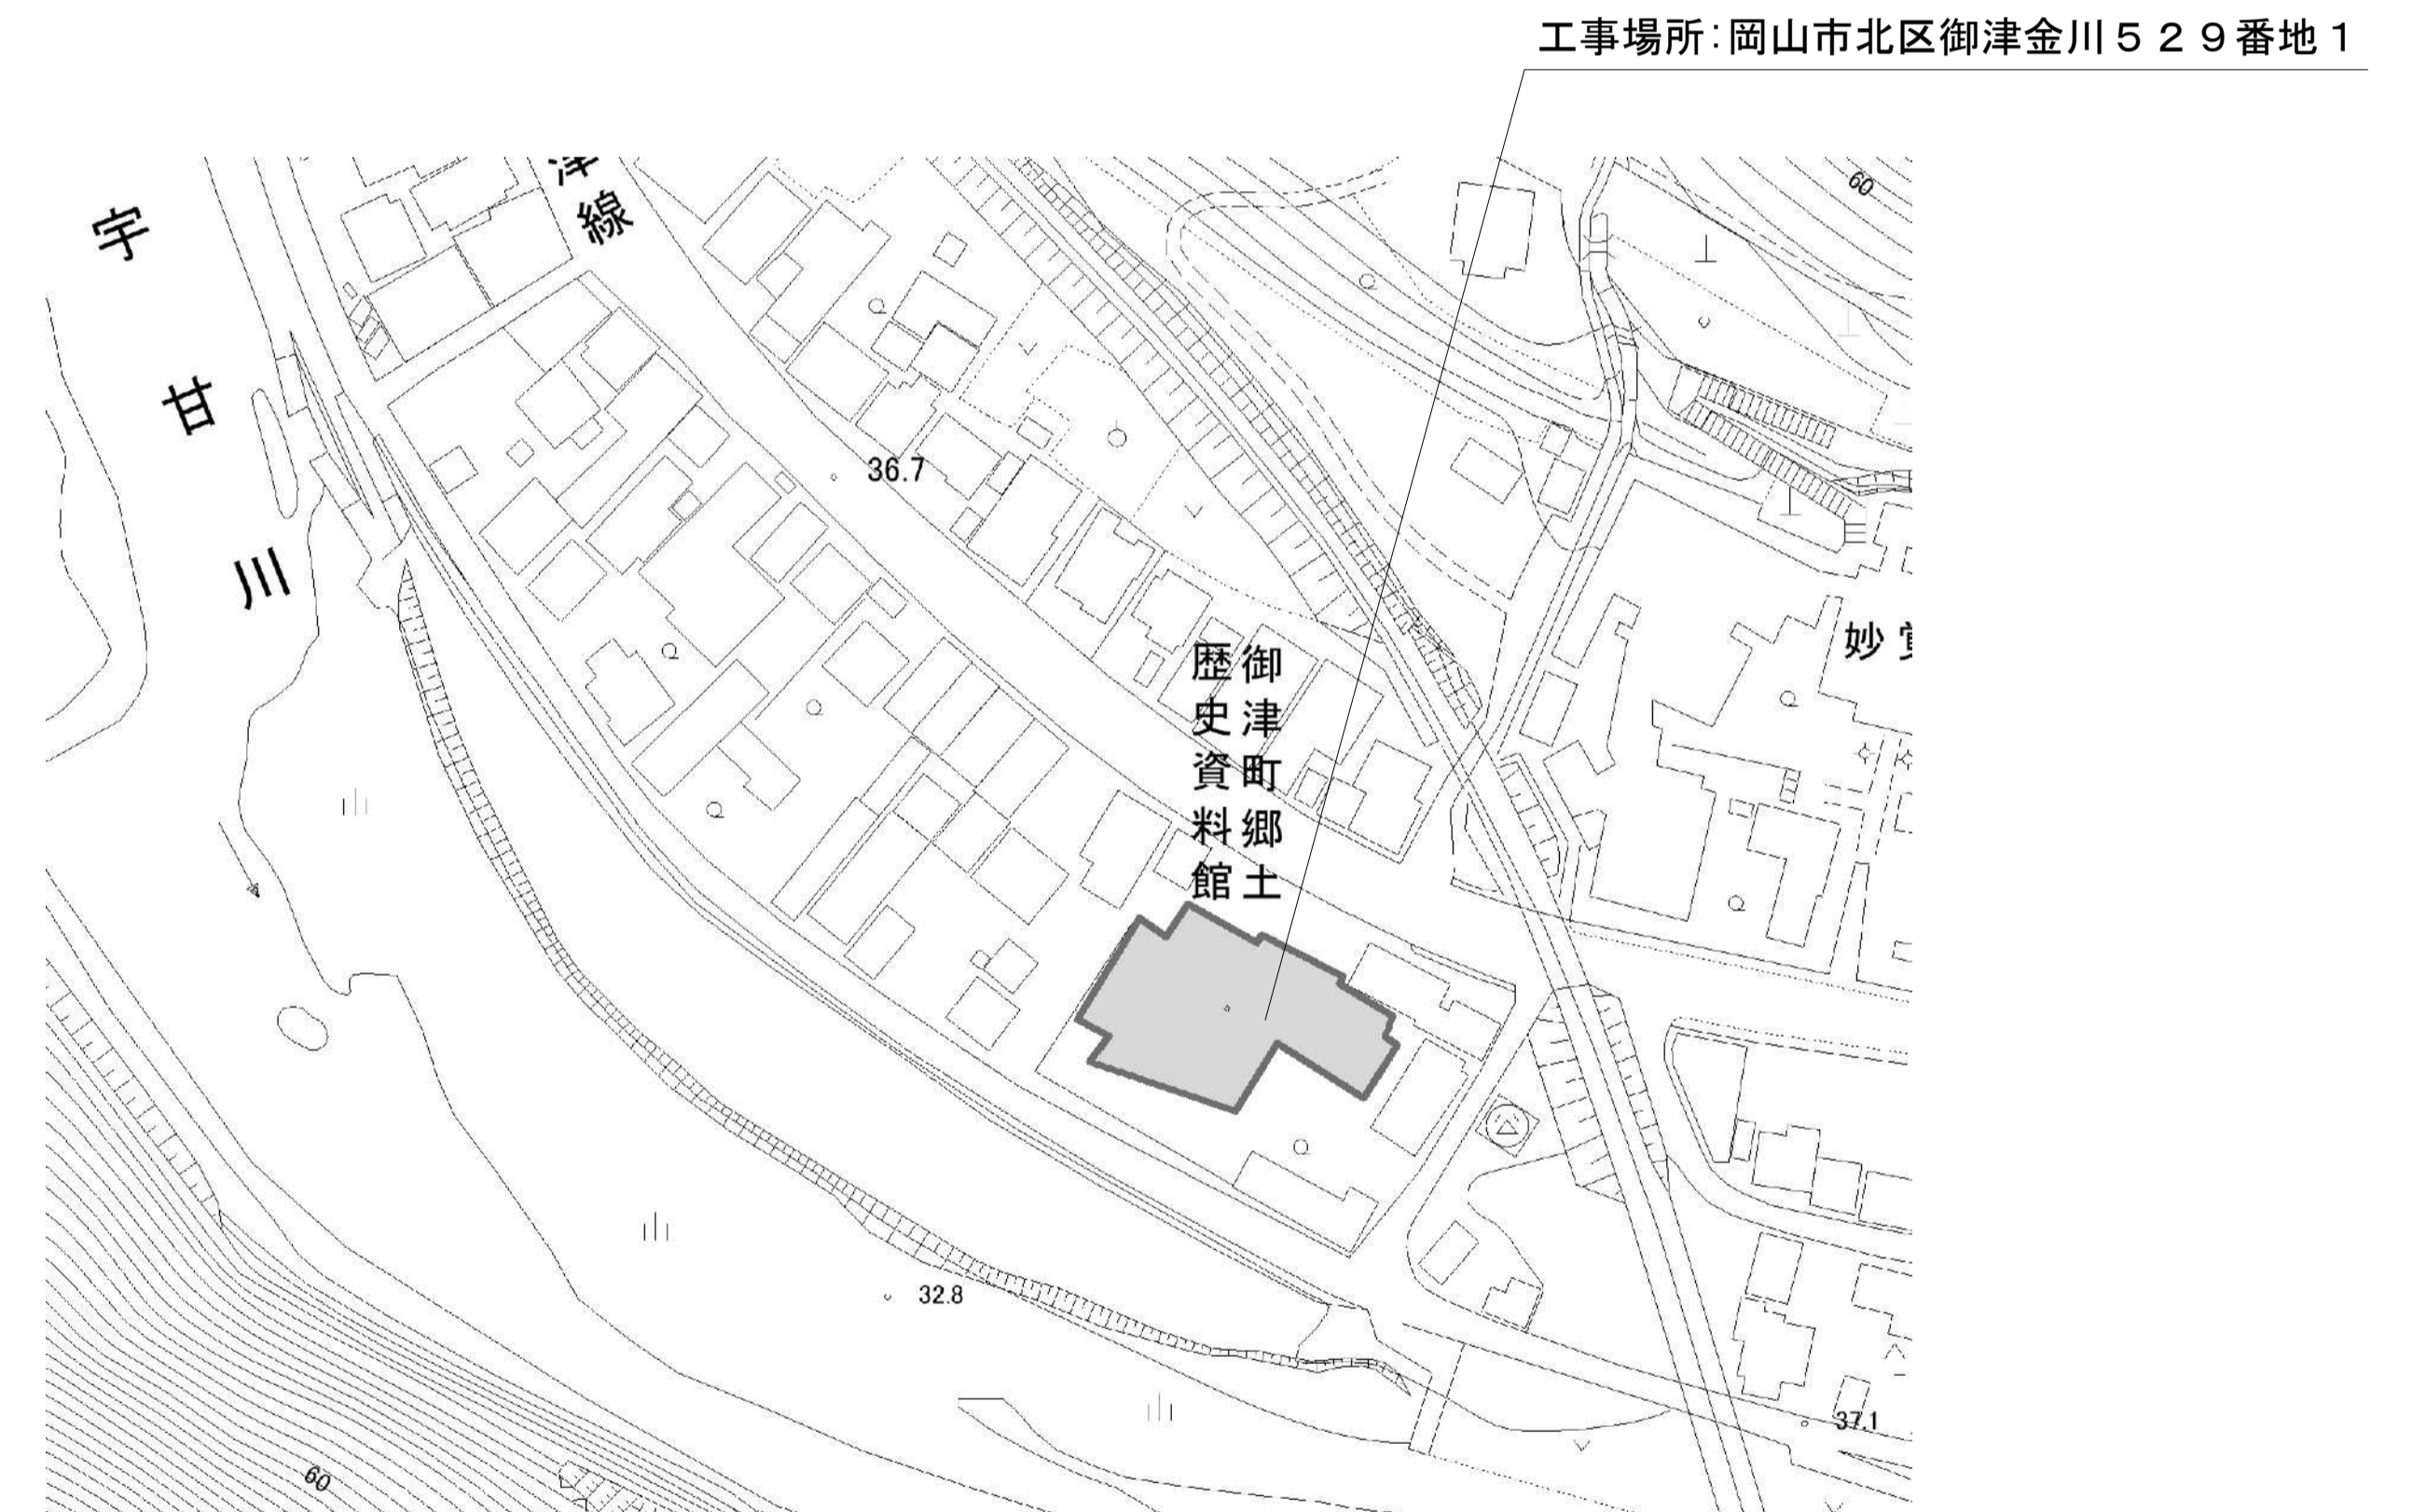


付近見取図 1/1,000

工事名	岡山市御津郷土歴史資料館・ふれあいプラザ高圧受電設備更新修繕						No. E-00
図面名	表紙・図面リスト・付近見取図				縮尺	1/1,000	
岡山市 都市整備局 住宅・建築部						令和8年4月	
課長	担当課長	主幹	課長補佐	係長	副主査・主任	設計担当	
公共建築課							

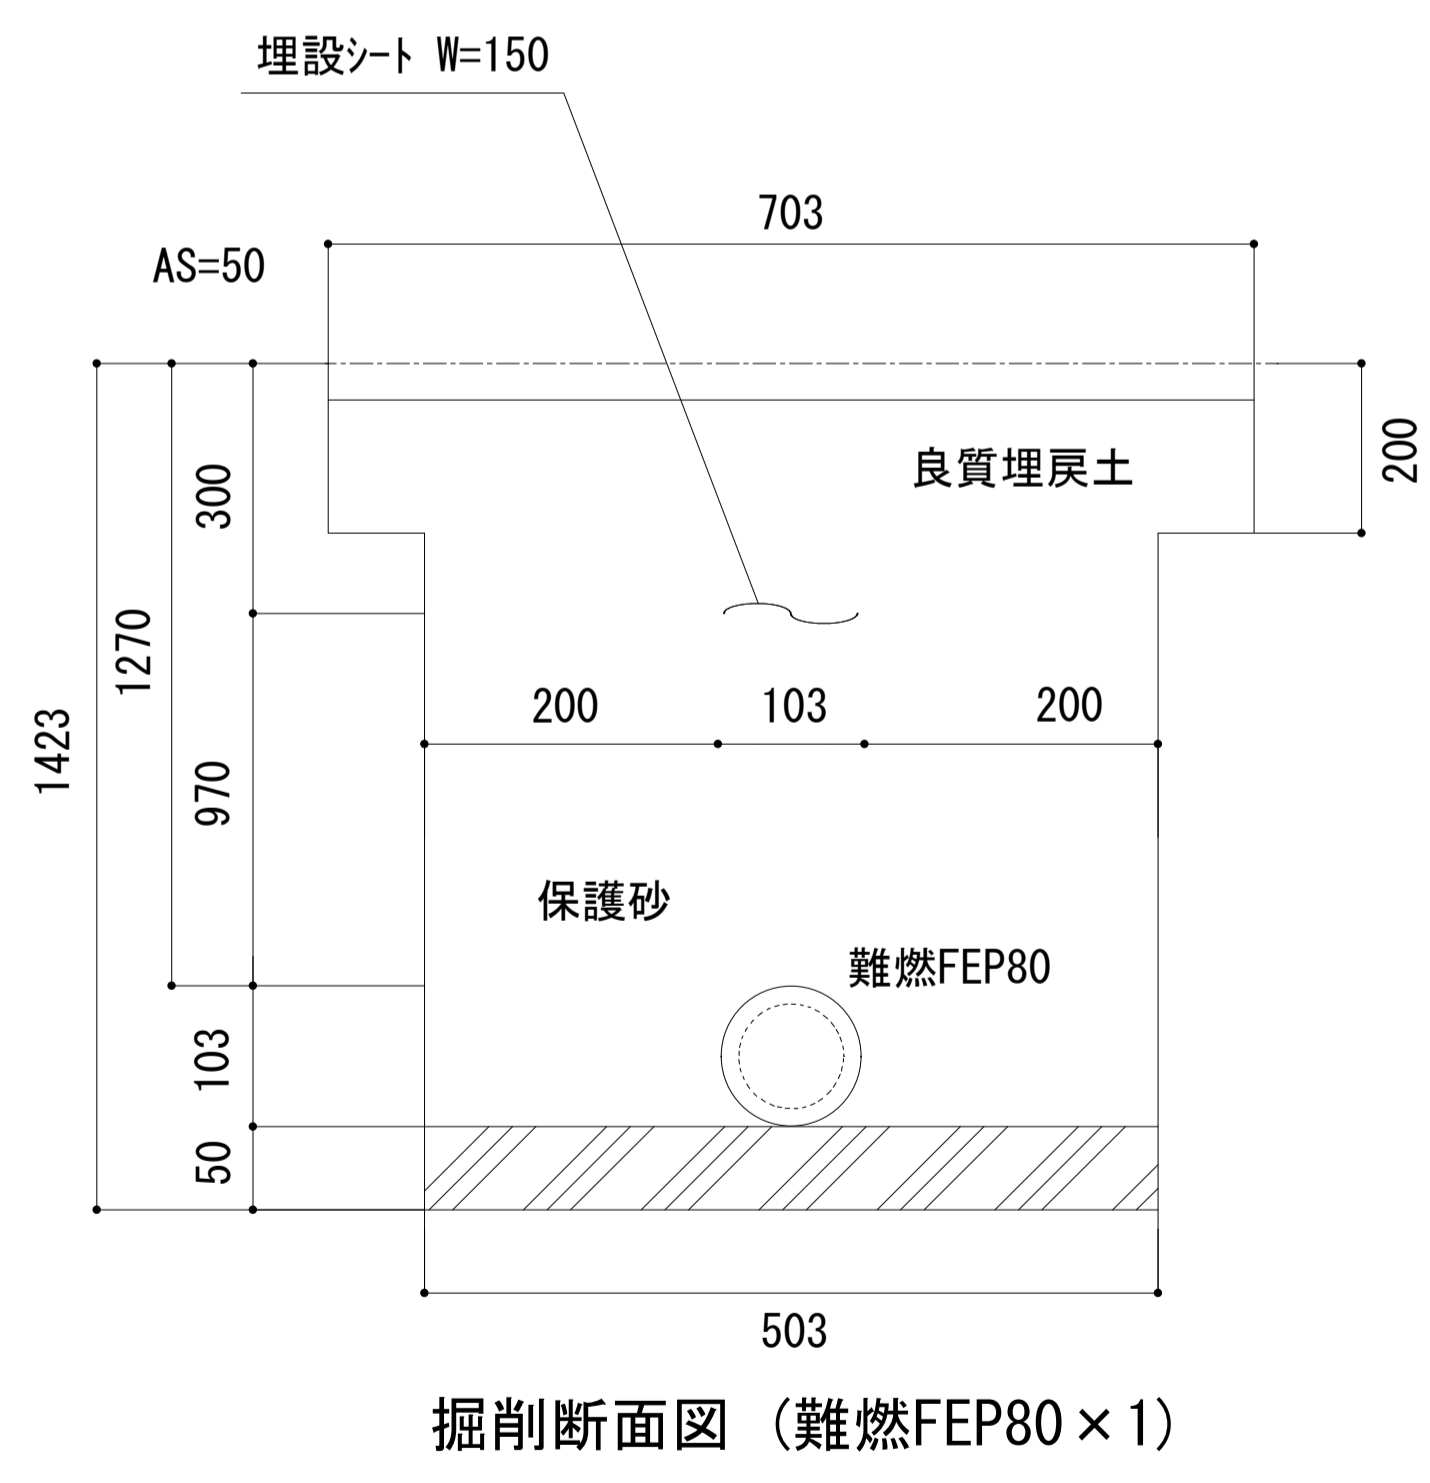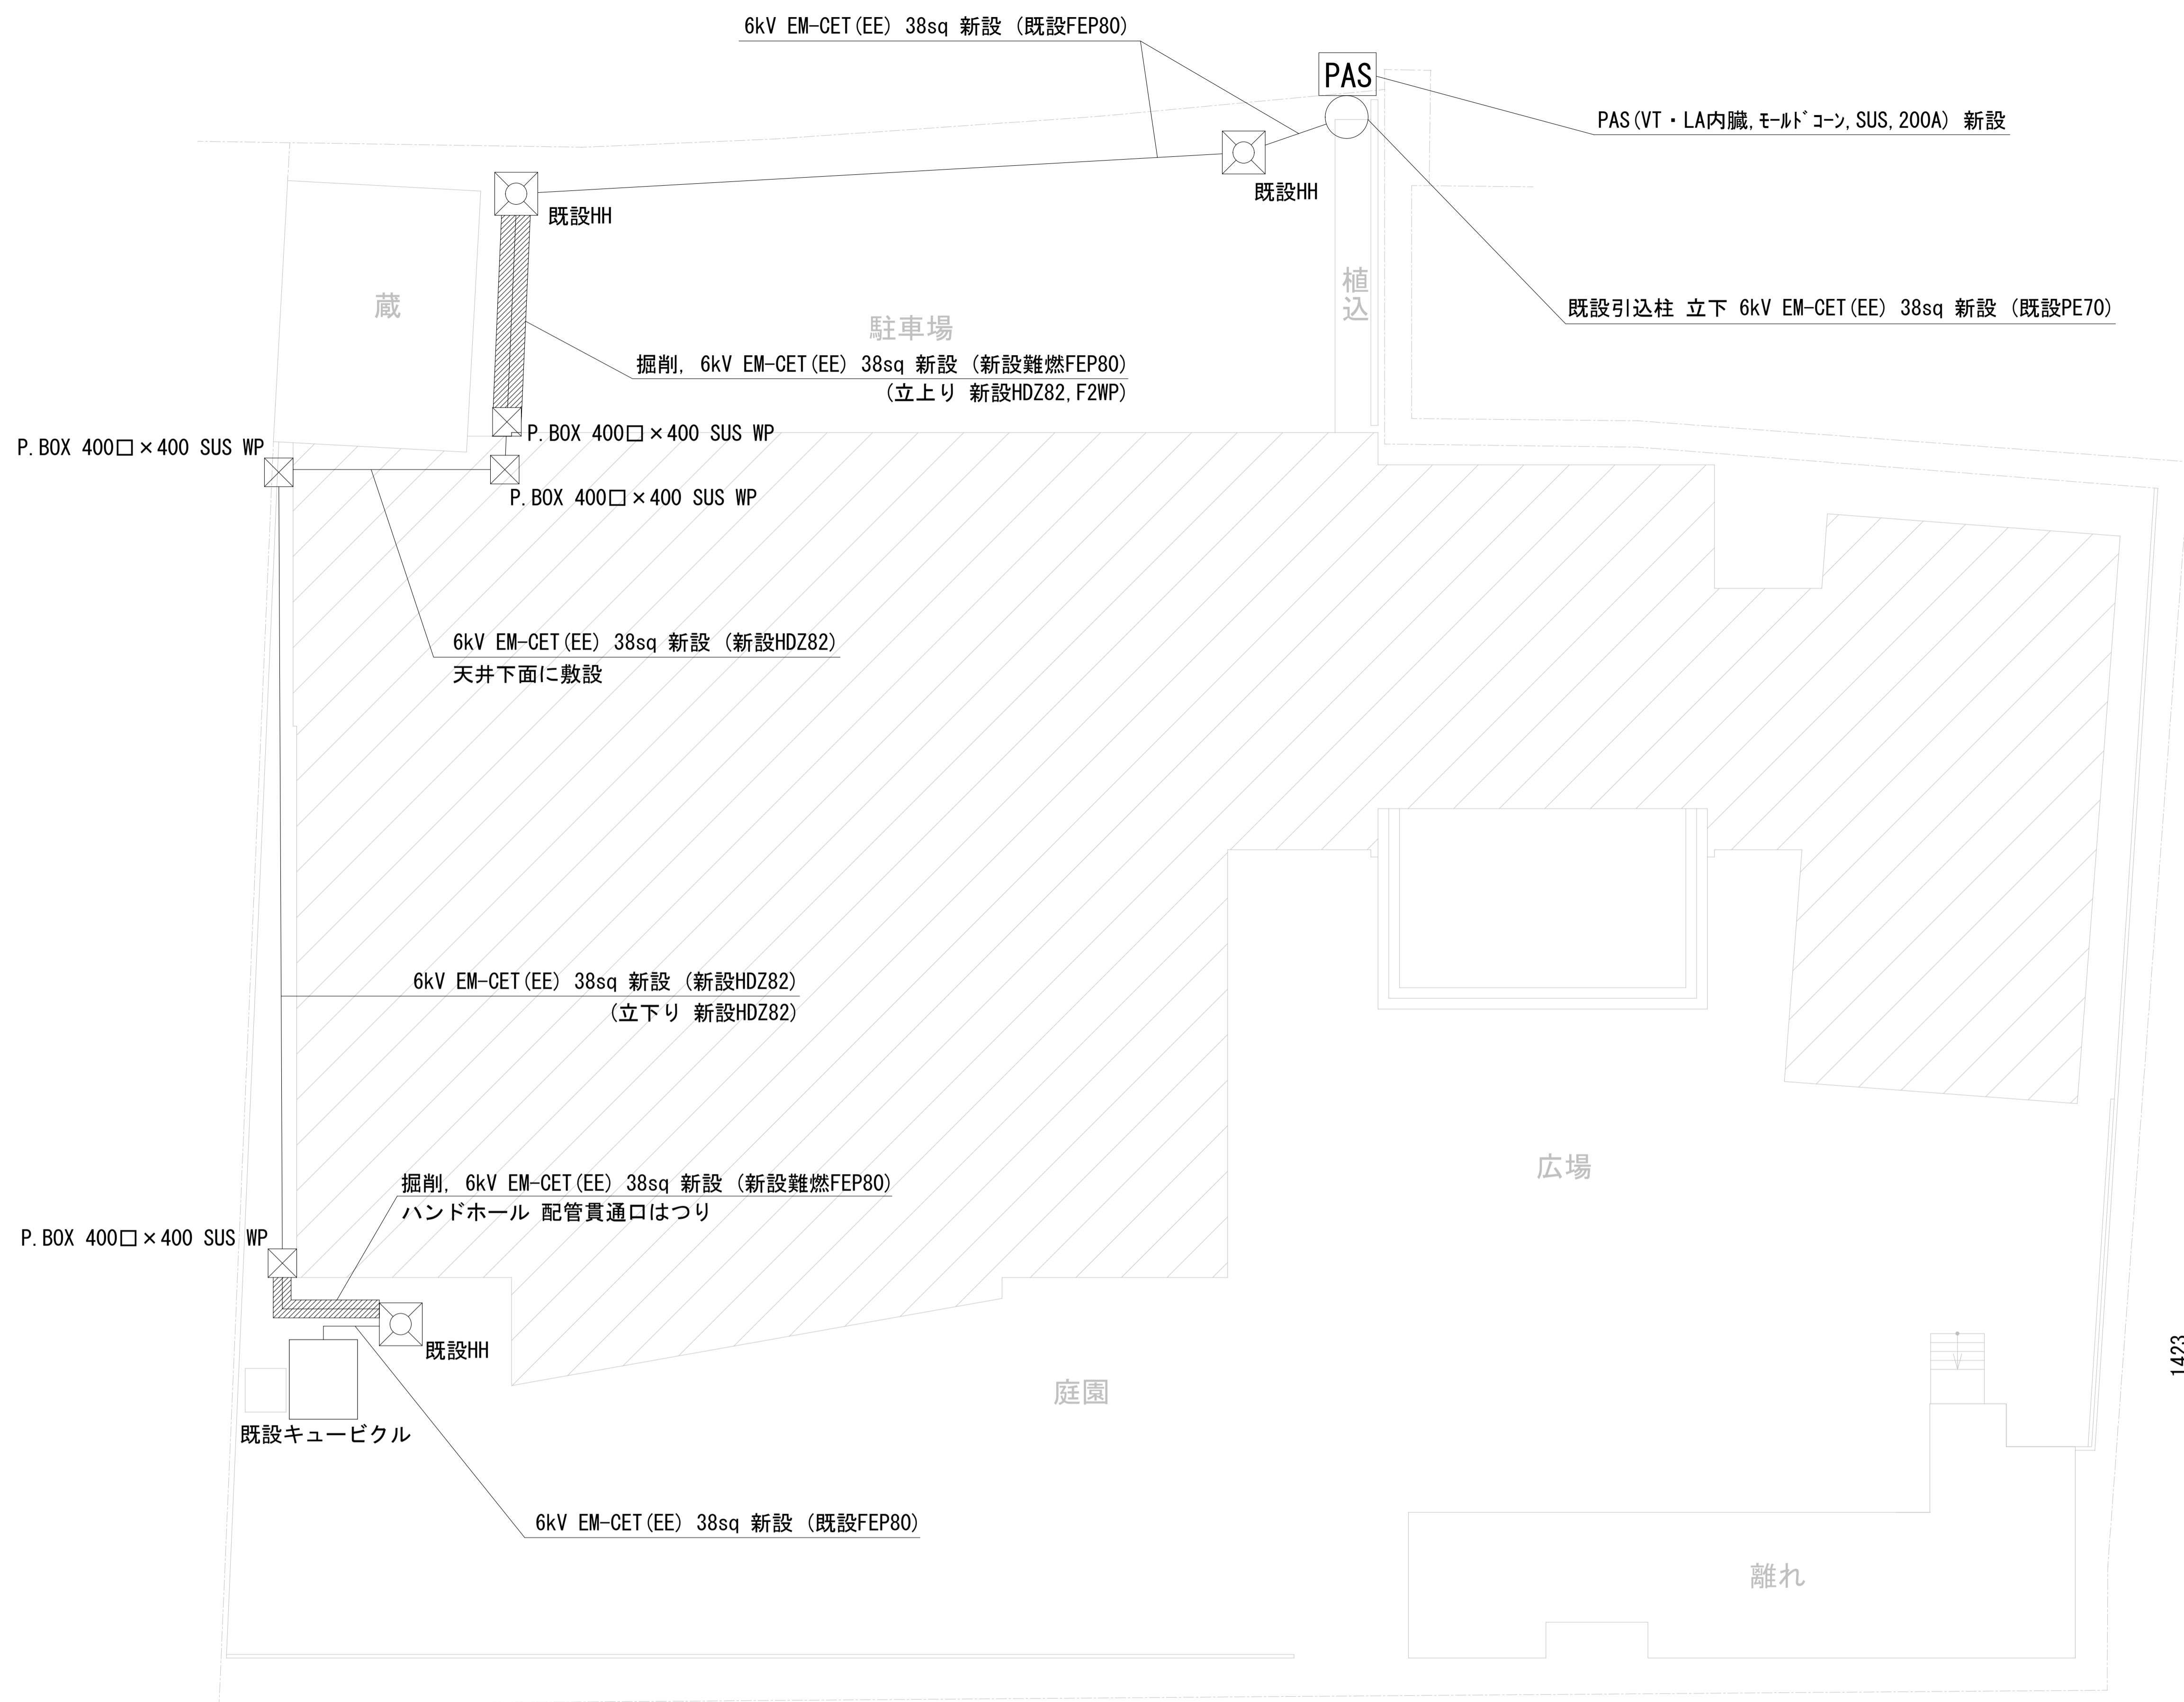

平面図 1/100

工事名	岡山市御津郷土歴史資料館・ふれあいプラザ高圧受電設備更新修繕						№.	E-01
図面名	平面図 (改修後)				縮尺	1/100		
岡山市 都市整備局 住宅・建築部						令和8年4月		
公共建築課	課長	担当課長	主幹	課長補佐	係長	副主査・主任	設計担当	

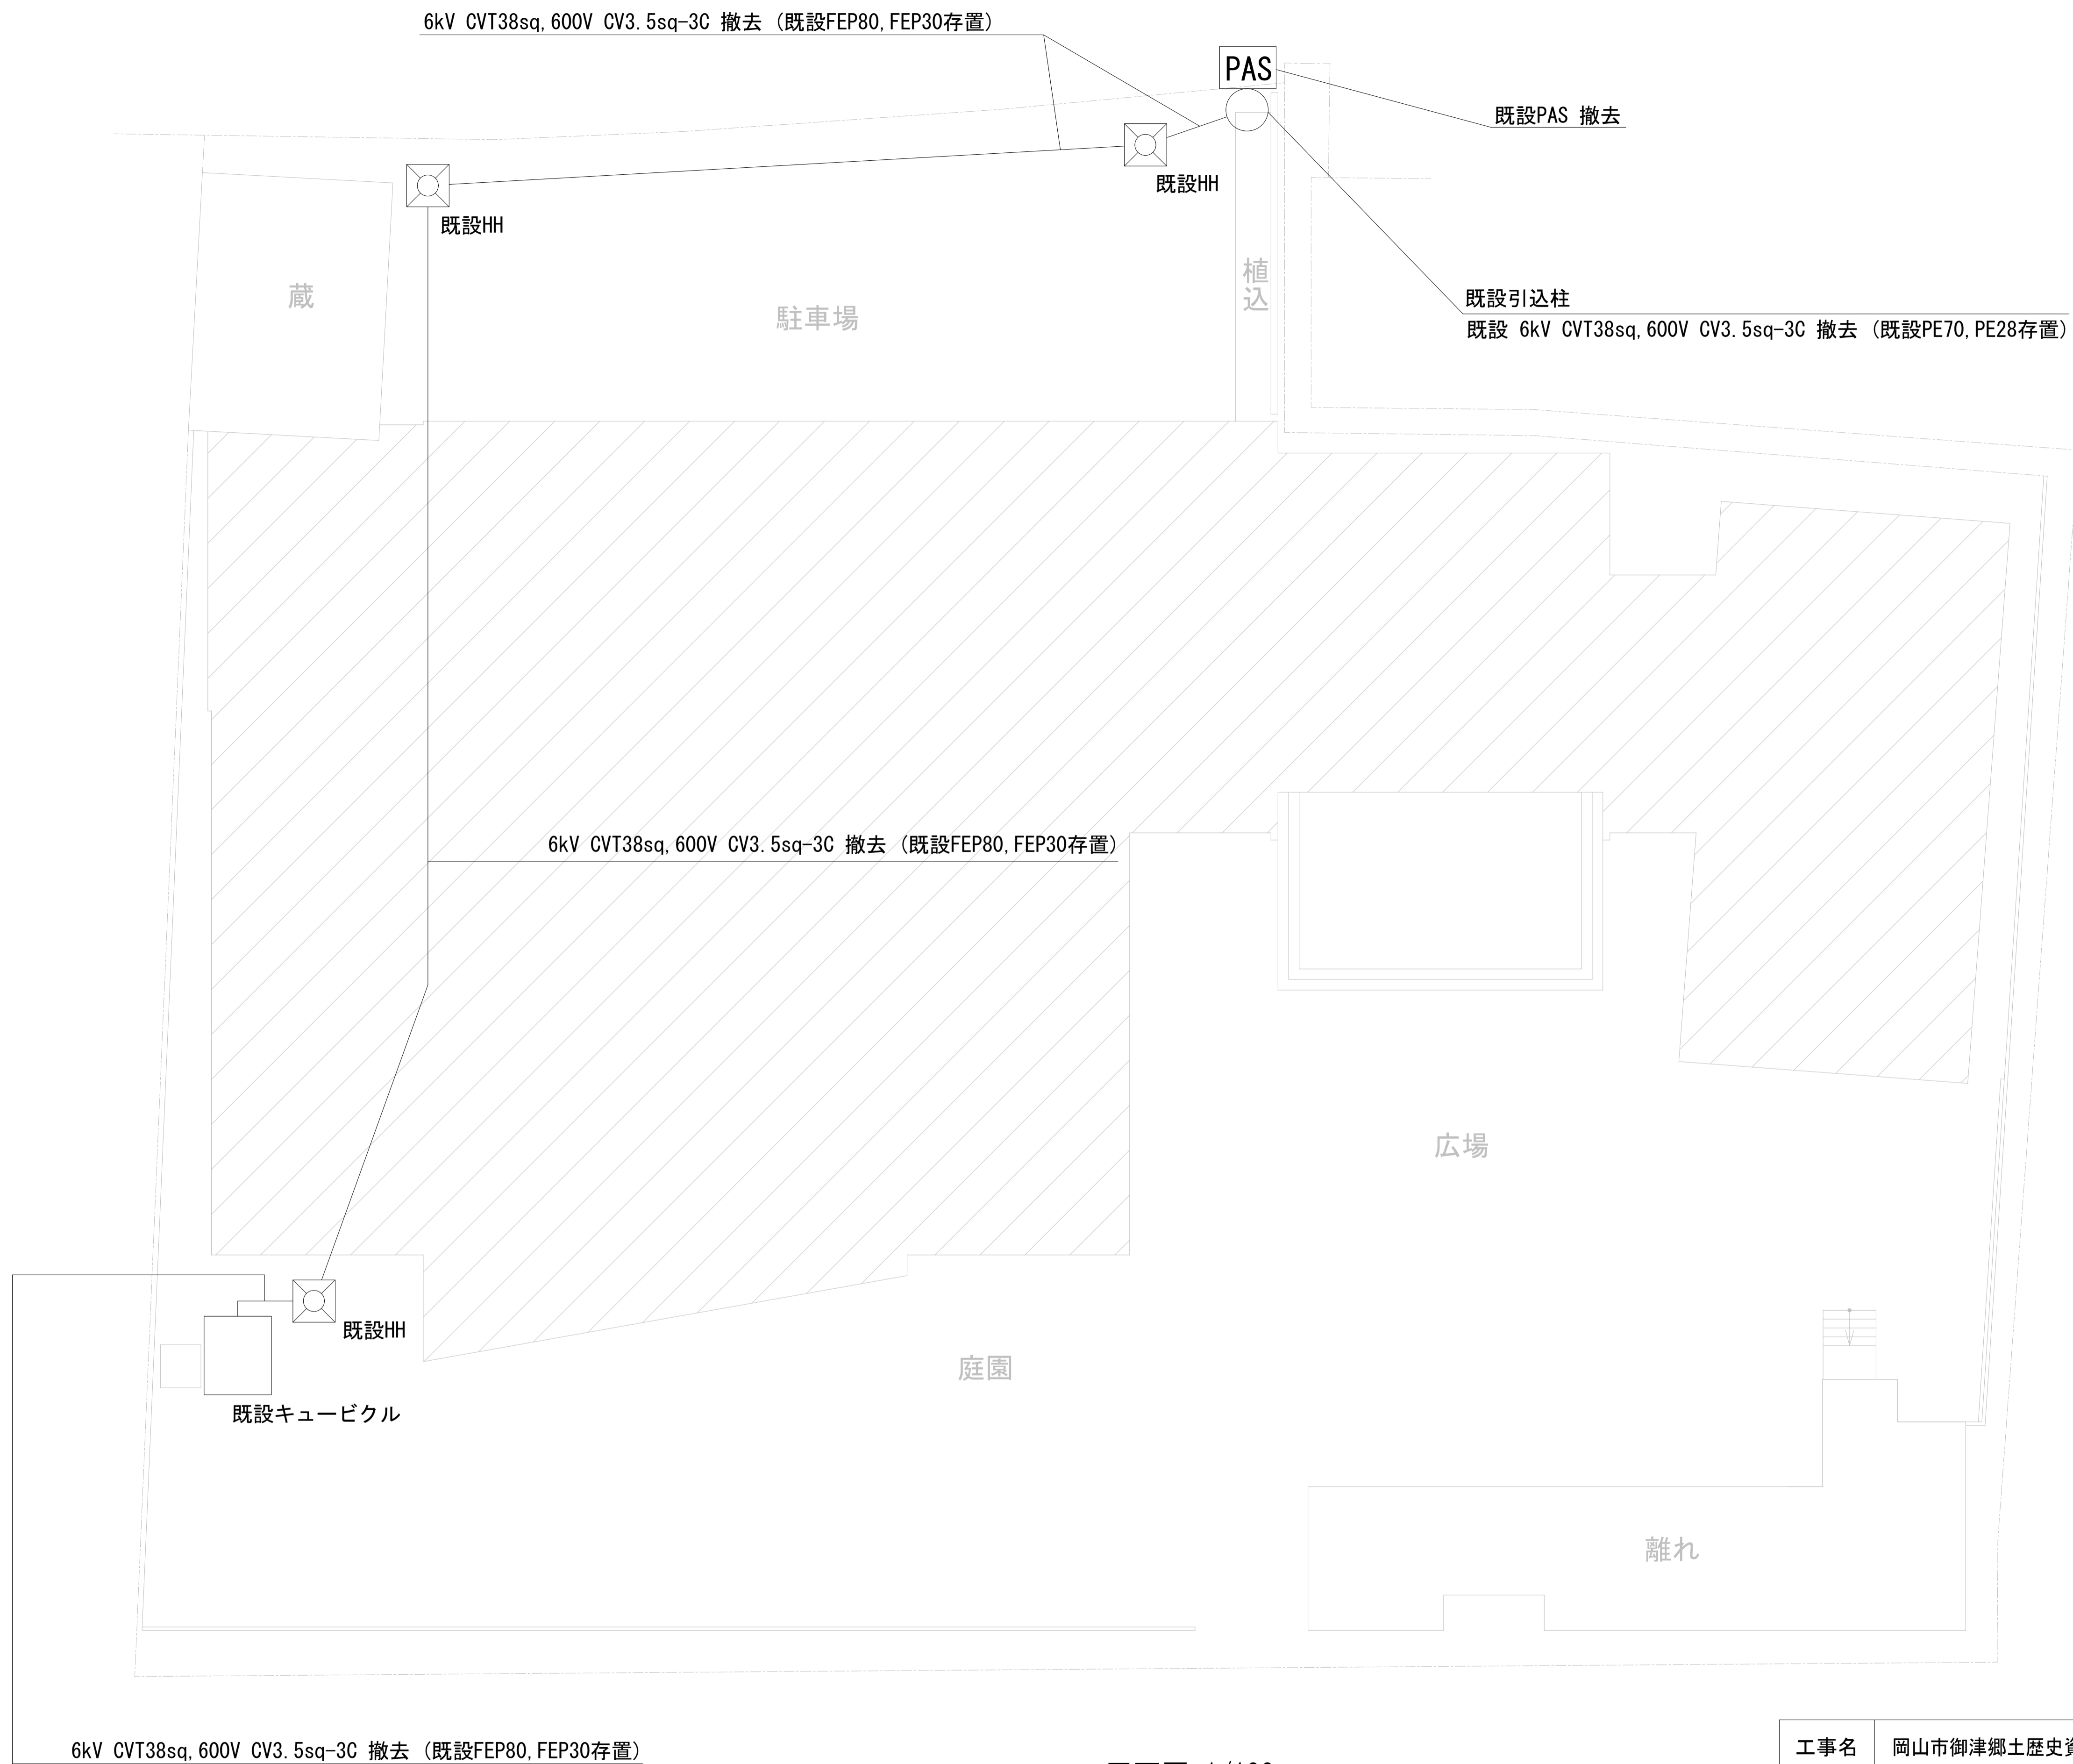

6kV CVT38sq, 600V CV3.5sq-3C 撤去 (既設FEP80, FEP30存置)

平面図 1/100

工事名	岡山市御津郷土歴史資料館・ふれあいプラザ高圧受電設備更新修繕						No.	E-02
図面名	平面図 (改修前)				縮尺	1/100		
岡山市 都市整備局 住宅・建築部						令和8年4月		
公共建築課	課長	担当課長	主幹	課長補佐	係長	副主査・主任	設計担当	