



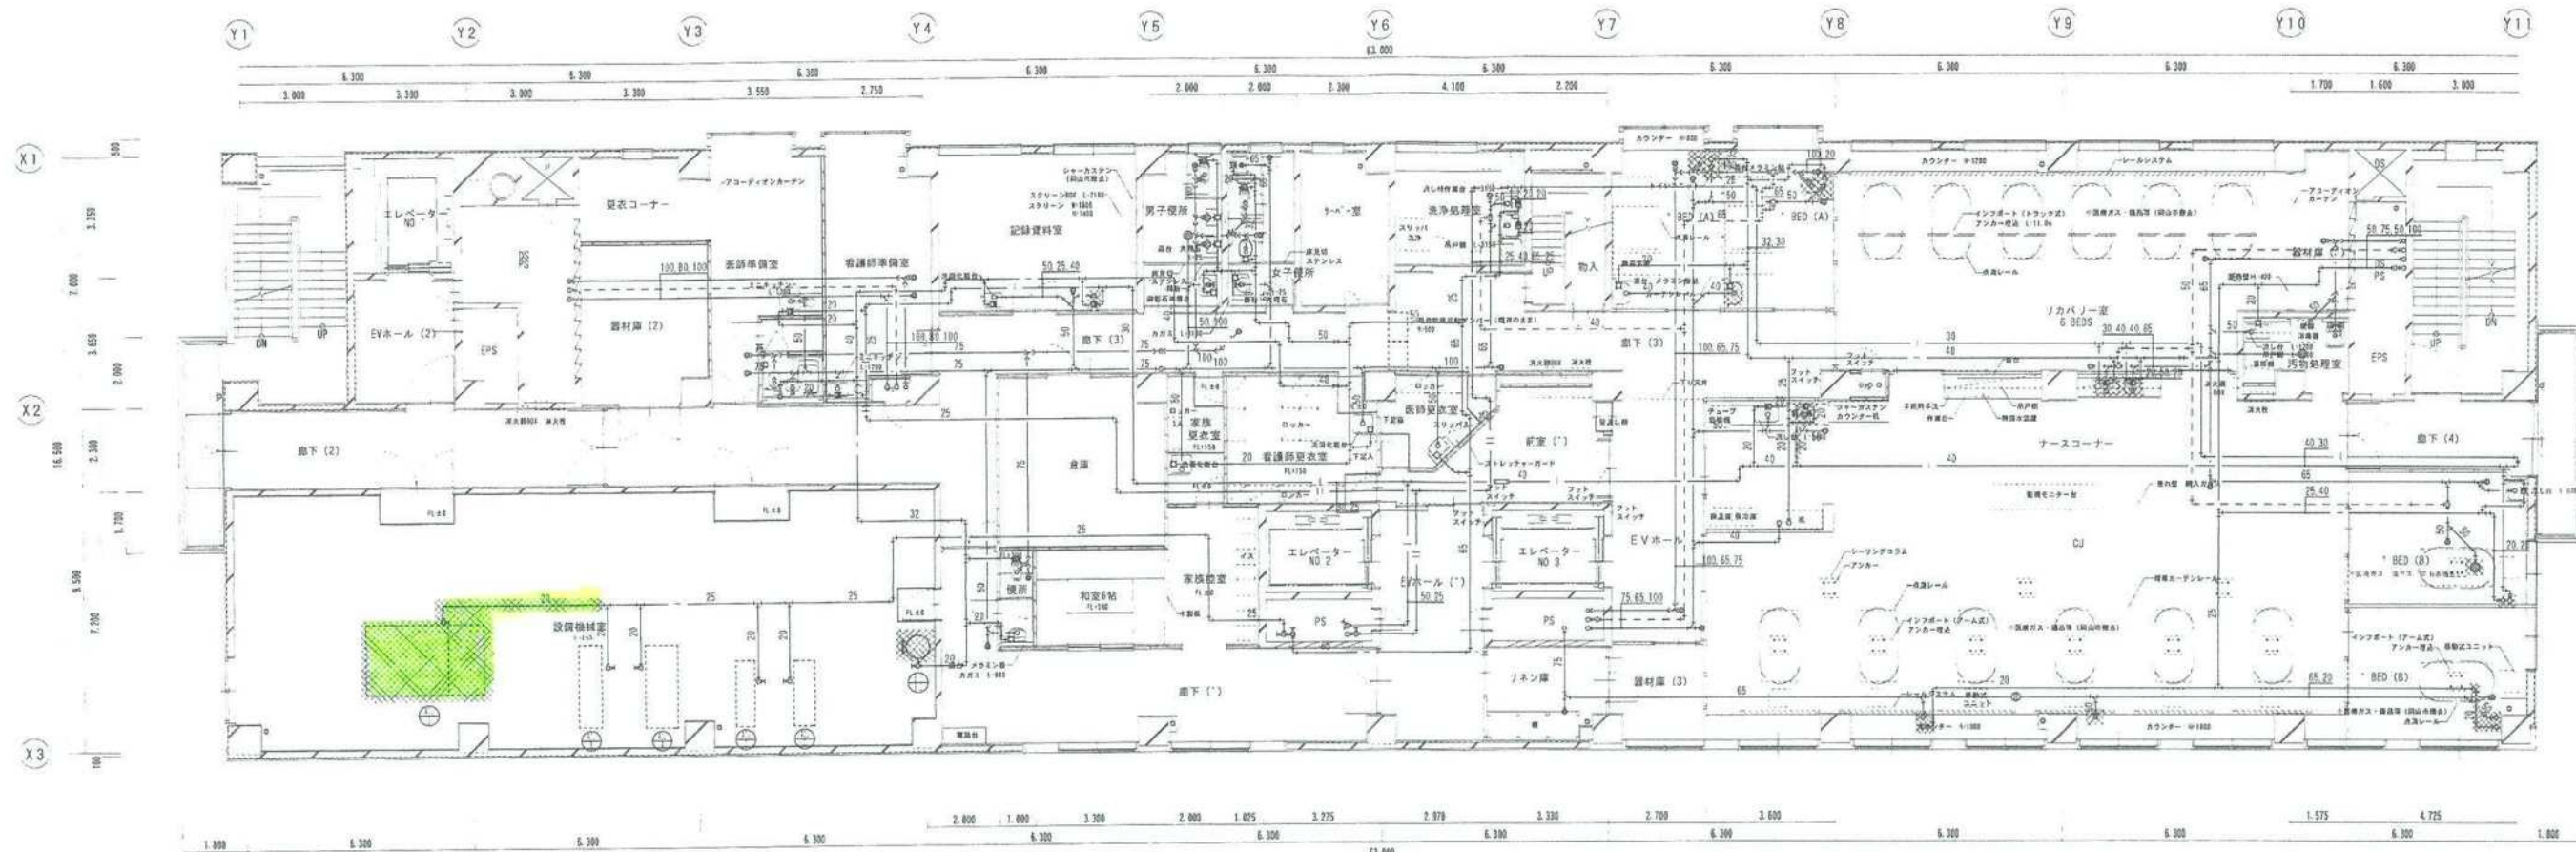

2階改修前平面図 S=1:100


- ※ 斜線部分は、撤去を示す。
 ※ 給水・給湯・排水・通気管の撤去は、下階天井内にて給水は6V止め。他はプラグ止め。
 ※ 不使用配管で改修工事に支障がない場合は、残置とする。

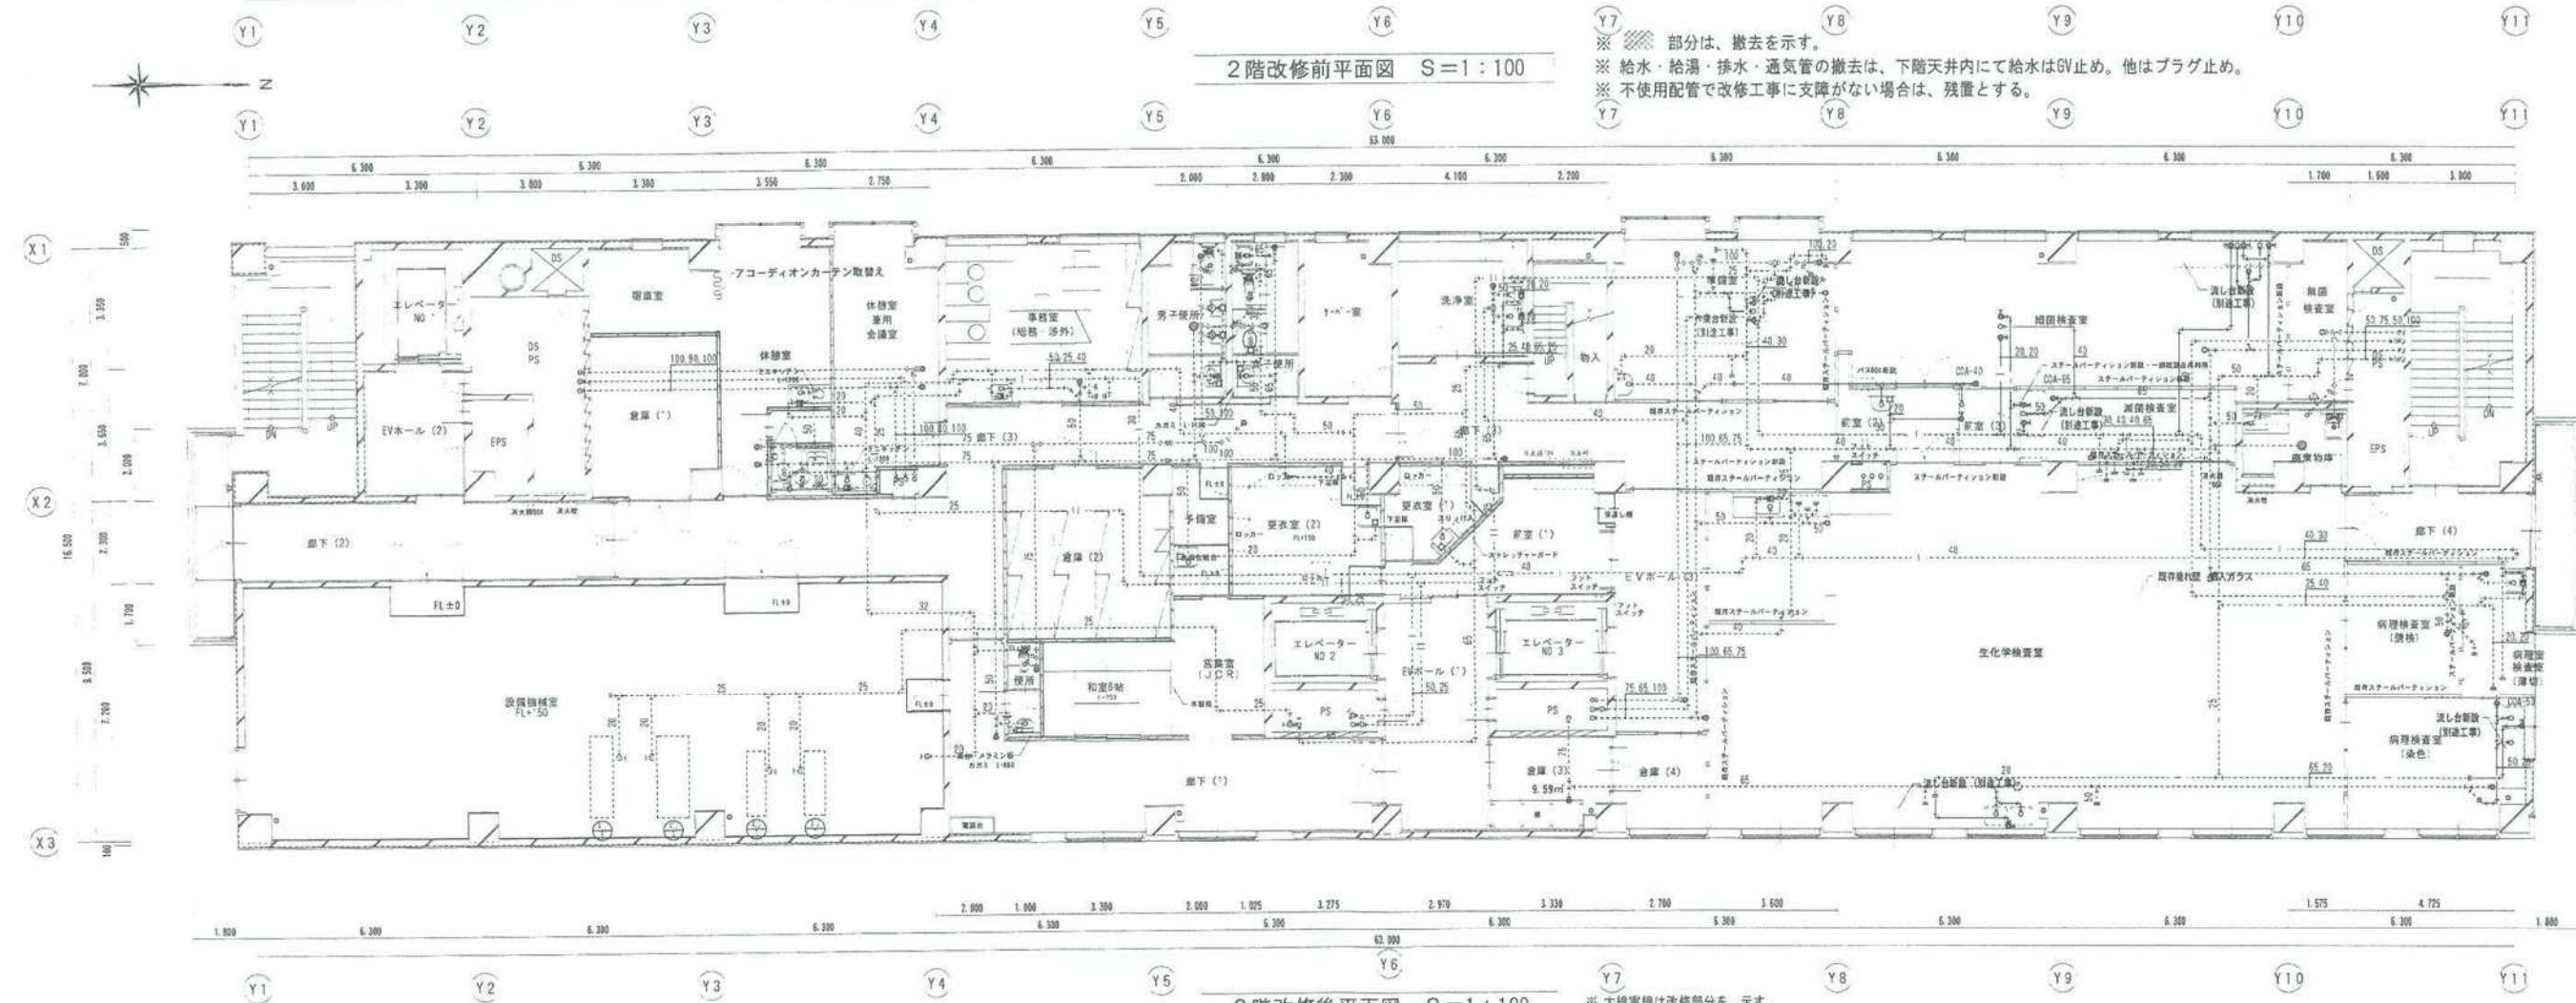

2階改修後平面図 S=1:100

- ※ 太線実線は改修部分を、示す。
 破線は既設配管等を、示す。


特記	工事名称 市民病院別館岡山市医師会移転改修 図面名称 衛生設備 2階平面図 (改修前・改修後) 日付 2015.06.23 縮尺 A1 S=1/20 A3 S=1/20 図面番 衛生設備 2階平面図 (改修前・改修後) 1/23
-----------	---

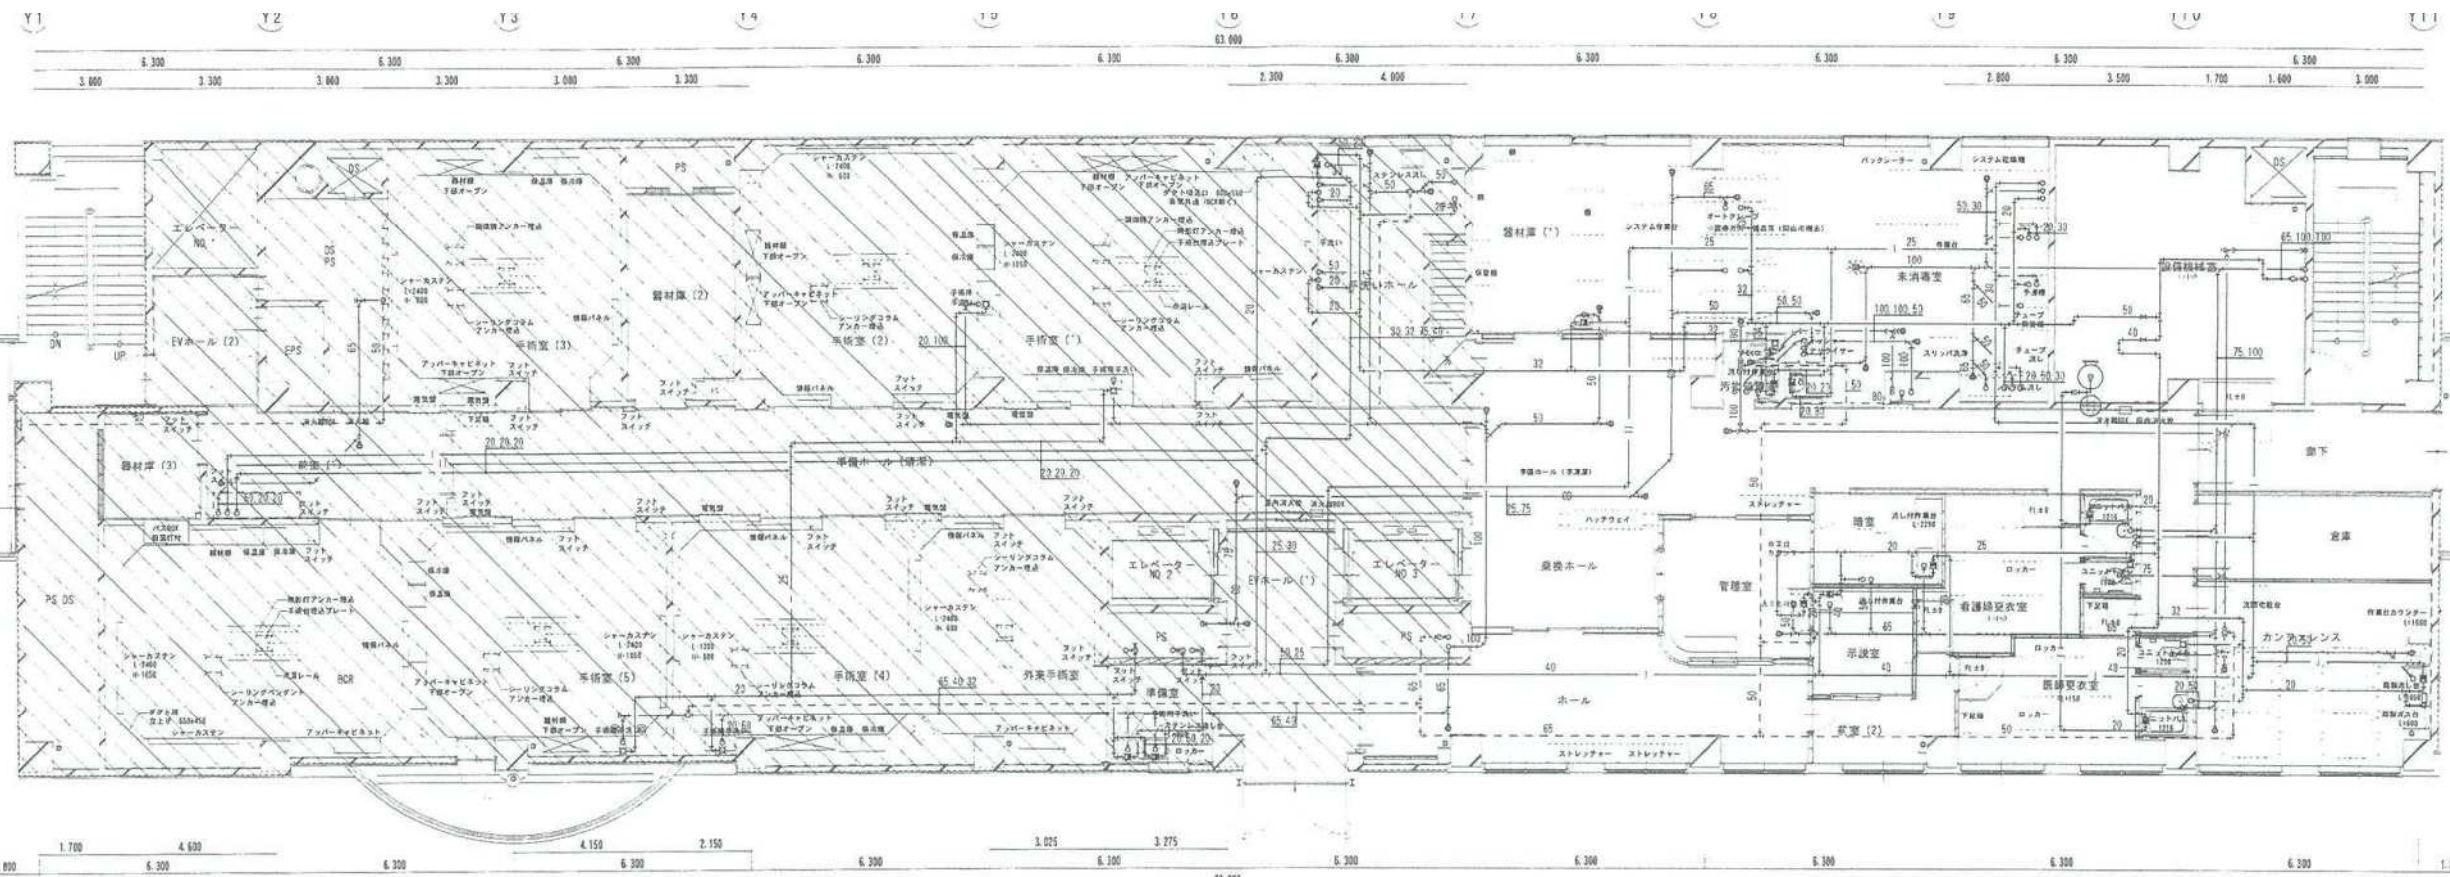

3階改修前平面図 S=1:100

- 凡例
- 未使用部分
 - 間仕切壁、建具の撤去を示す


※医療ガス・備品等については、岡山市が撤去

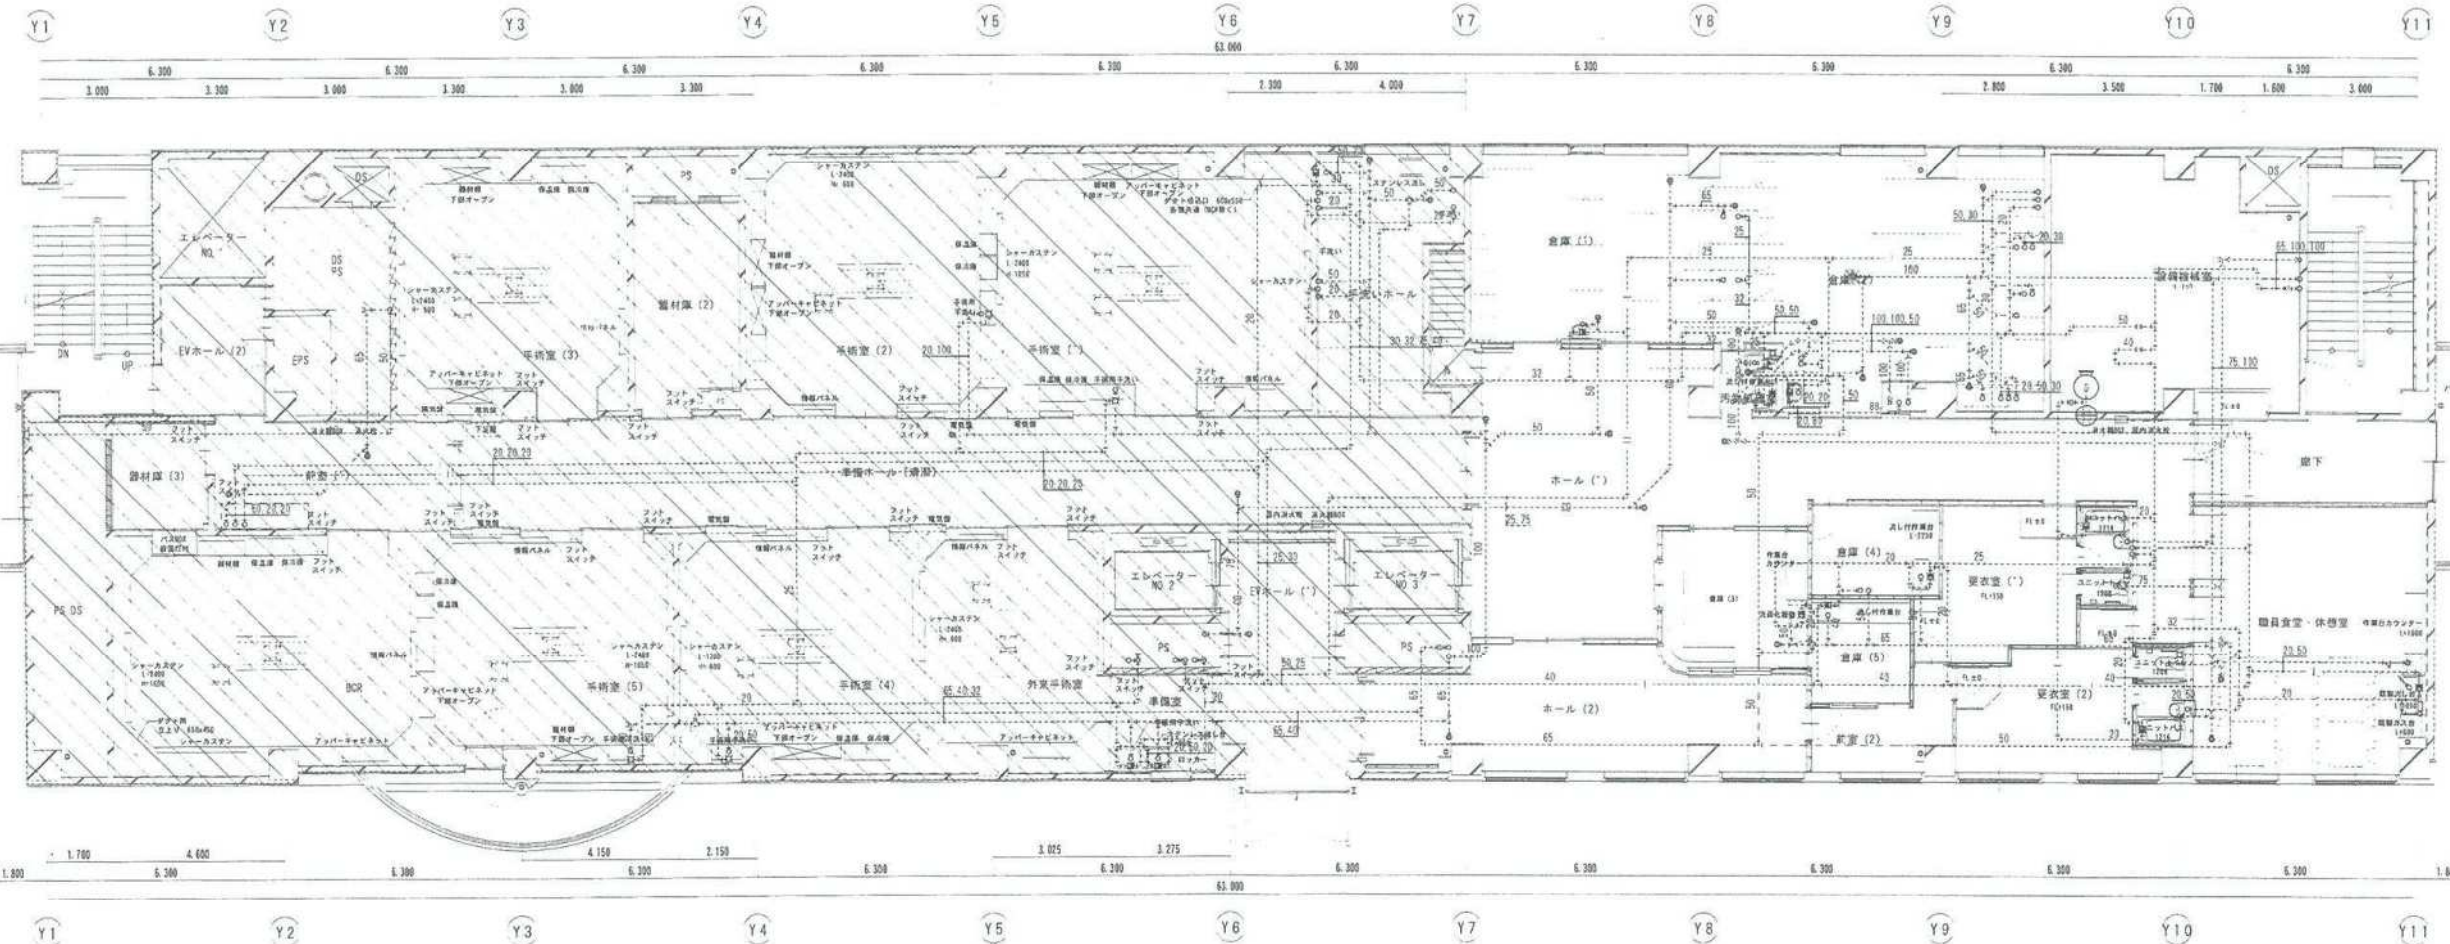

3階改修後平面図 S=1:100


※改修無し

特記	工事名称										市立病院別館岡山市医師会移転改修		□申請 □実施 □竣工	
	市長 課長		担当 作成		図面名称		衛生設備 3階平面図 (改修前・改修後)		縮尺		製図者			
					日付		2015.04.21		A1 S=100 A2 S=200		〒760-0801 岡山県岡山市東区北町1-1-1 岡山県立病院 建築課			
											〒760-0801 岡山県岡山市東区北町1-1-1 岡山県立病院 建築課			

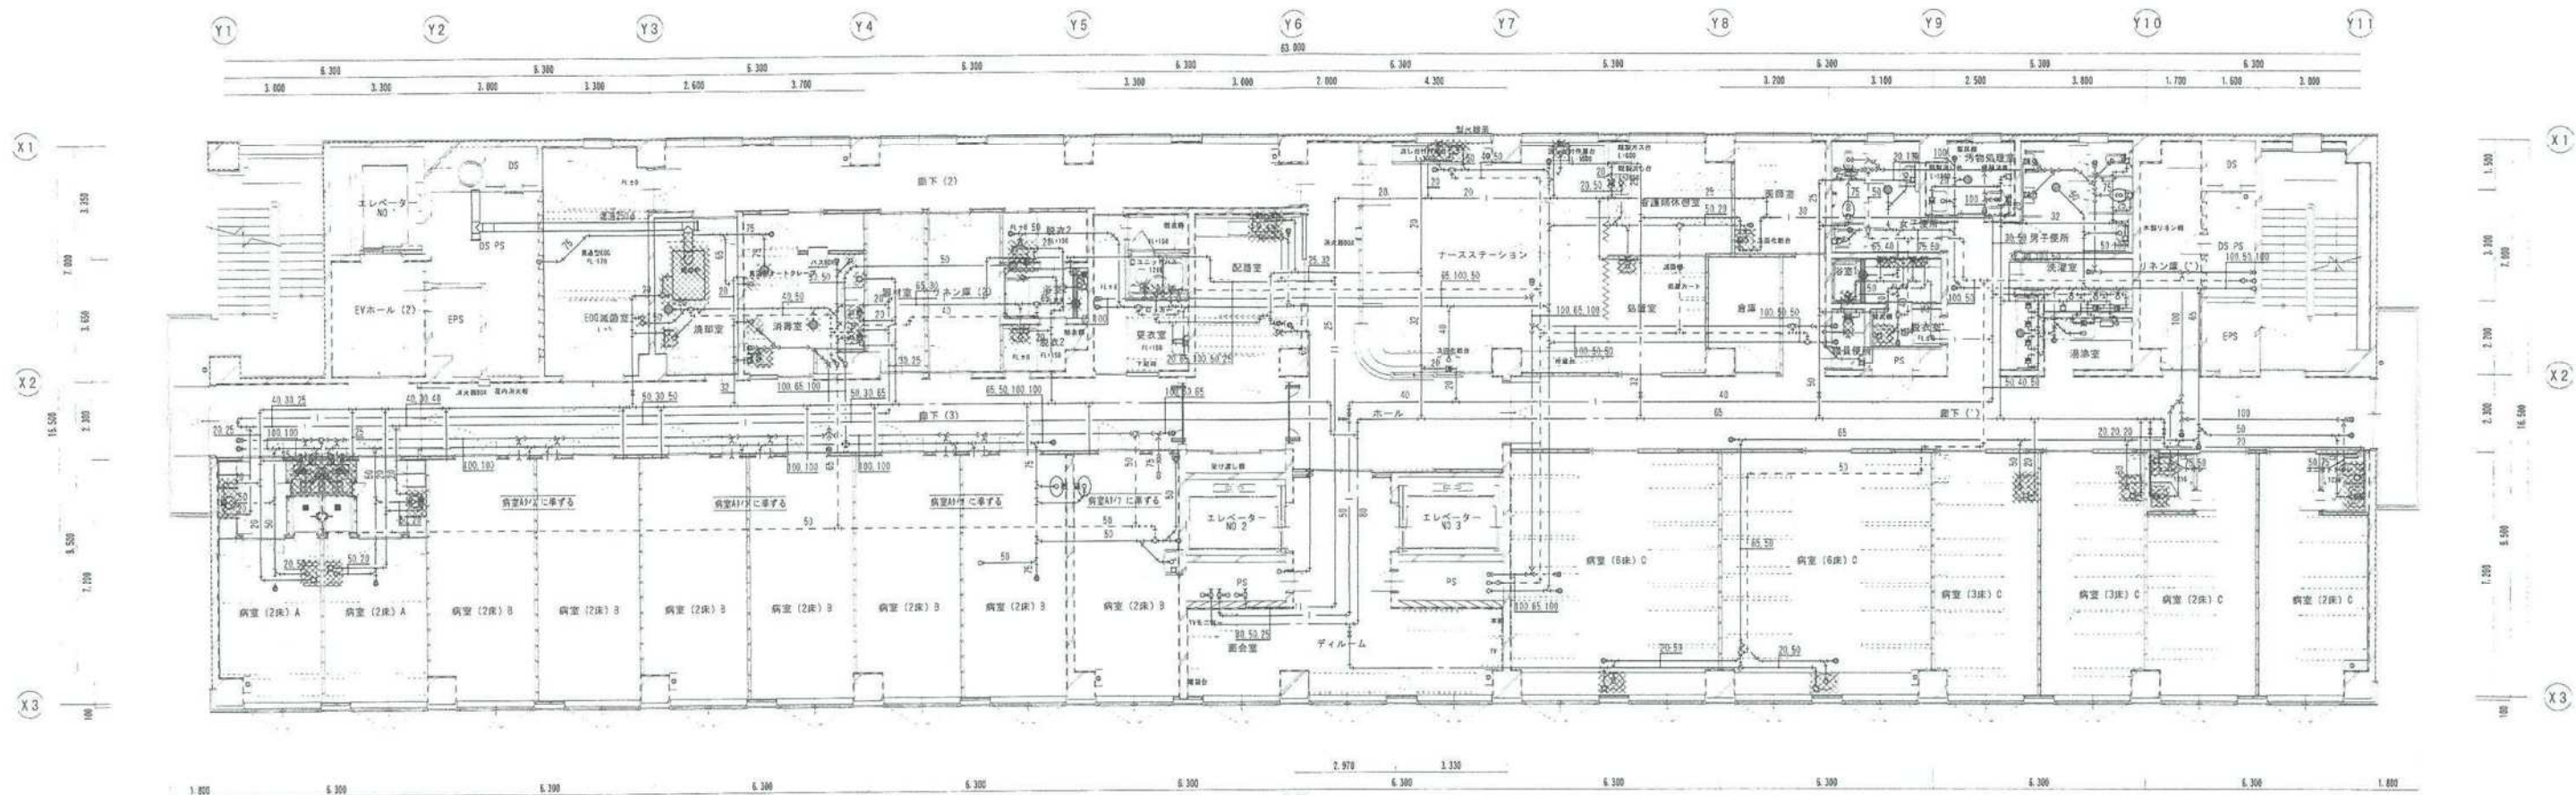

4階改修前平面図 S=1:100

- ※ 斜線部分は、撤去を示す。
- ※ 給水・給湯・排水・通気管の撤去は、下階天井内にて給水は6V止め。他はプラグ止め。
- ※ 不使用配管で改修工事に支障がない場合は、残置とする。

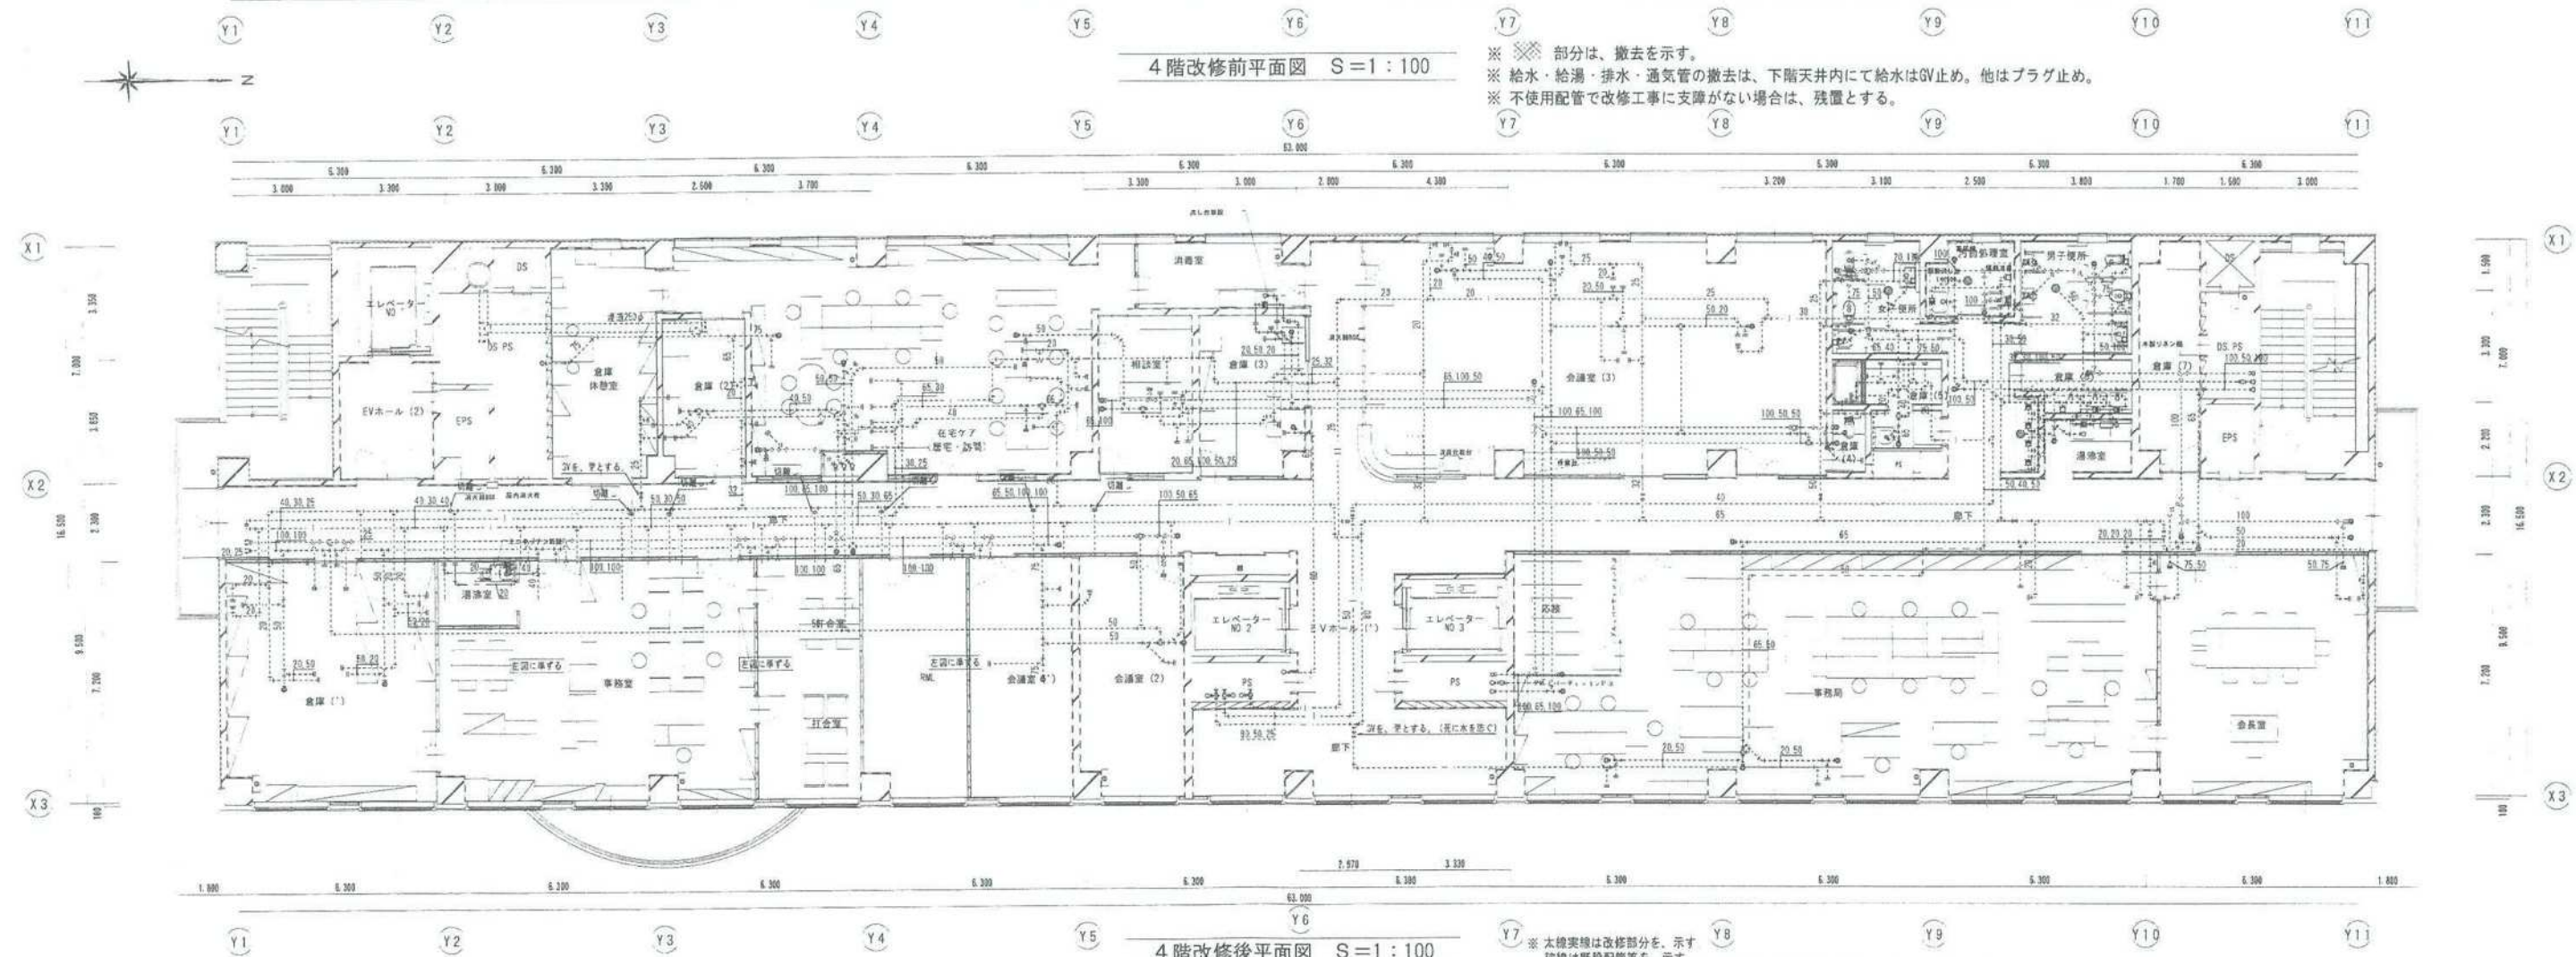

4階改修後平面図 S=1:100

- ※ 太線実線は改修部分を、示す
- ※ 破線は既設配管等を、示す

設計		工事名称		市立病院別館岡山市医師会移転改修		□ 申請 □ 実施 □ 竣工	
部長		課長		担当		作成	
日付		図面名称		衛生設備 4階平面図		No.	
2015.06.23		縮尺		A1 S=1/100		25	
				A3 S=1/200		一級建築士 330987号 岡山 森田	