

令和 8 年度


岡山市御津郷土歴史資料館・ふれあいプラザ高圧受電設備更新修繕(その 2)

図面リスト		
番 号	図 面 名	縮 尺
E-00	表紙・図面リスト・附近見取図	1/1,000
E-01	平面図（改修後）	1/100
E-02	平面図（改修前）	1/100




付近見取図 1/1,000

工事名		岡山市御津郷土歴史資料館・ふれあいプラザ高圧受電設備更新修繕 (その2)					No.	
図面名		表紙・図面リスト・付近見取図				縮尺	1/1,000	E-00
岡山市 都市整備局 住宅・建築部						令和8年4月		
公共建築課	課長	担当課長	主幹	課長補佐	係長	副主査・主任	設計担当	

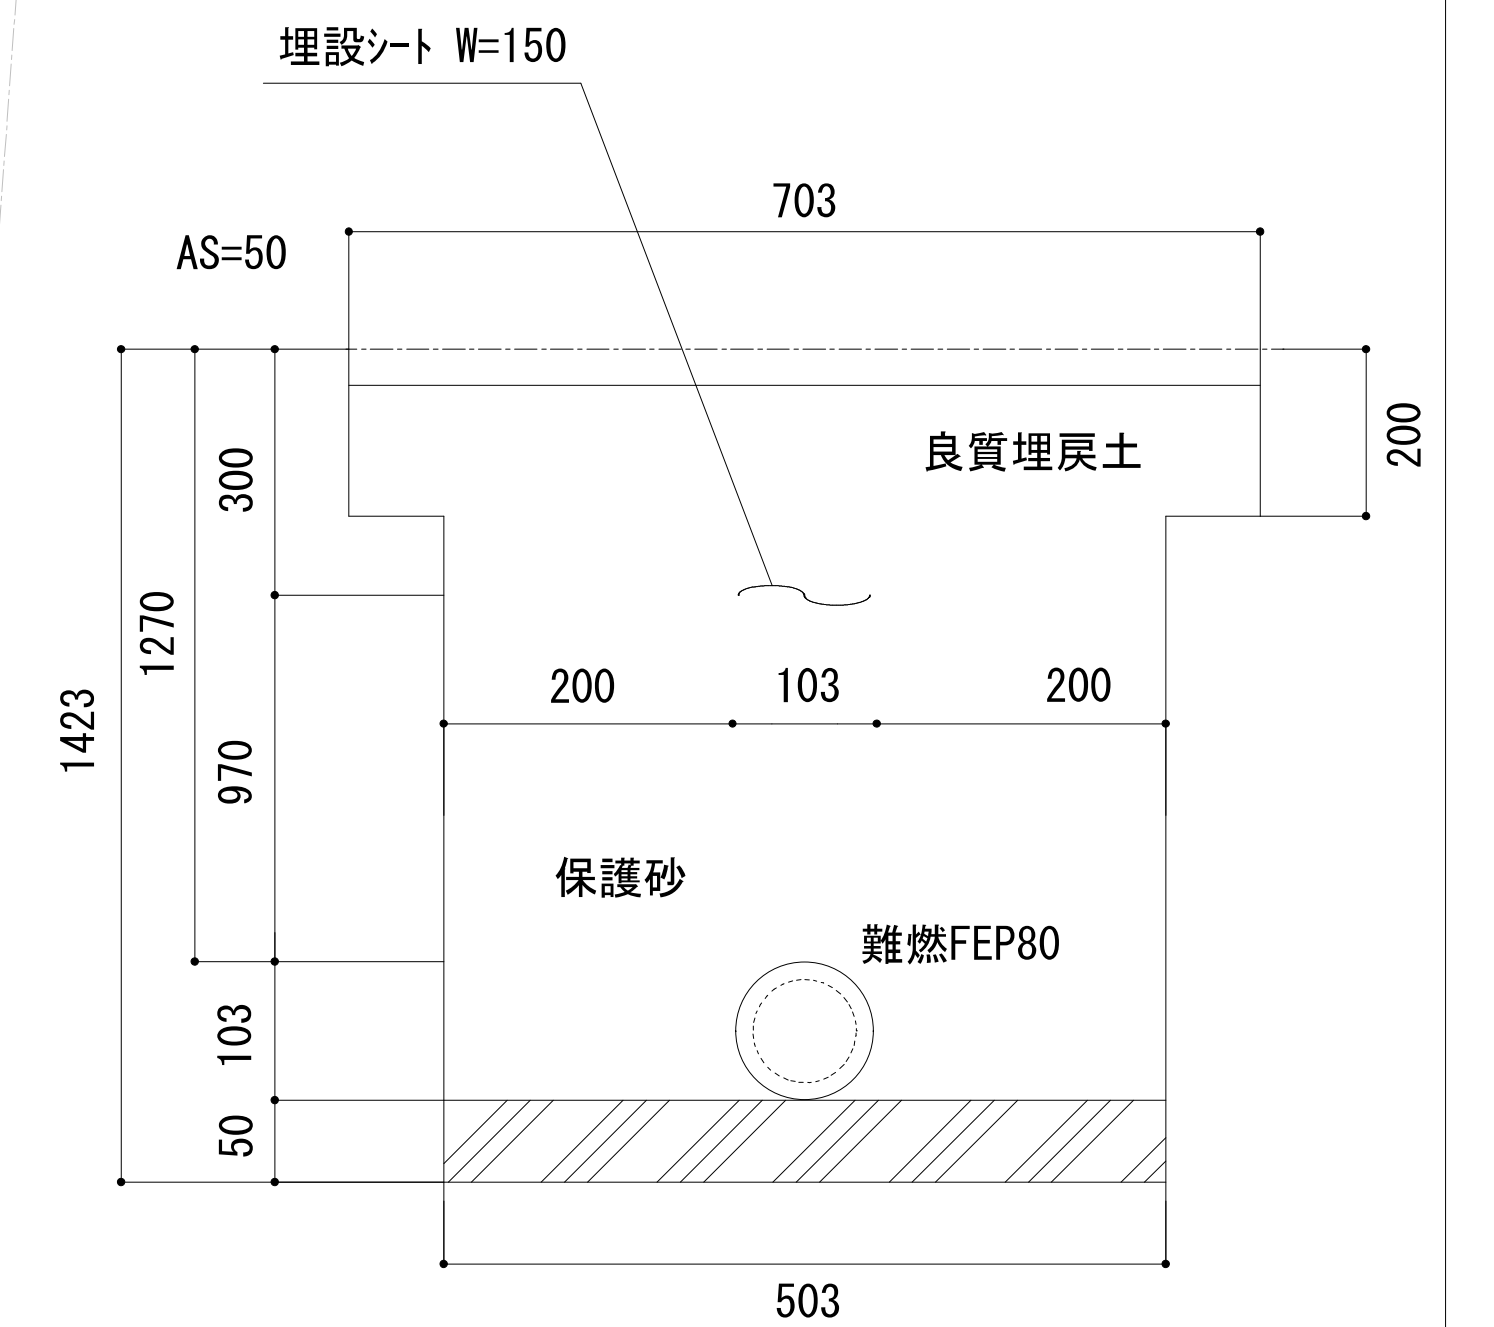

平面図 1/100

工事名	岡山市御津郷土歴史資料館・ふれあいプラザ高圧受電設備更新修繕 (その2)							No. E-01
図面名	平面図（改修後）					縮尺	1/100	
岡山市 都市整備局 住宅・建築部							令和8年4月	
公共建築課	課長	担当課長	主幹	課長補佐	係長	副主査・主任	設計担当	

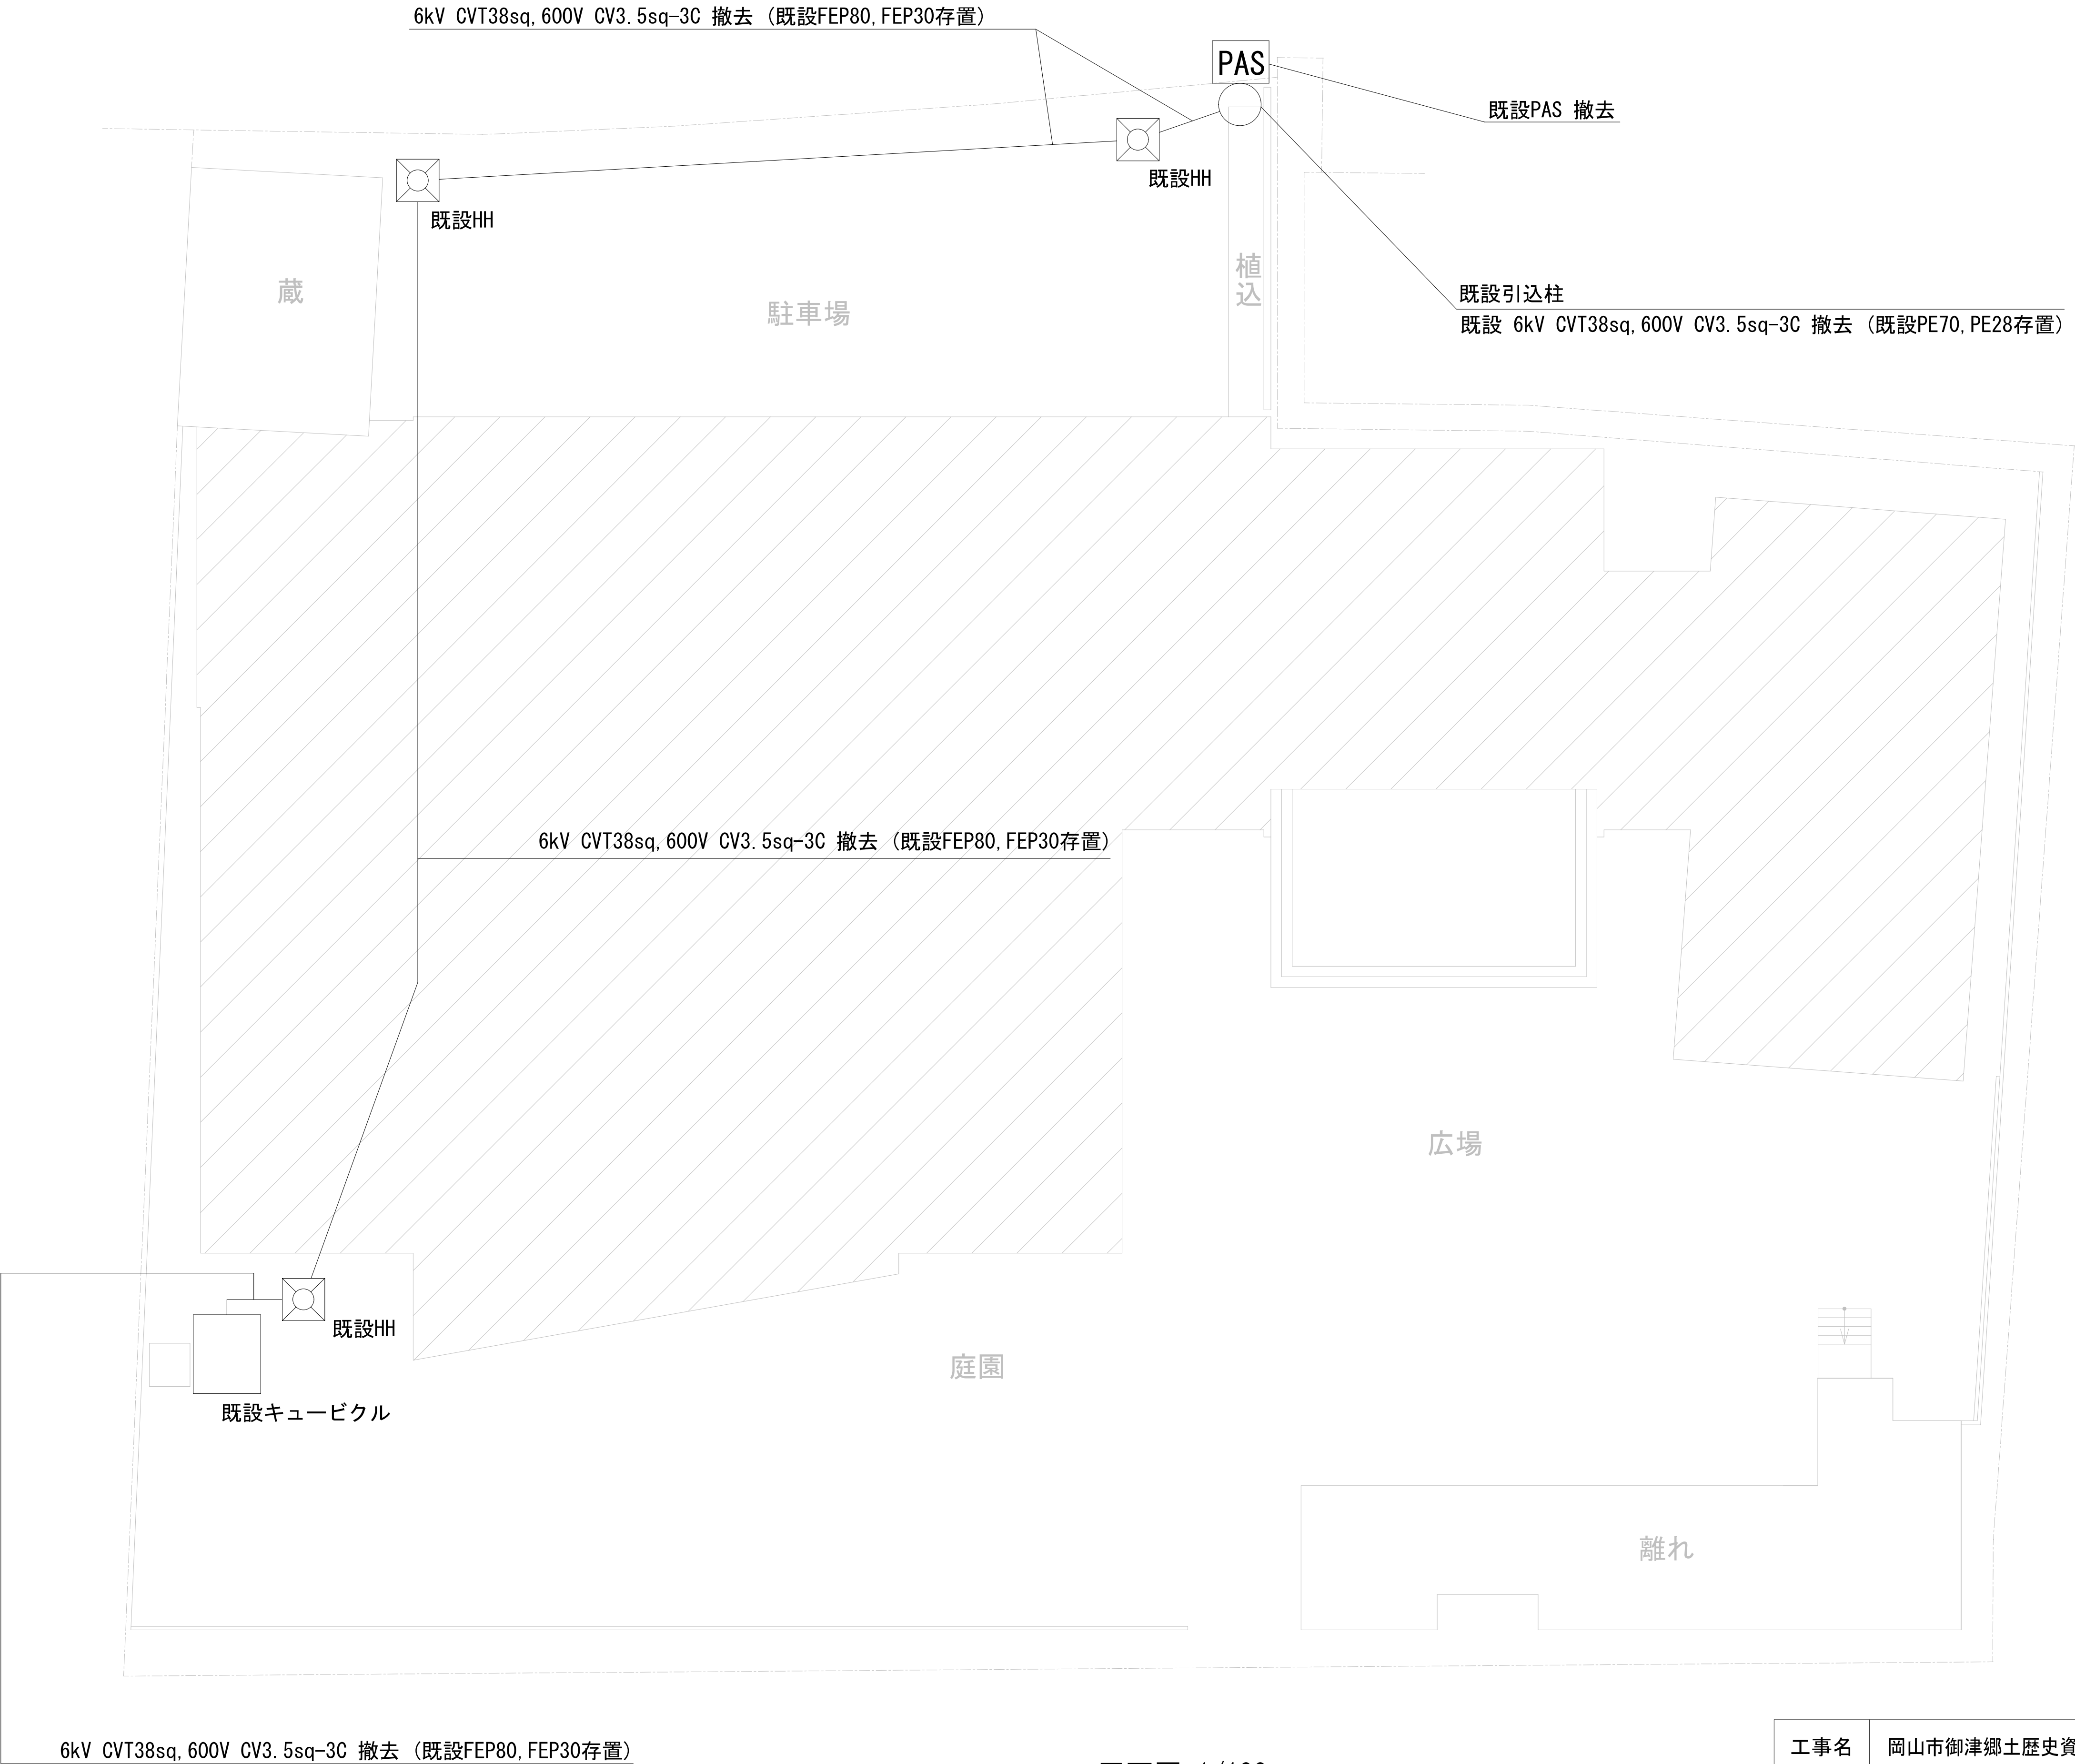

6kV CVT38sq, 600V CV3. 5sq-3C 撤去 (既設FEP80, FEP30存置)

平面図 1/100

工事名		岡山市御津郷土歴史資料館・ふれあいプラザ高圧受電設備更新修繕 (その2)						No.	
図面名		平面図 (改修前)						縮尺	1/100
		岡山市 都市整備局 住宅・建築部						令和8年4月	
公共建築課	課長	担当課長	主幹	課長補佐	係長	副主査・主任	設計担当		