

令和 8 年 度

岡山ドーム直流電源装置蓄電池取換修繕

図面リスト

No.	図面名称	縮尺
E-01	表紙・図面リスト	NS
E-02	付近見取図	1 : 5000
E-03	1階平面図	1 : 100


工事名	岡山ドーム直流電源装置蓄電池取換修繕					No.			
図面名	表紙・図面リスト			縮尺	N S		E-01		
							承認	検閲	製図



付近見取図 S=1:5000

工事場所：岡山市北区北長瀬表町一丁目1-1

工事名	岡山県一宮市流電線設備置電池取替工事				No.		
図面名	付近見取図	縮尺	1/5000		E-02		
					作成	確認	承認

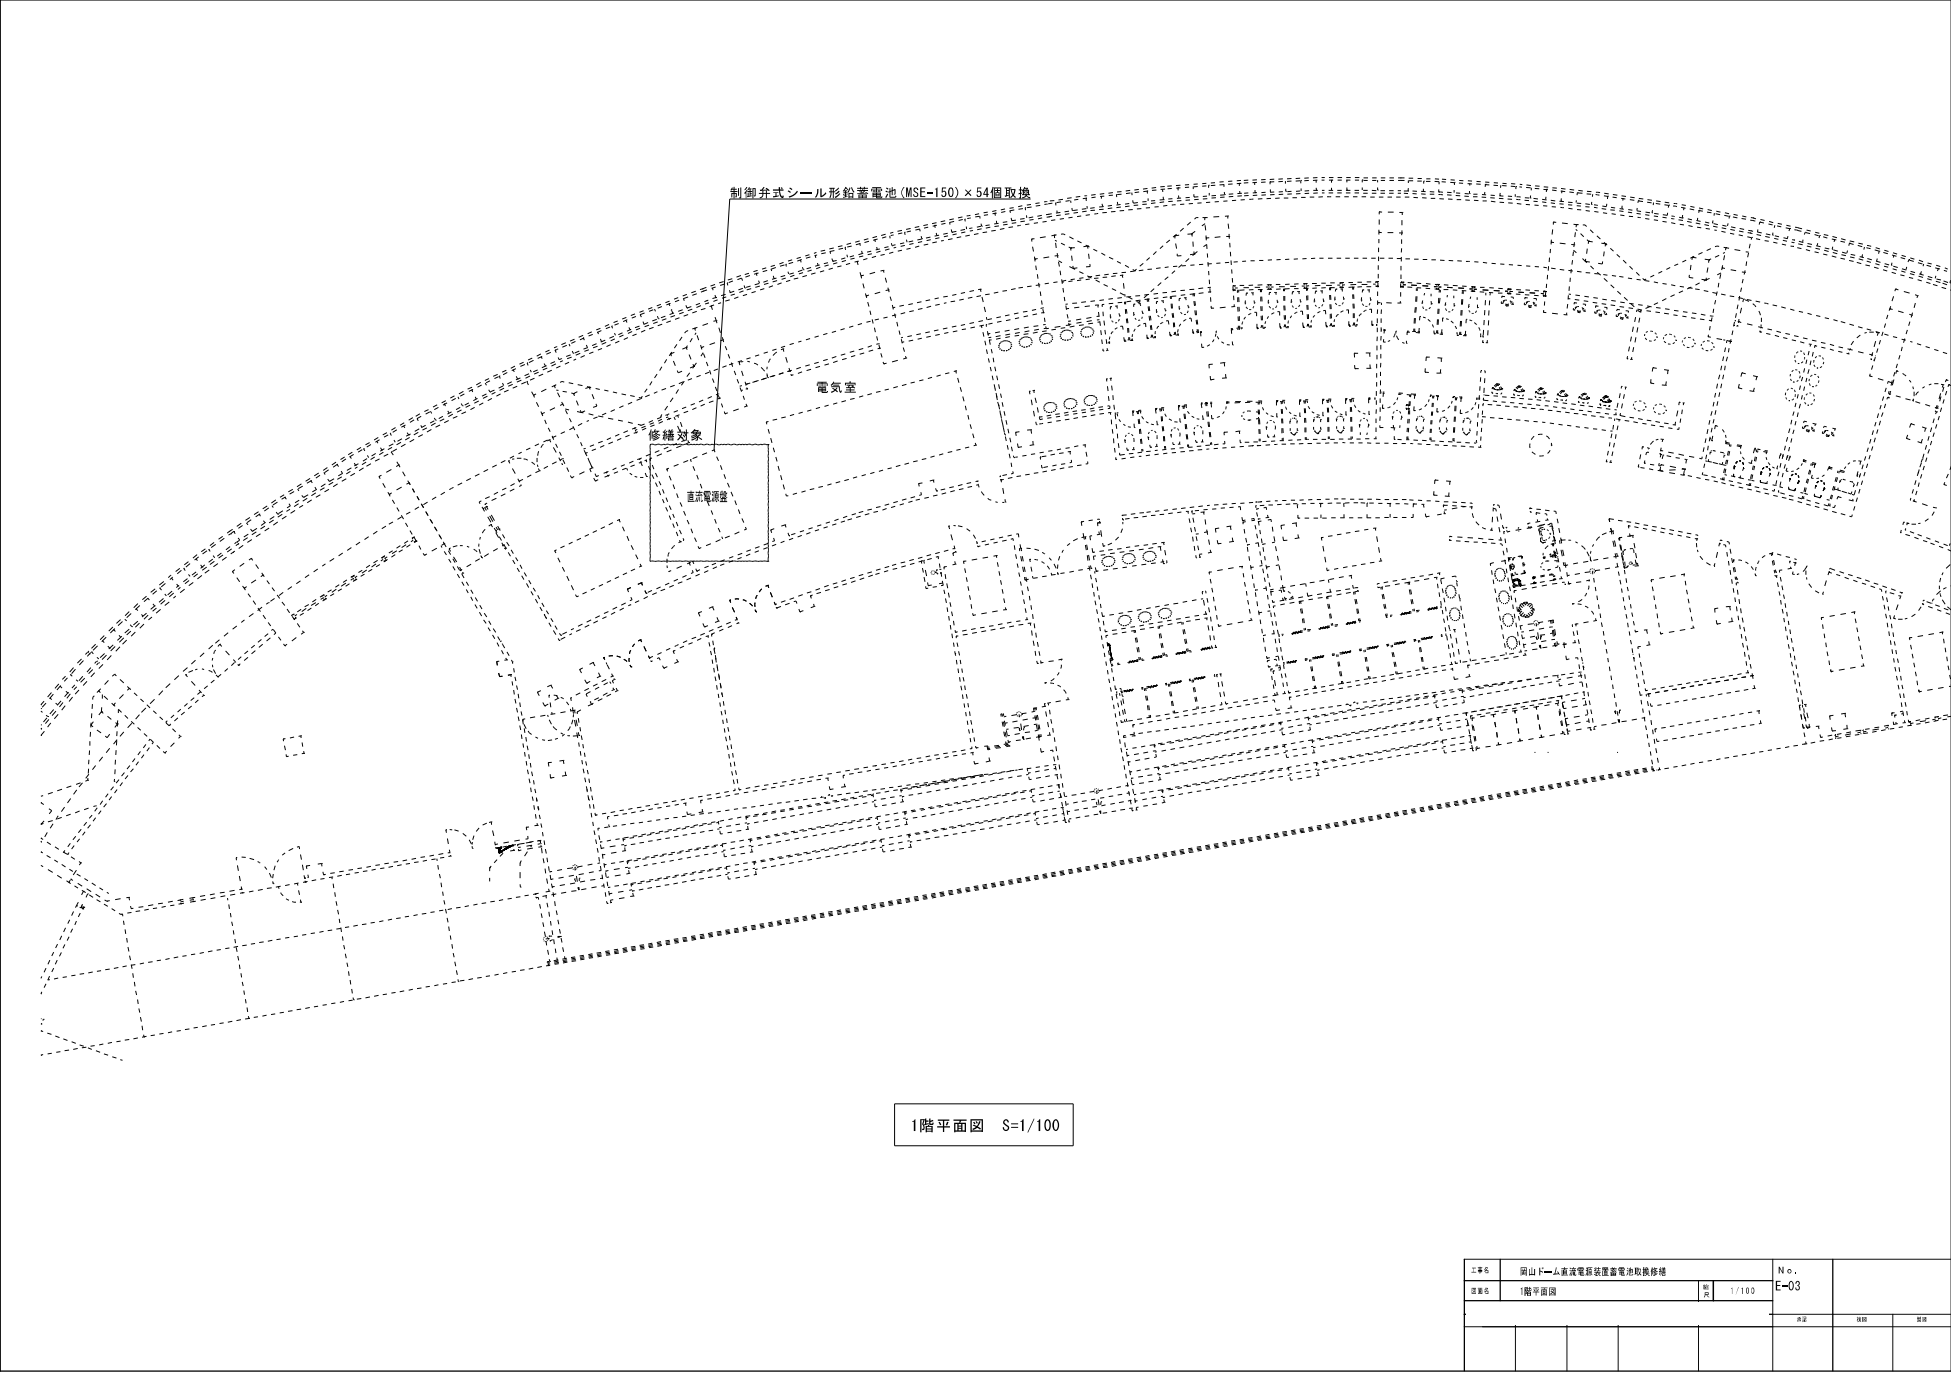

1階平面図 S=1/100

工事名	岡山下二ノ宮変電所装置蓄電池取換修繕			No.			
図名	1階平面図	縮尺	1/100	E-03			
				承認	確認	監理	