

岡山市アリーナ整備・運営事業
要求水準書（案）

別紙資料 インフラ整備状況等

別紙資料 1 敷地現況図

平面図 S=1:500
岡山市北区野田四丁目地内ほか




A3 S=1/2,000

資料提供先（現地調査22年）			
工事名	フリード空間に伴う地味調査業務委託		
図面名	平 面 図		
作成年月日	令和4年4月		
縮尺	1/500	縮尺単位	/
図面名	敷地現況図		
事業主名	岡山大学		


別紙資料2 道路名称

認定路線網図・道路台帳図マップ

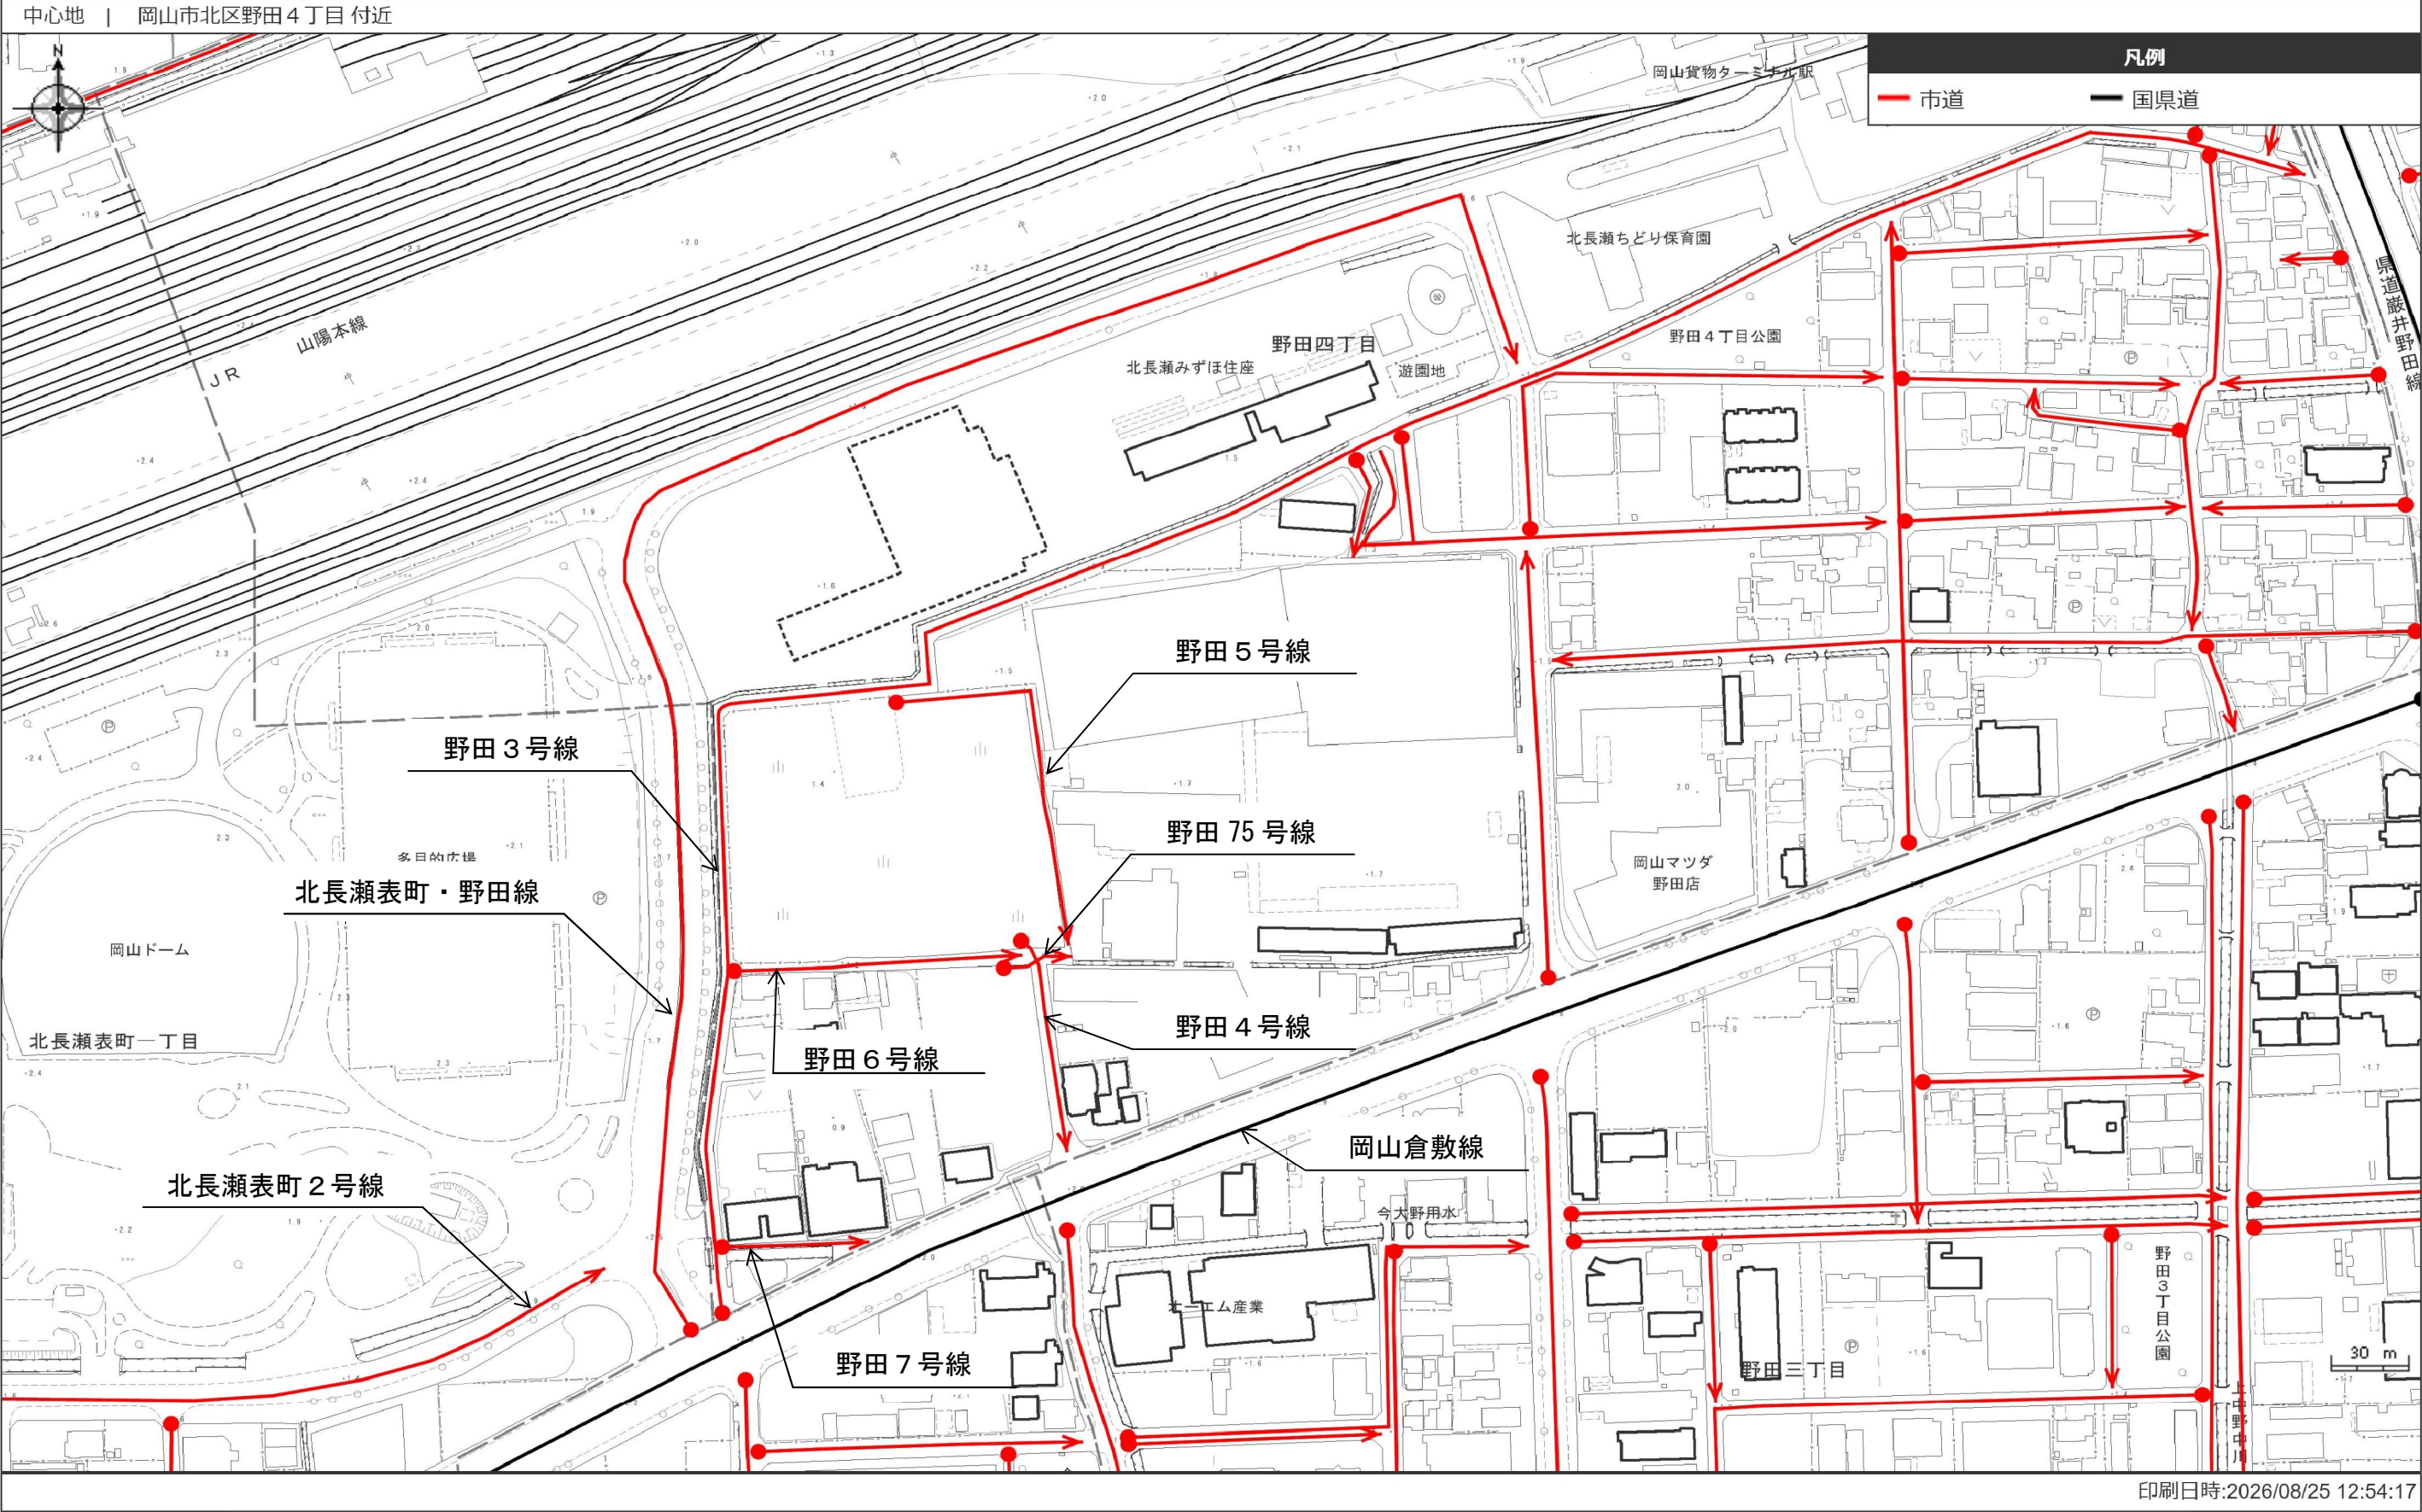

別紙資料3 市道北長瀬表町2号線整備計画図


市道北長瀬表町2号線予備設計及び測量業務委託
計 画 平 面 図
岡山市北区北長瀬表町一丁目地内
縮尺 1/500

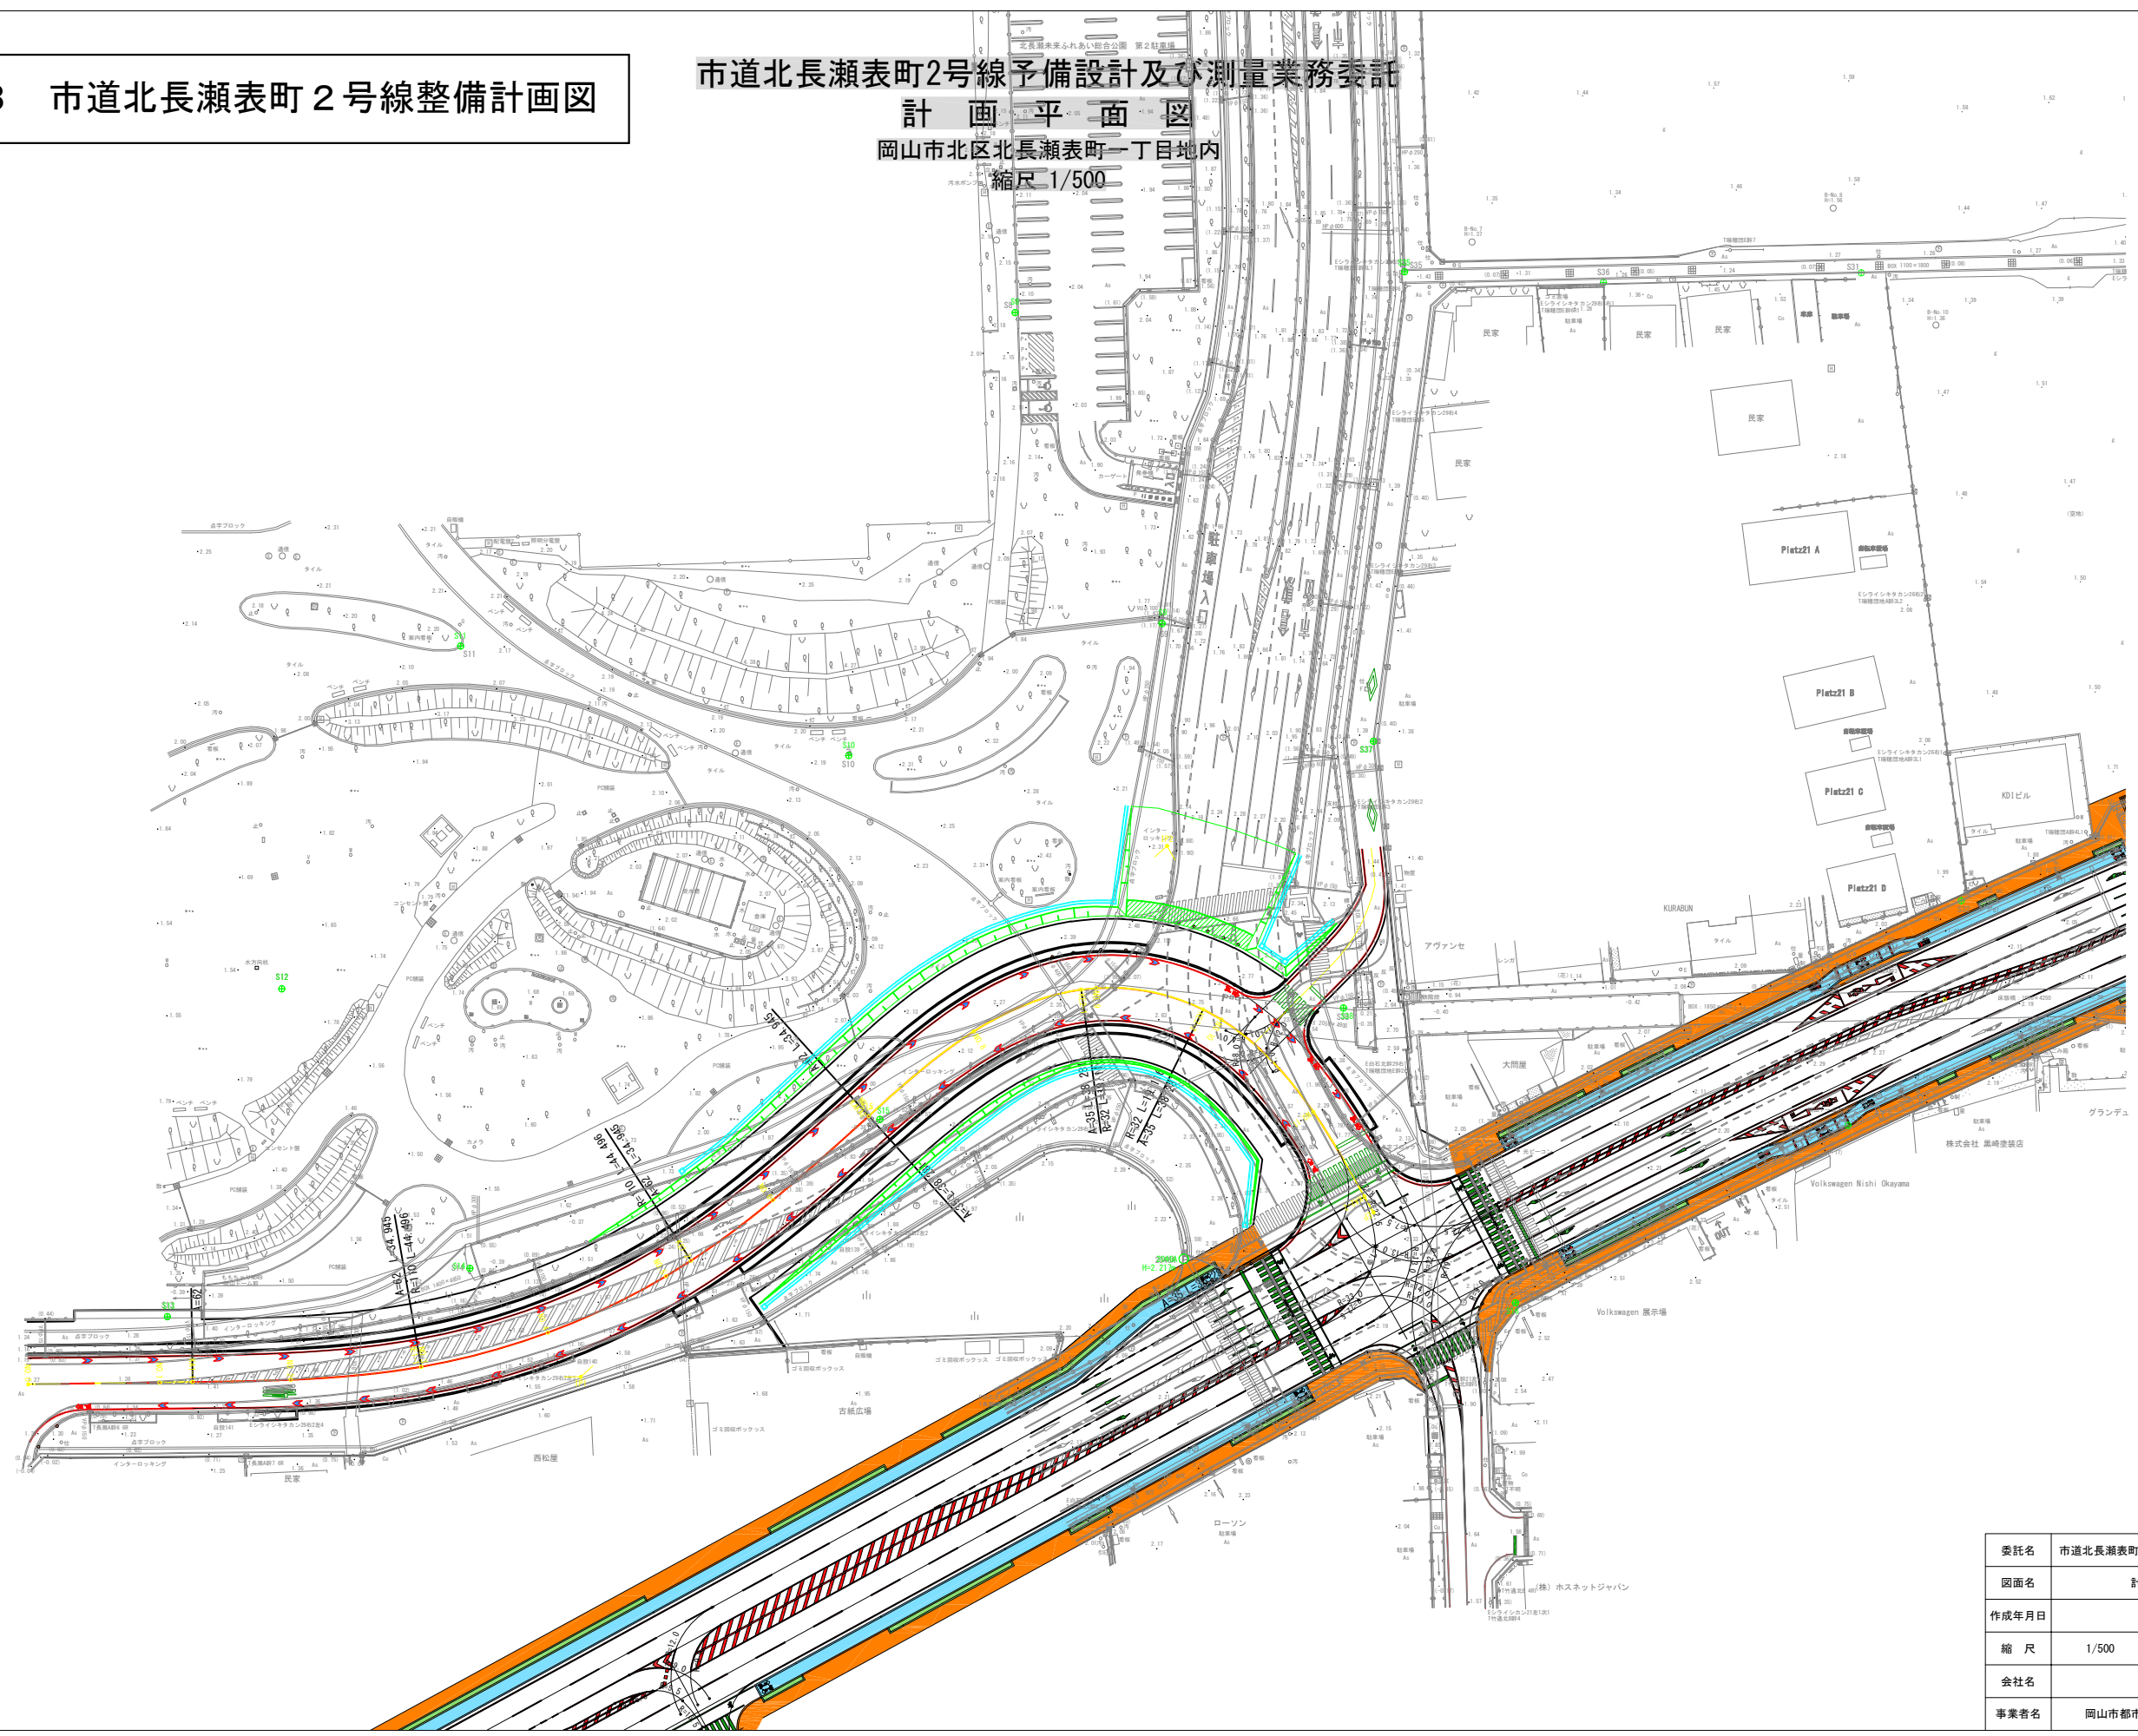

委託名	市道北長瀬表町2号線予備設計及び測量業務委託		
図面名	計 画 平 面 図		
作成年月日	令和8年 月 日		
縮 尺	1/500	図面番号	
会社名			
事業者名	岡山市都市整備局 道路部 道路計画課		


別紙資料 4 市道野田 3 号線整備計画図

市道野田3号線予備設計及び測量業務委託
岡山市北区野田四丁目地内
平面図 S=1:500

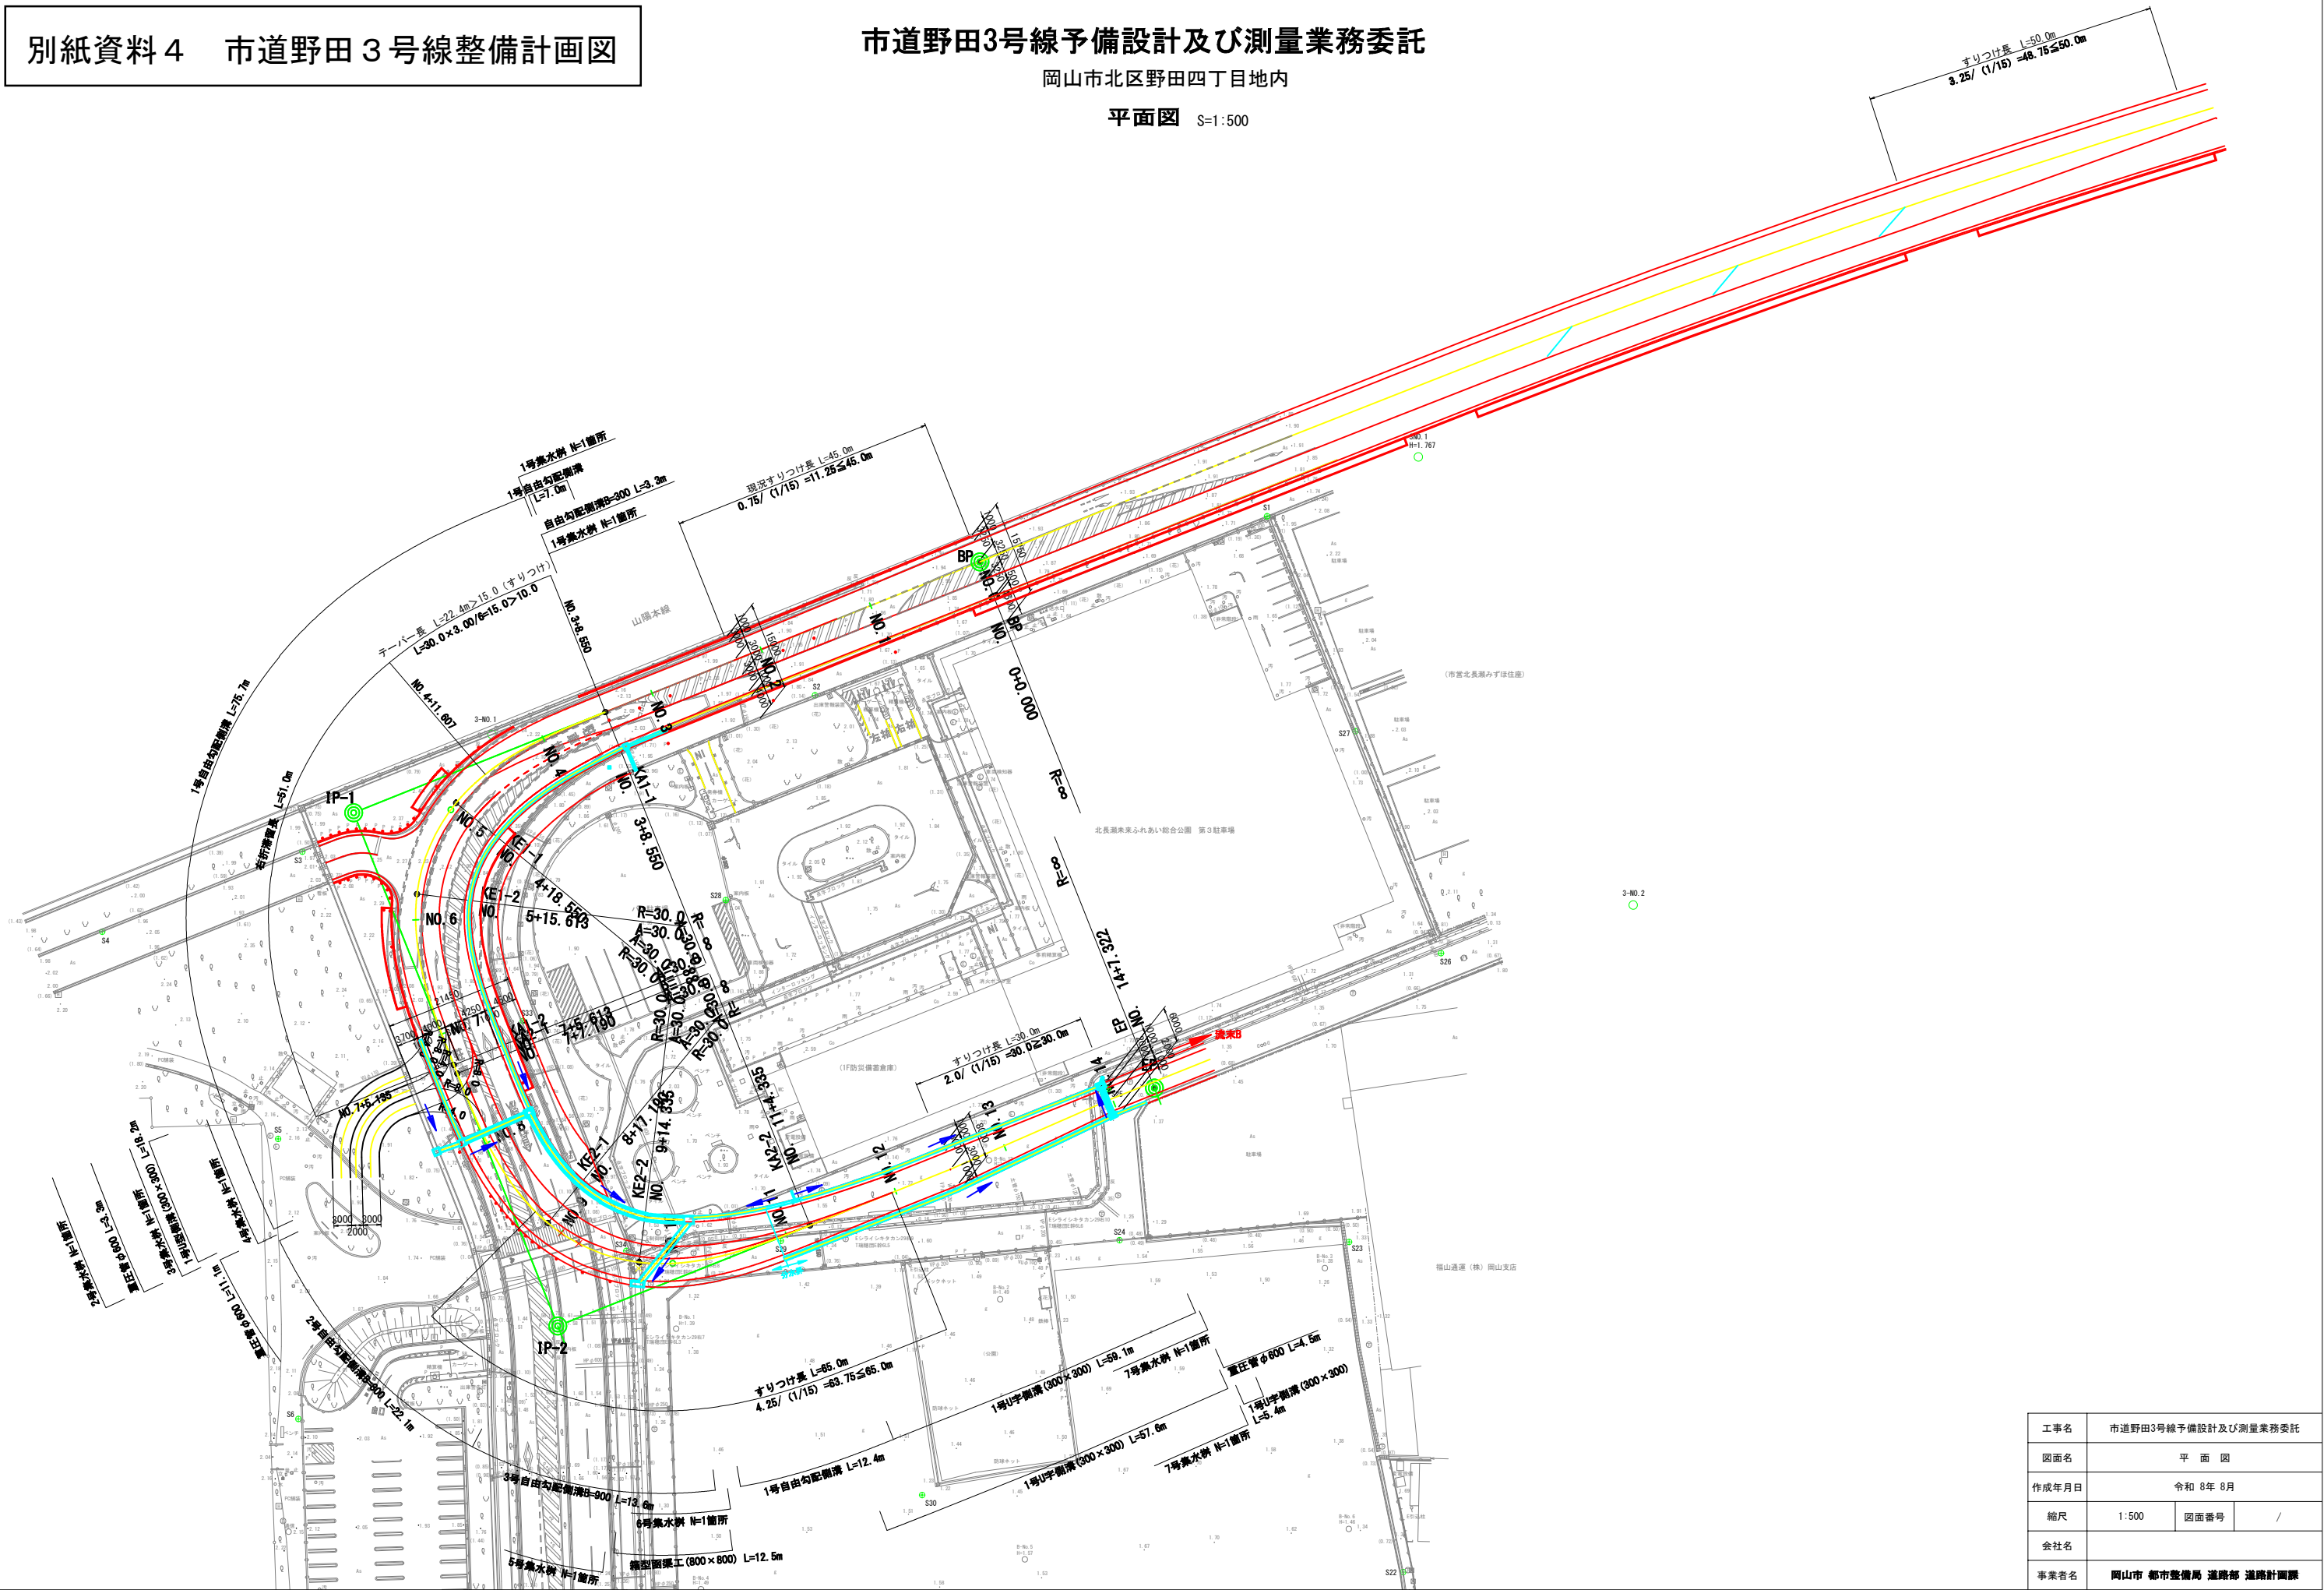

工事名	市道野田3号線予備設計及び測量業務委託		
図面名	平 面 図		
作成年月日	令和 8年 8月		
縮尺	1:500	図面番号	/
会社名			
事業者名	岡山市 都市整備局 道路部 道路計画課		

別紙資料5 電気・通信

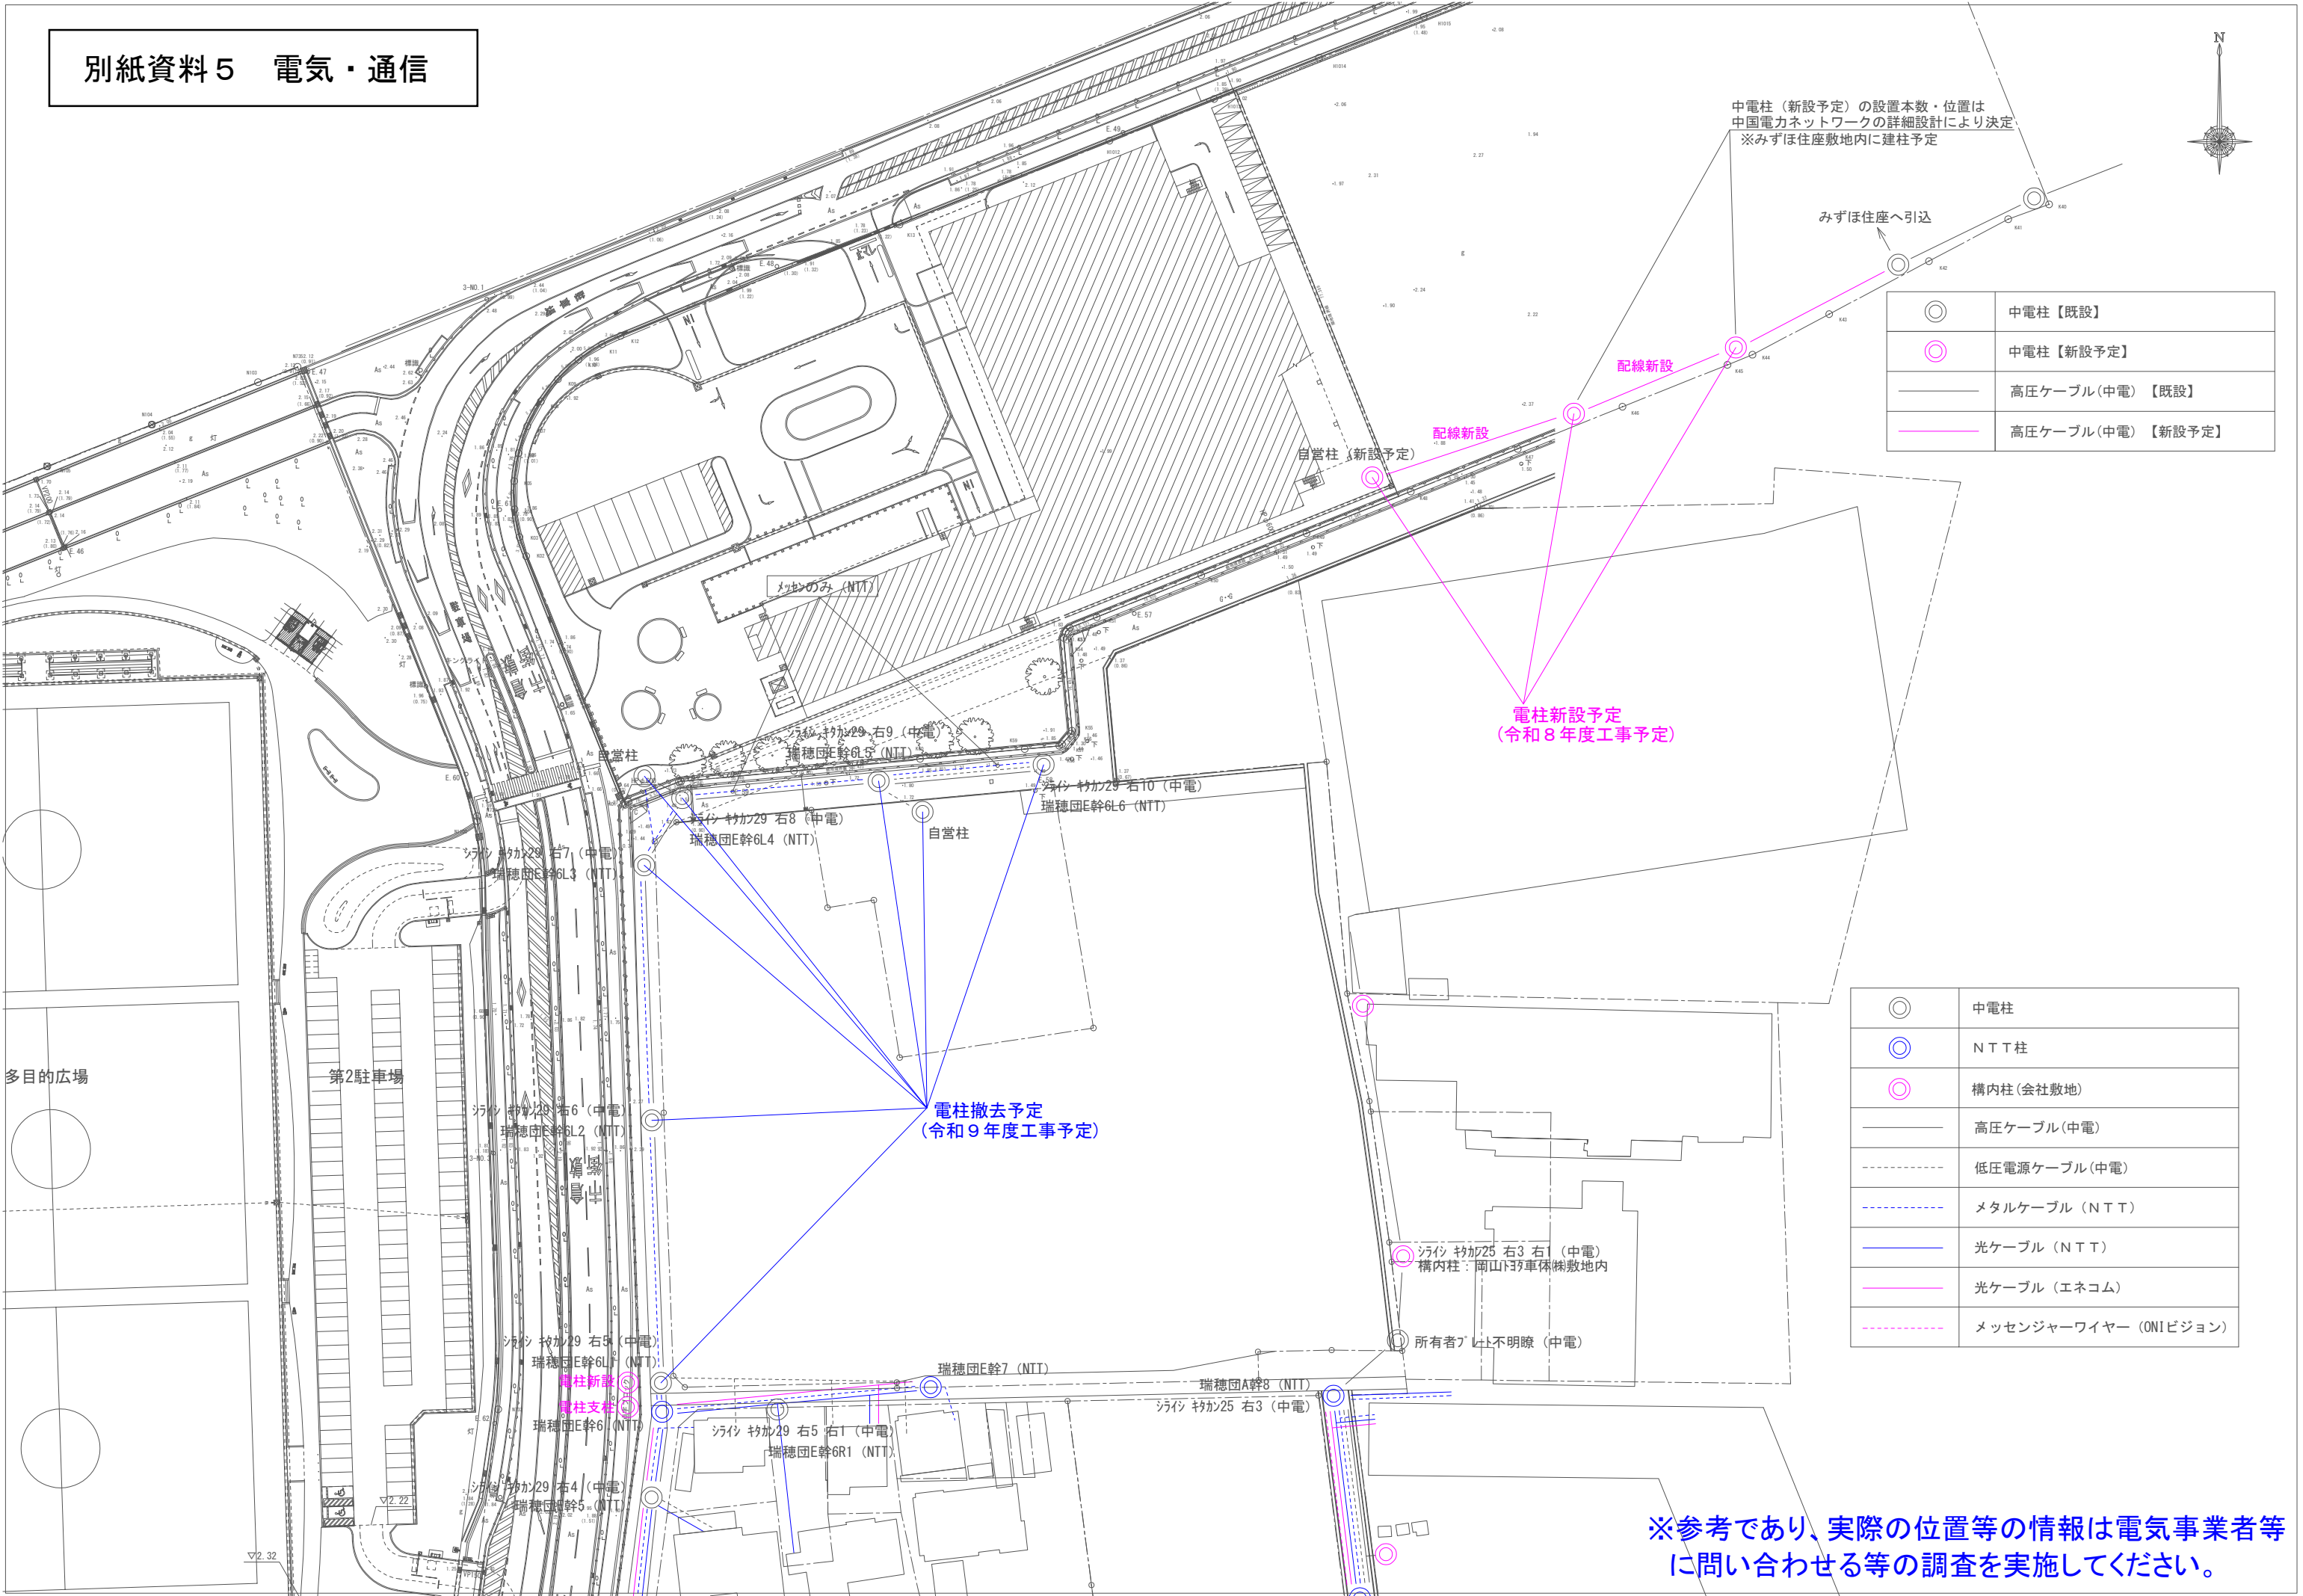

中電柱（新設予定）の設置本数・位置は
中国電力ネットワークの詳細設計により決定
※みずほ住座敷地内に建柱予定

みずほ住座へ引込

	中電柱【既設】
	中電柱【新設予定】
	高圧ケーブル(中電)【既設】
	高圧ケーブル(中電)【新設予定】


電柱新設予定
(令和8年度工事予定)

電柱撤去予定
(令和9年度工事予定)

	中電柱
	NTT柱
	構内柱(会社敷地)
	高圧ケーブル(中電)
	低圧電源ケーブル(中電)
	メタルケーブル (NTT)
	光ケーブル (NTT)
	光ケーブル (エネコム)
	メッセンジャーワイヤー (ON1ビジョン)

※参考であり、実際の位置等の情報は電気事業者等
に問い合わせる等の調査を実施してください。


別紙資料 6 ガス 図面配置図

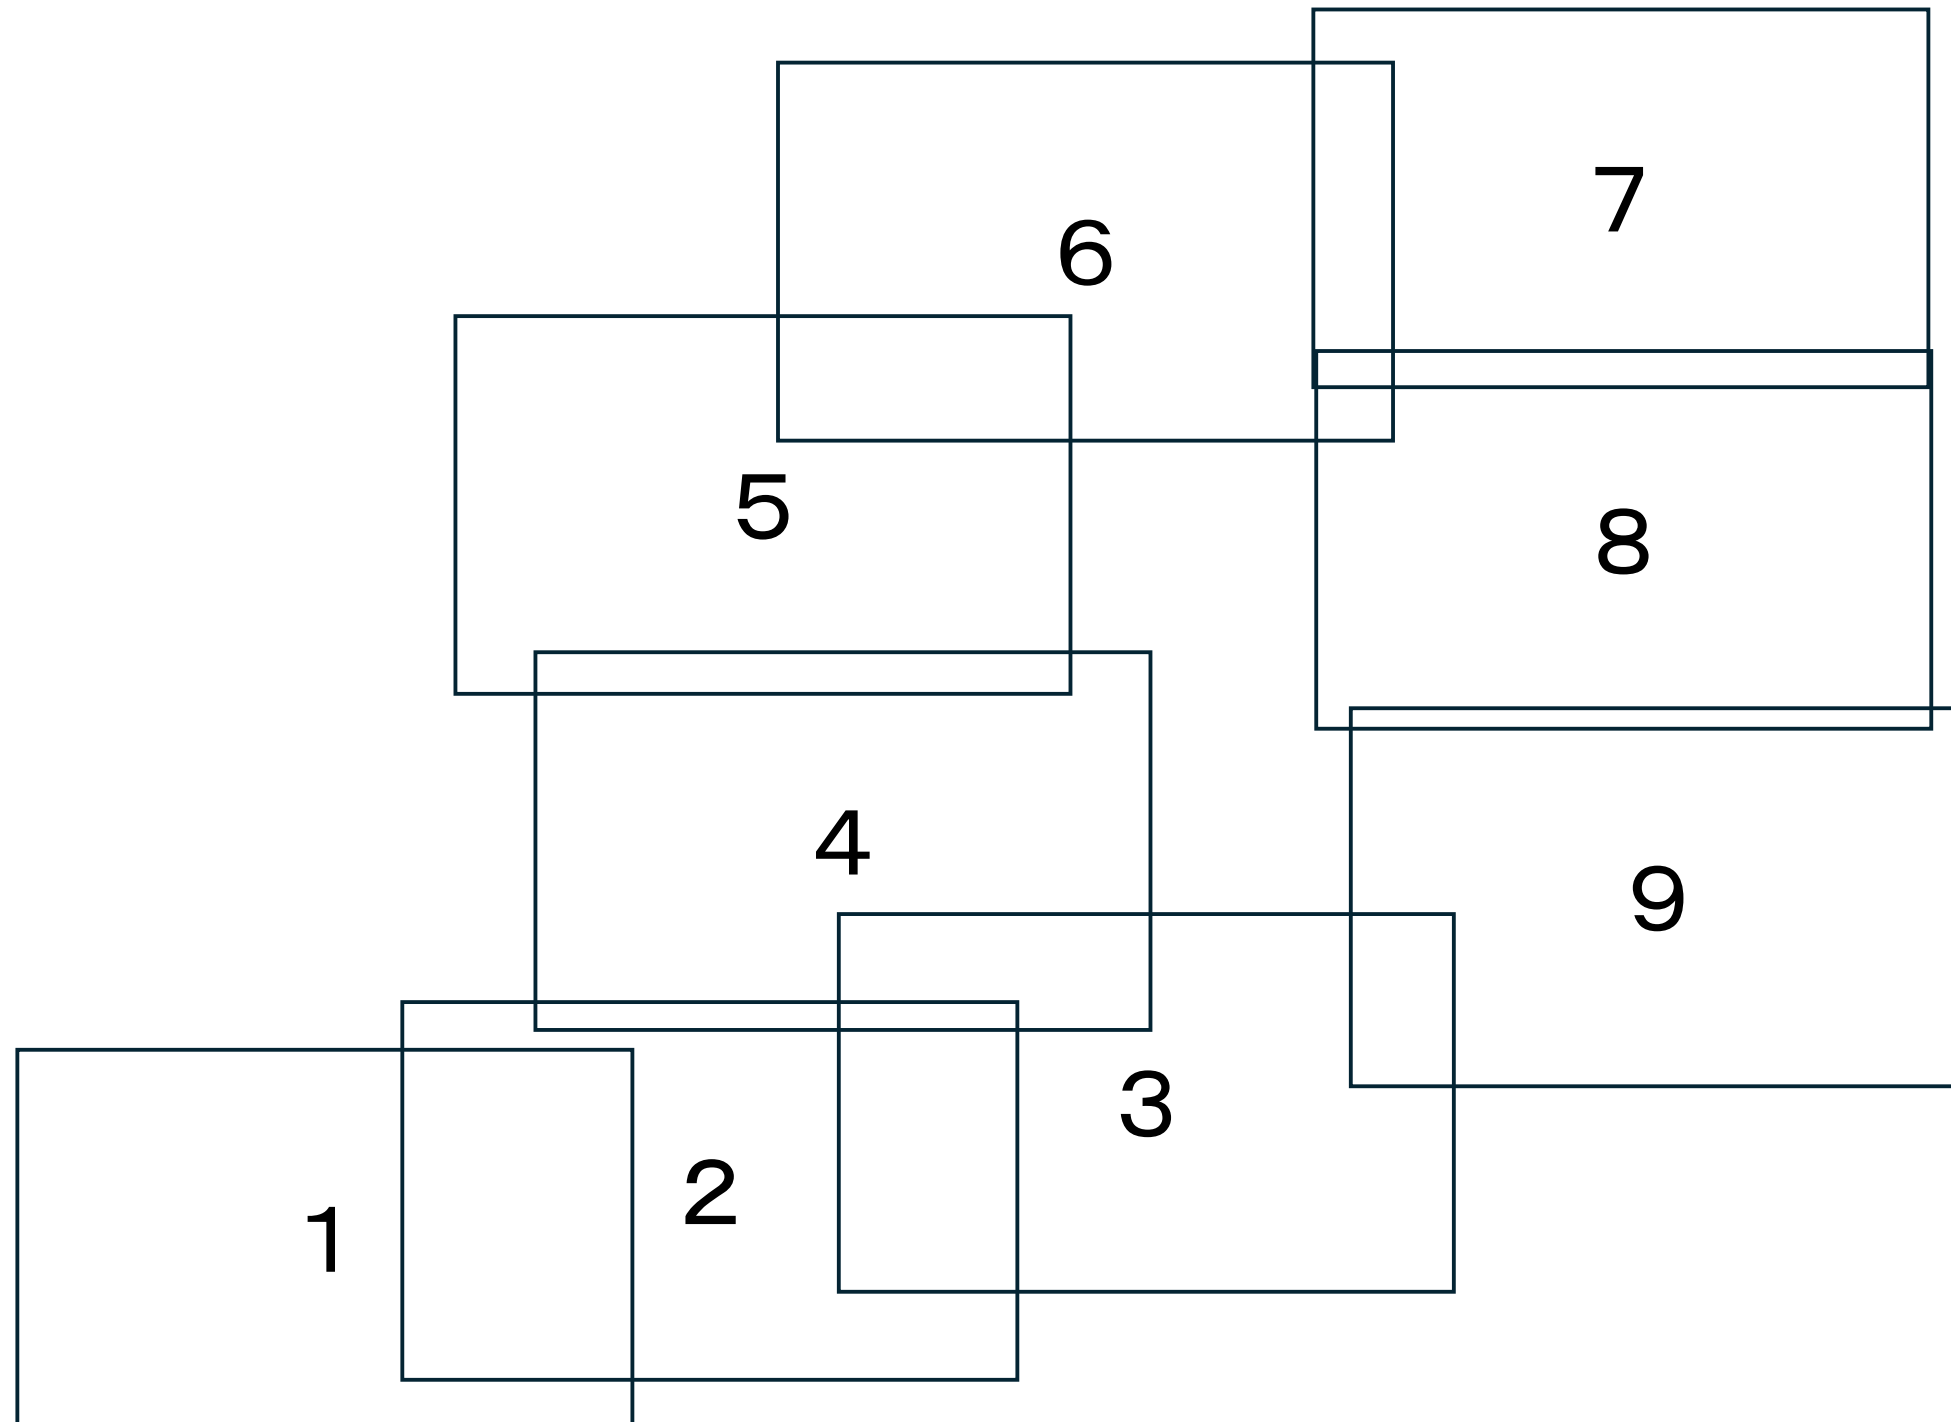

別紙資料6 ガス 1

北長瀬表町一丁目

- 低圧管（既設）
- 中圧管（既設）
- - 低圧管（計画）
- - 中圧管（計画）

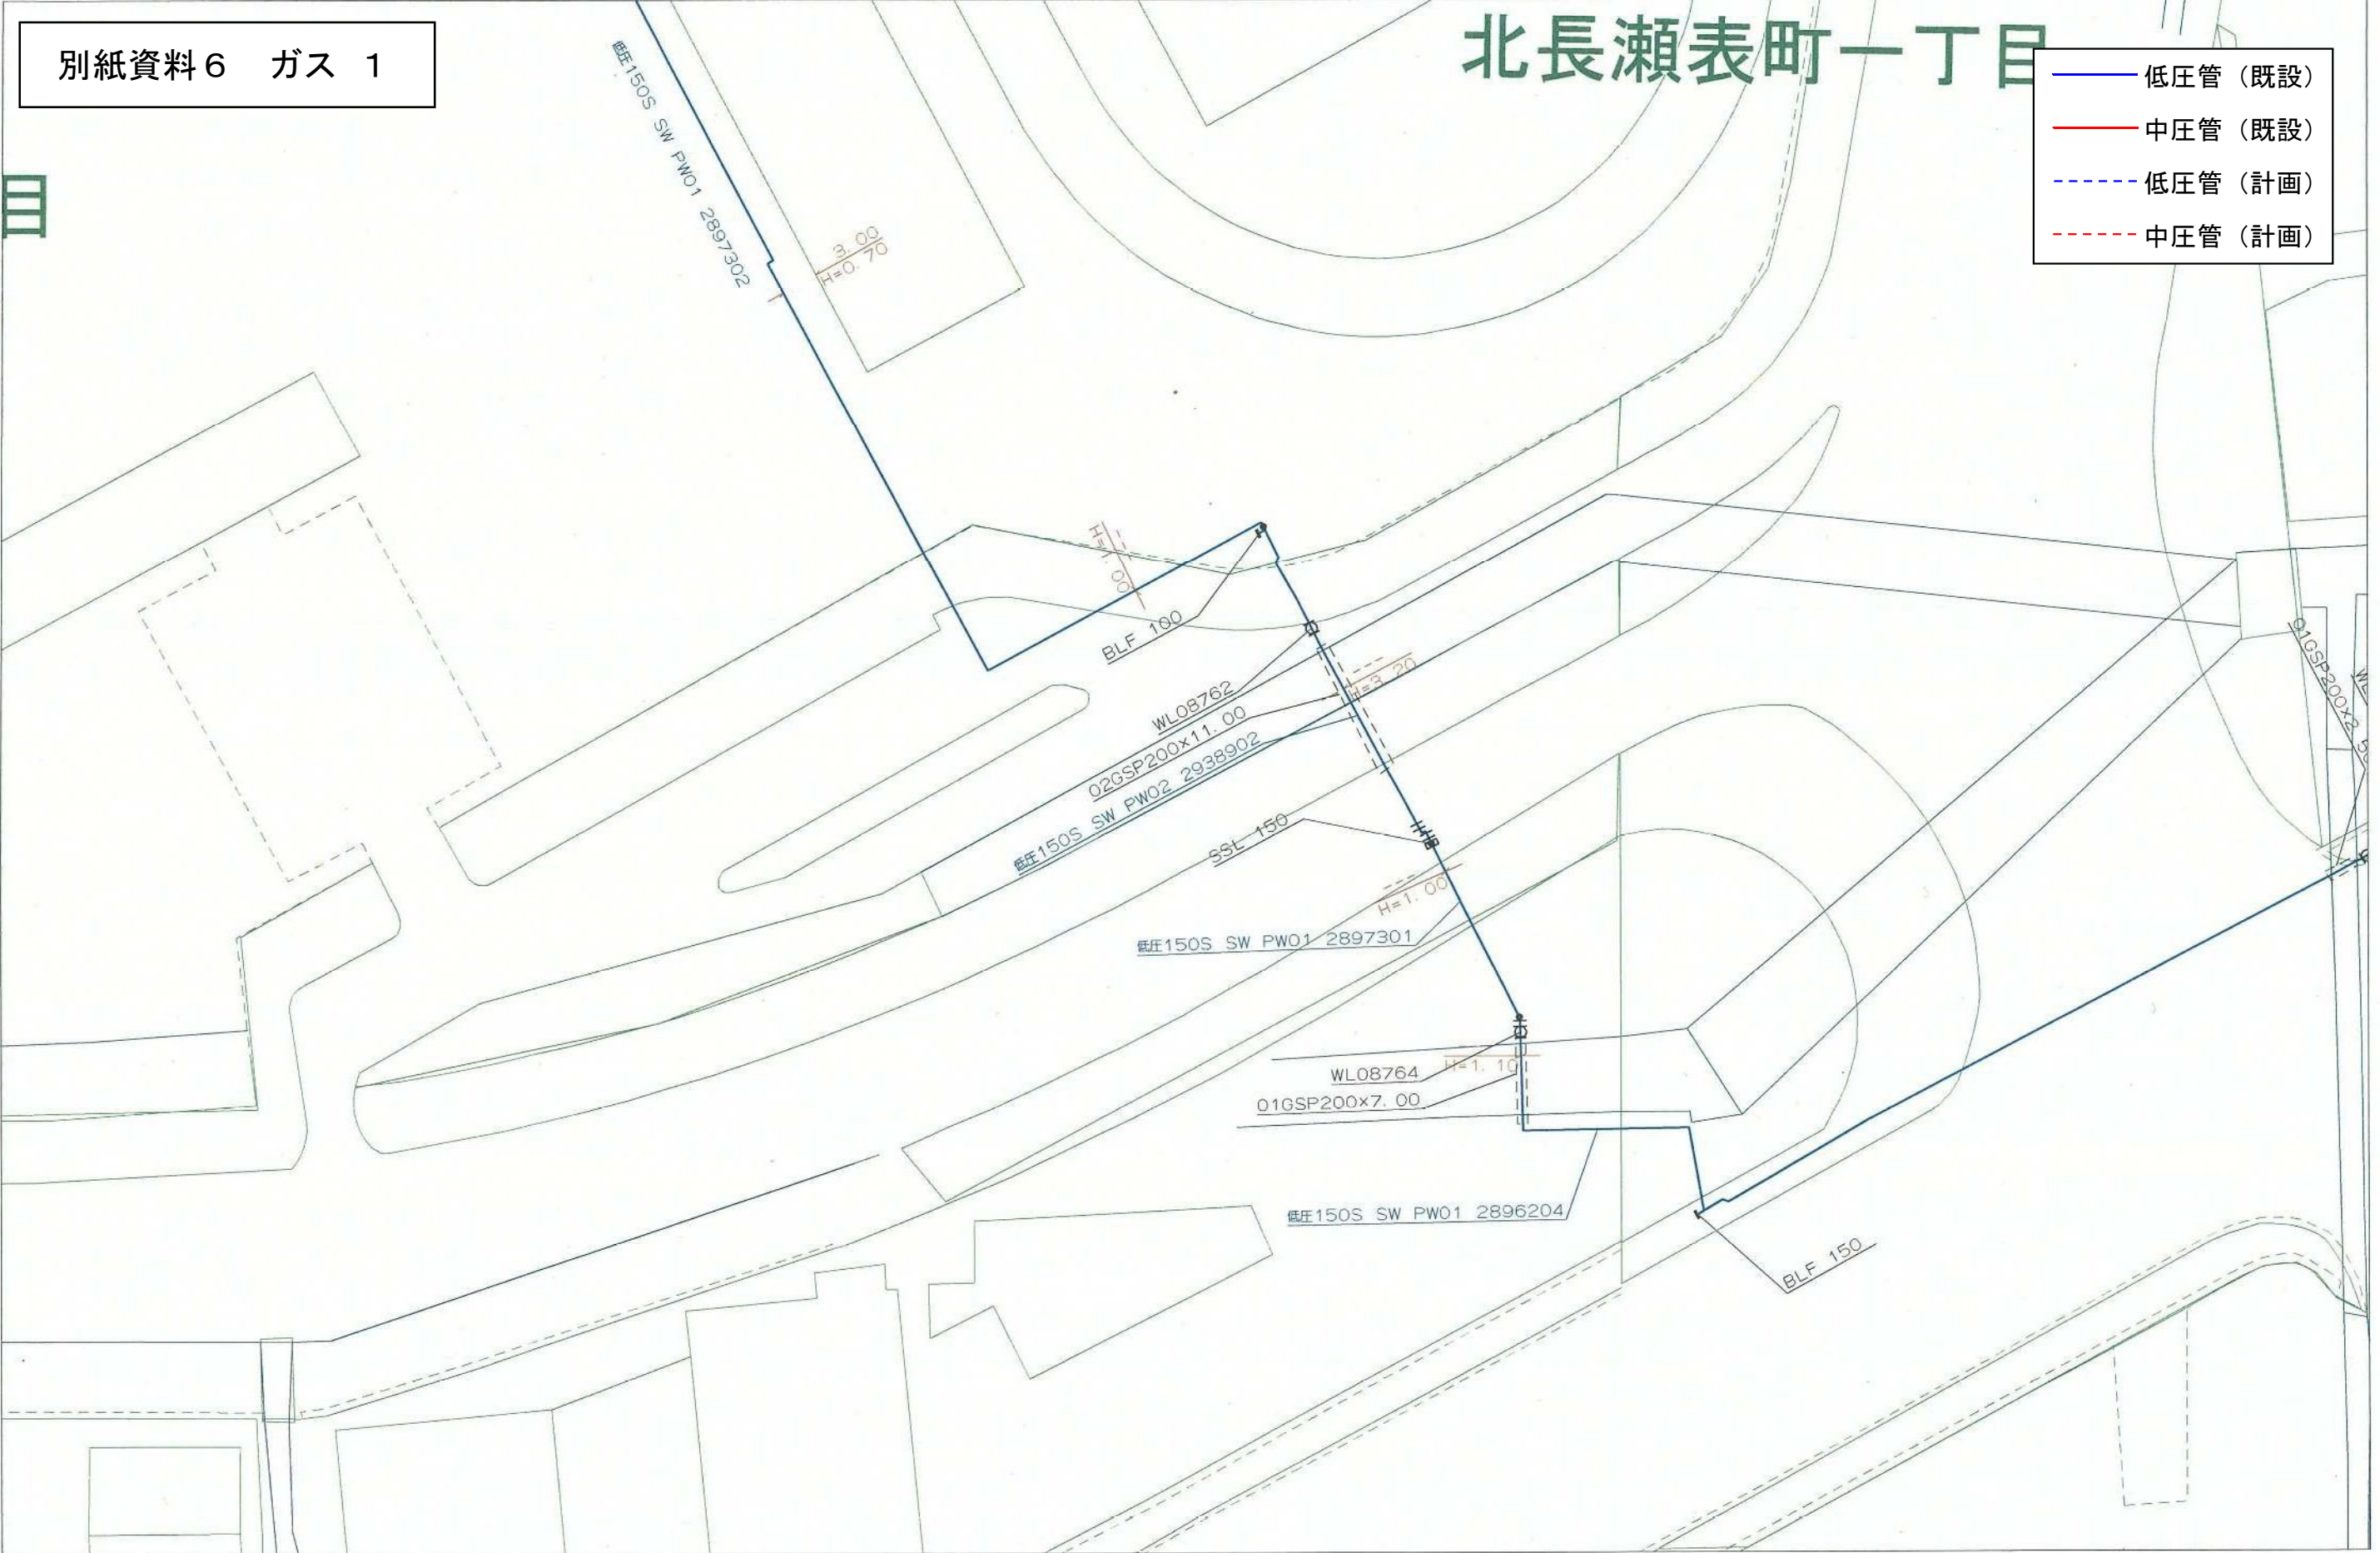

別紙資料 6 ガス 2


北長瀬表町一丁目

今一丁目


- 低圧管 (既設)
- 中圧管 (既設)
- - 低圧管 (計画)
- - 中圧管 (計画)



別紙資料6 ガス 3

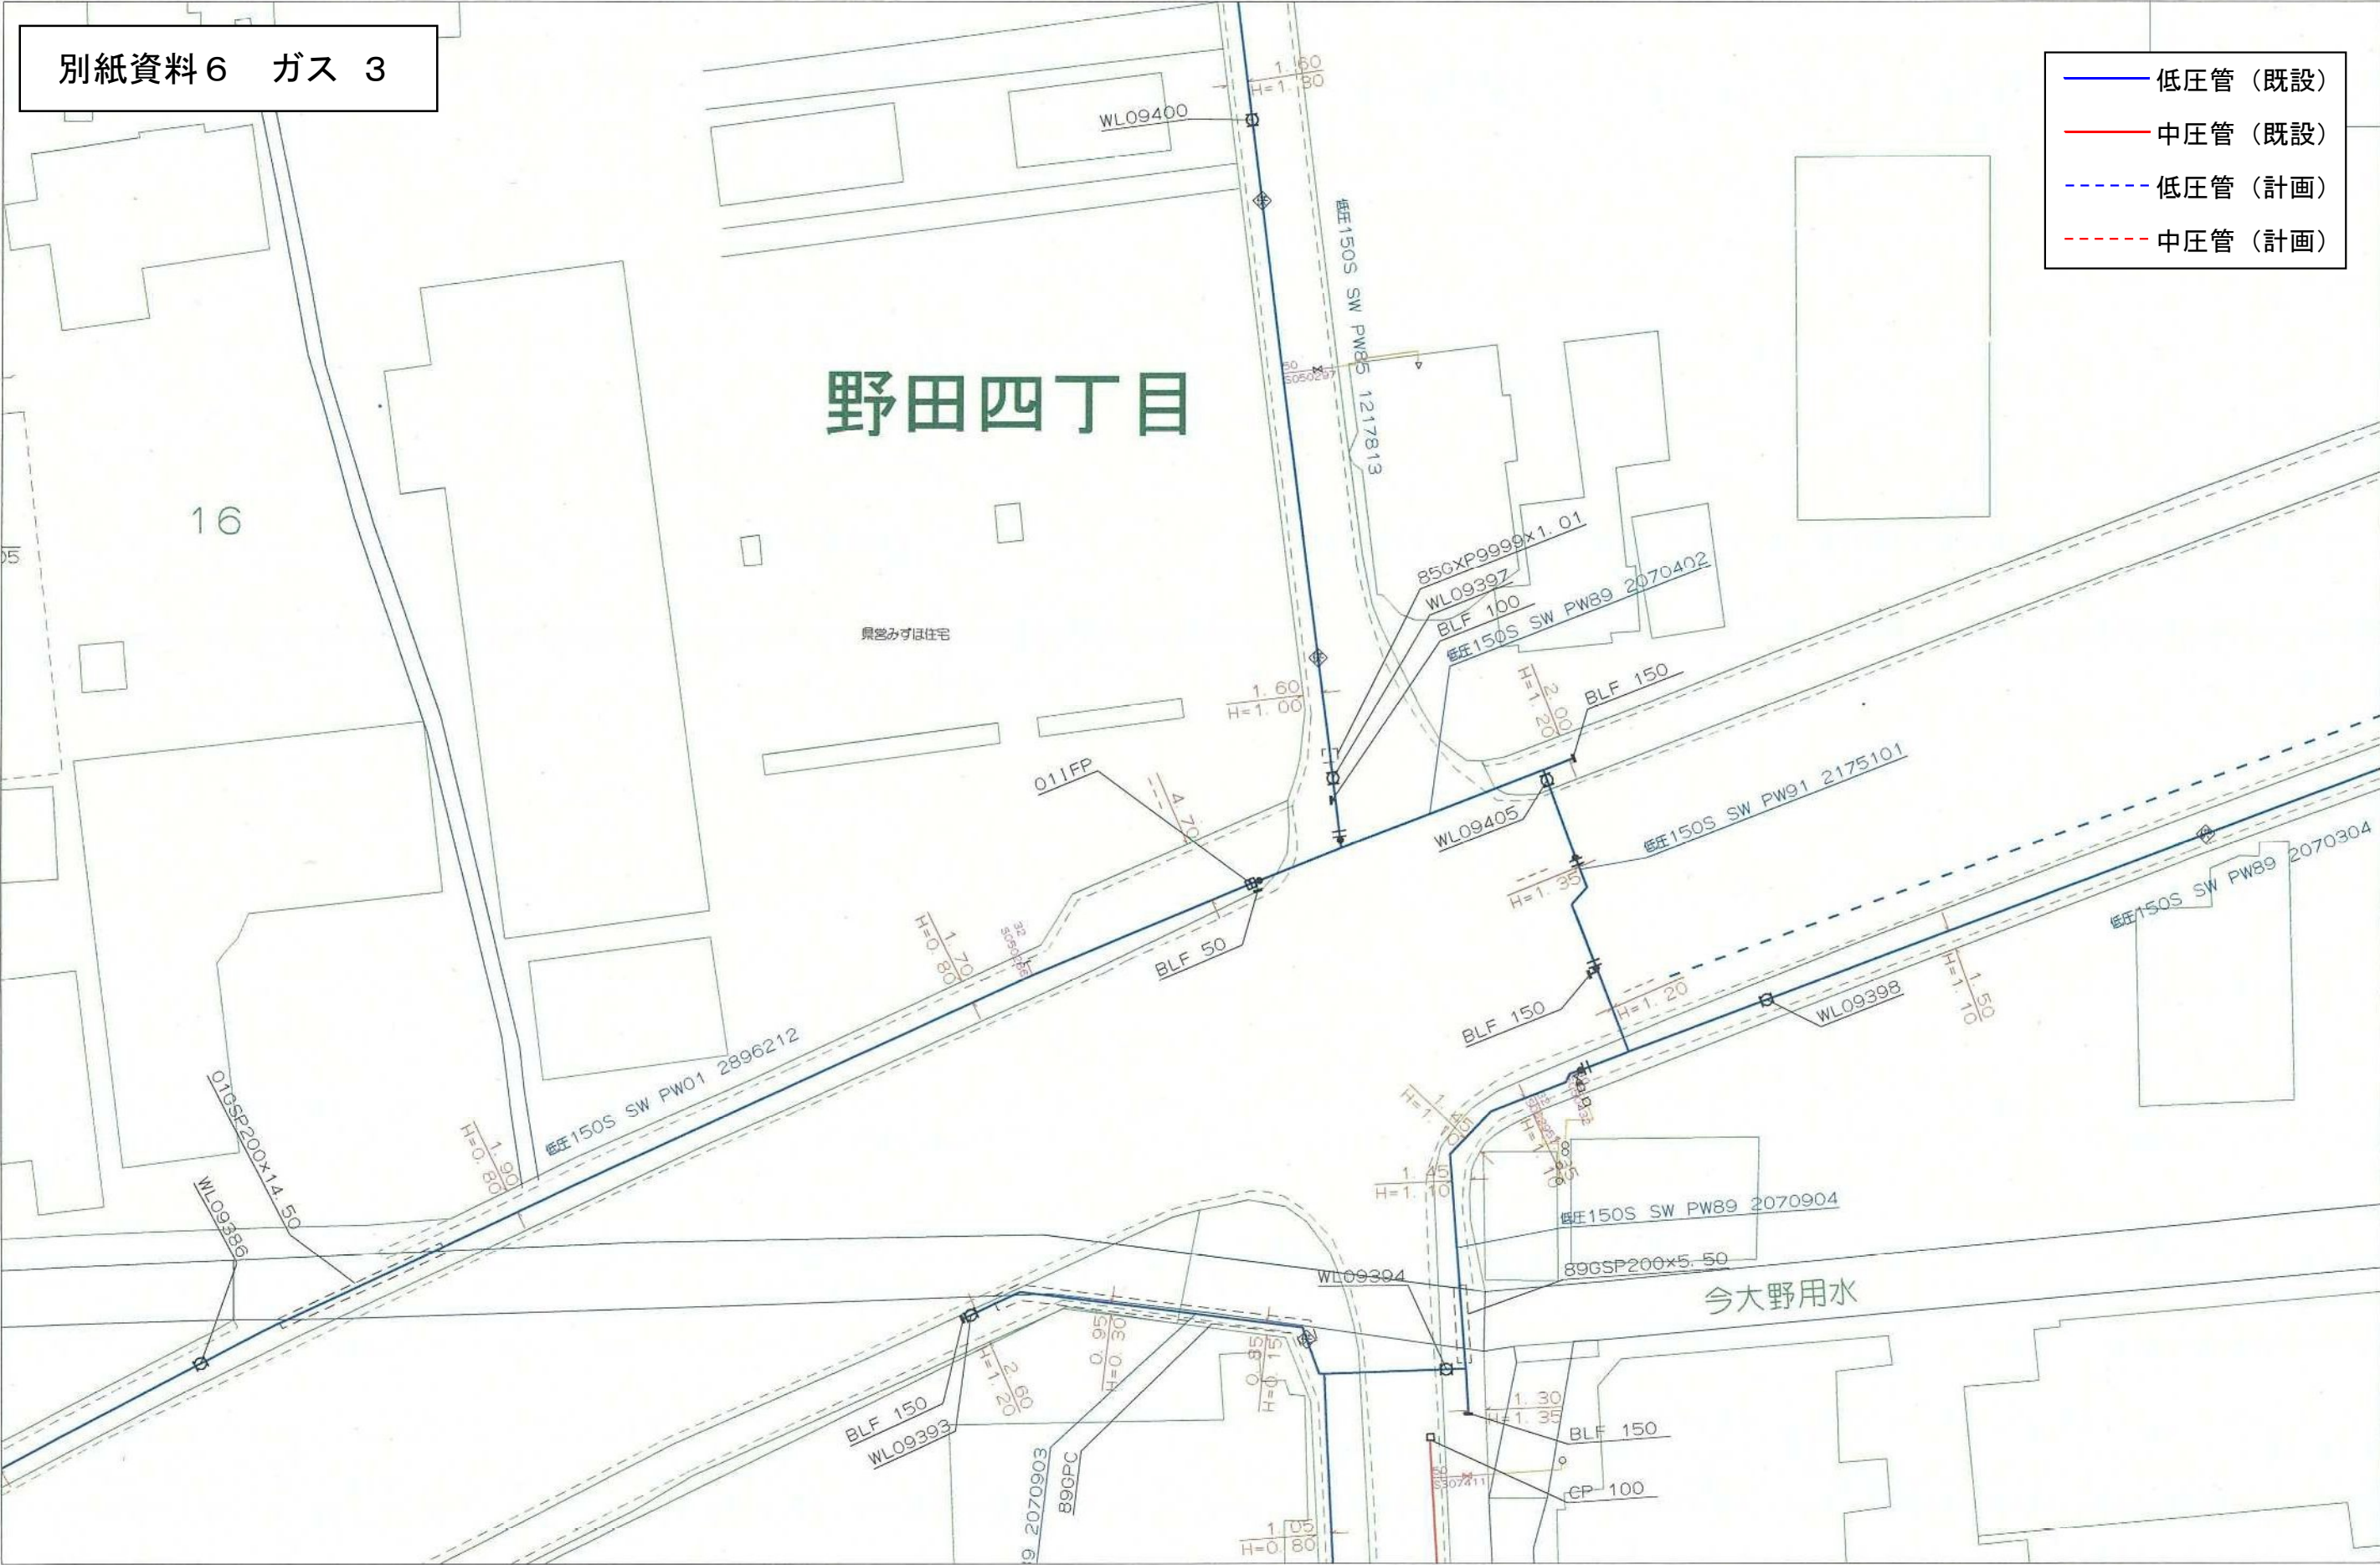


— 低压管（既設）
 — 中压管（既設）
 - - 低压管（計画）
 - - 中压管（計画）

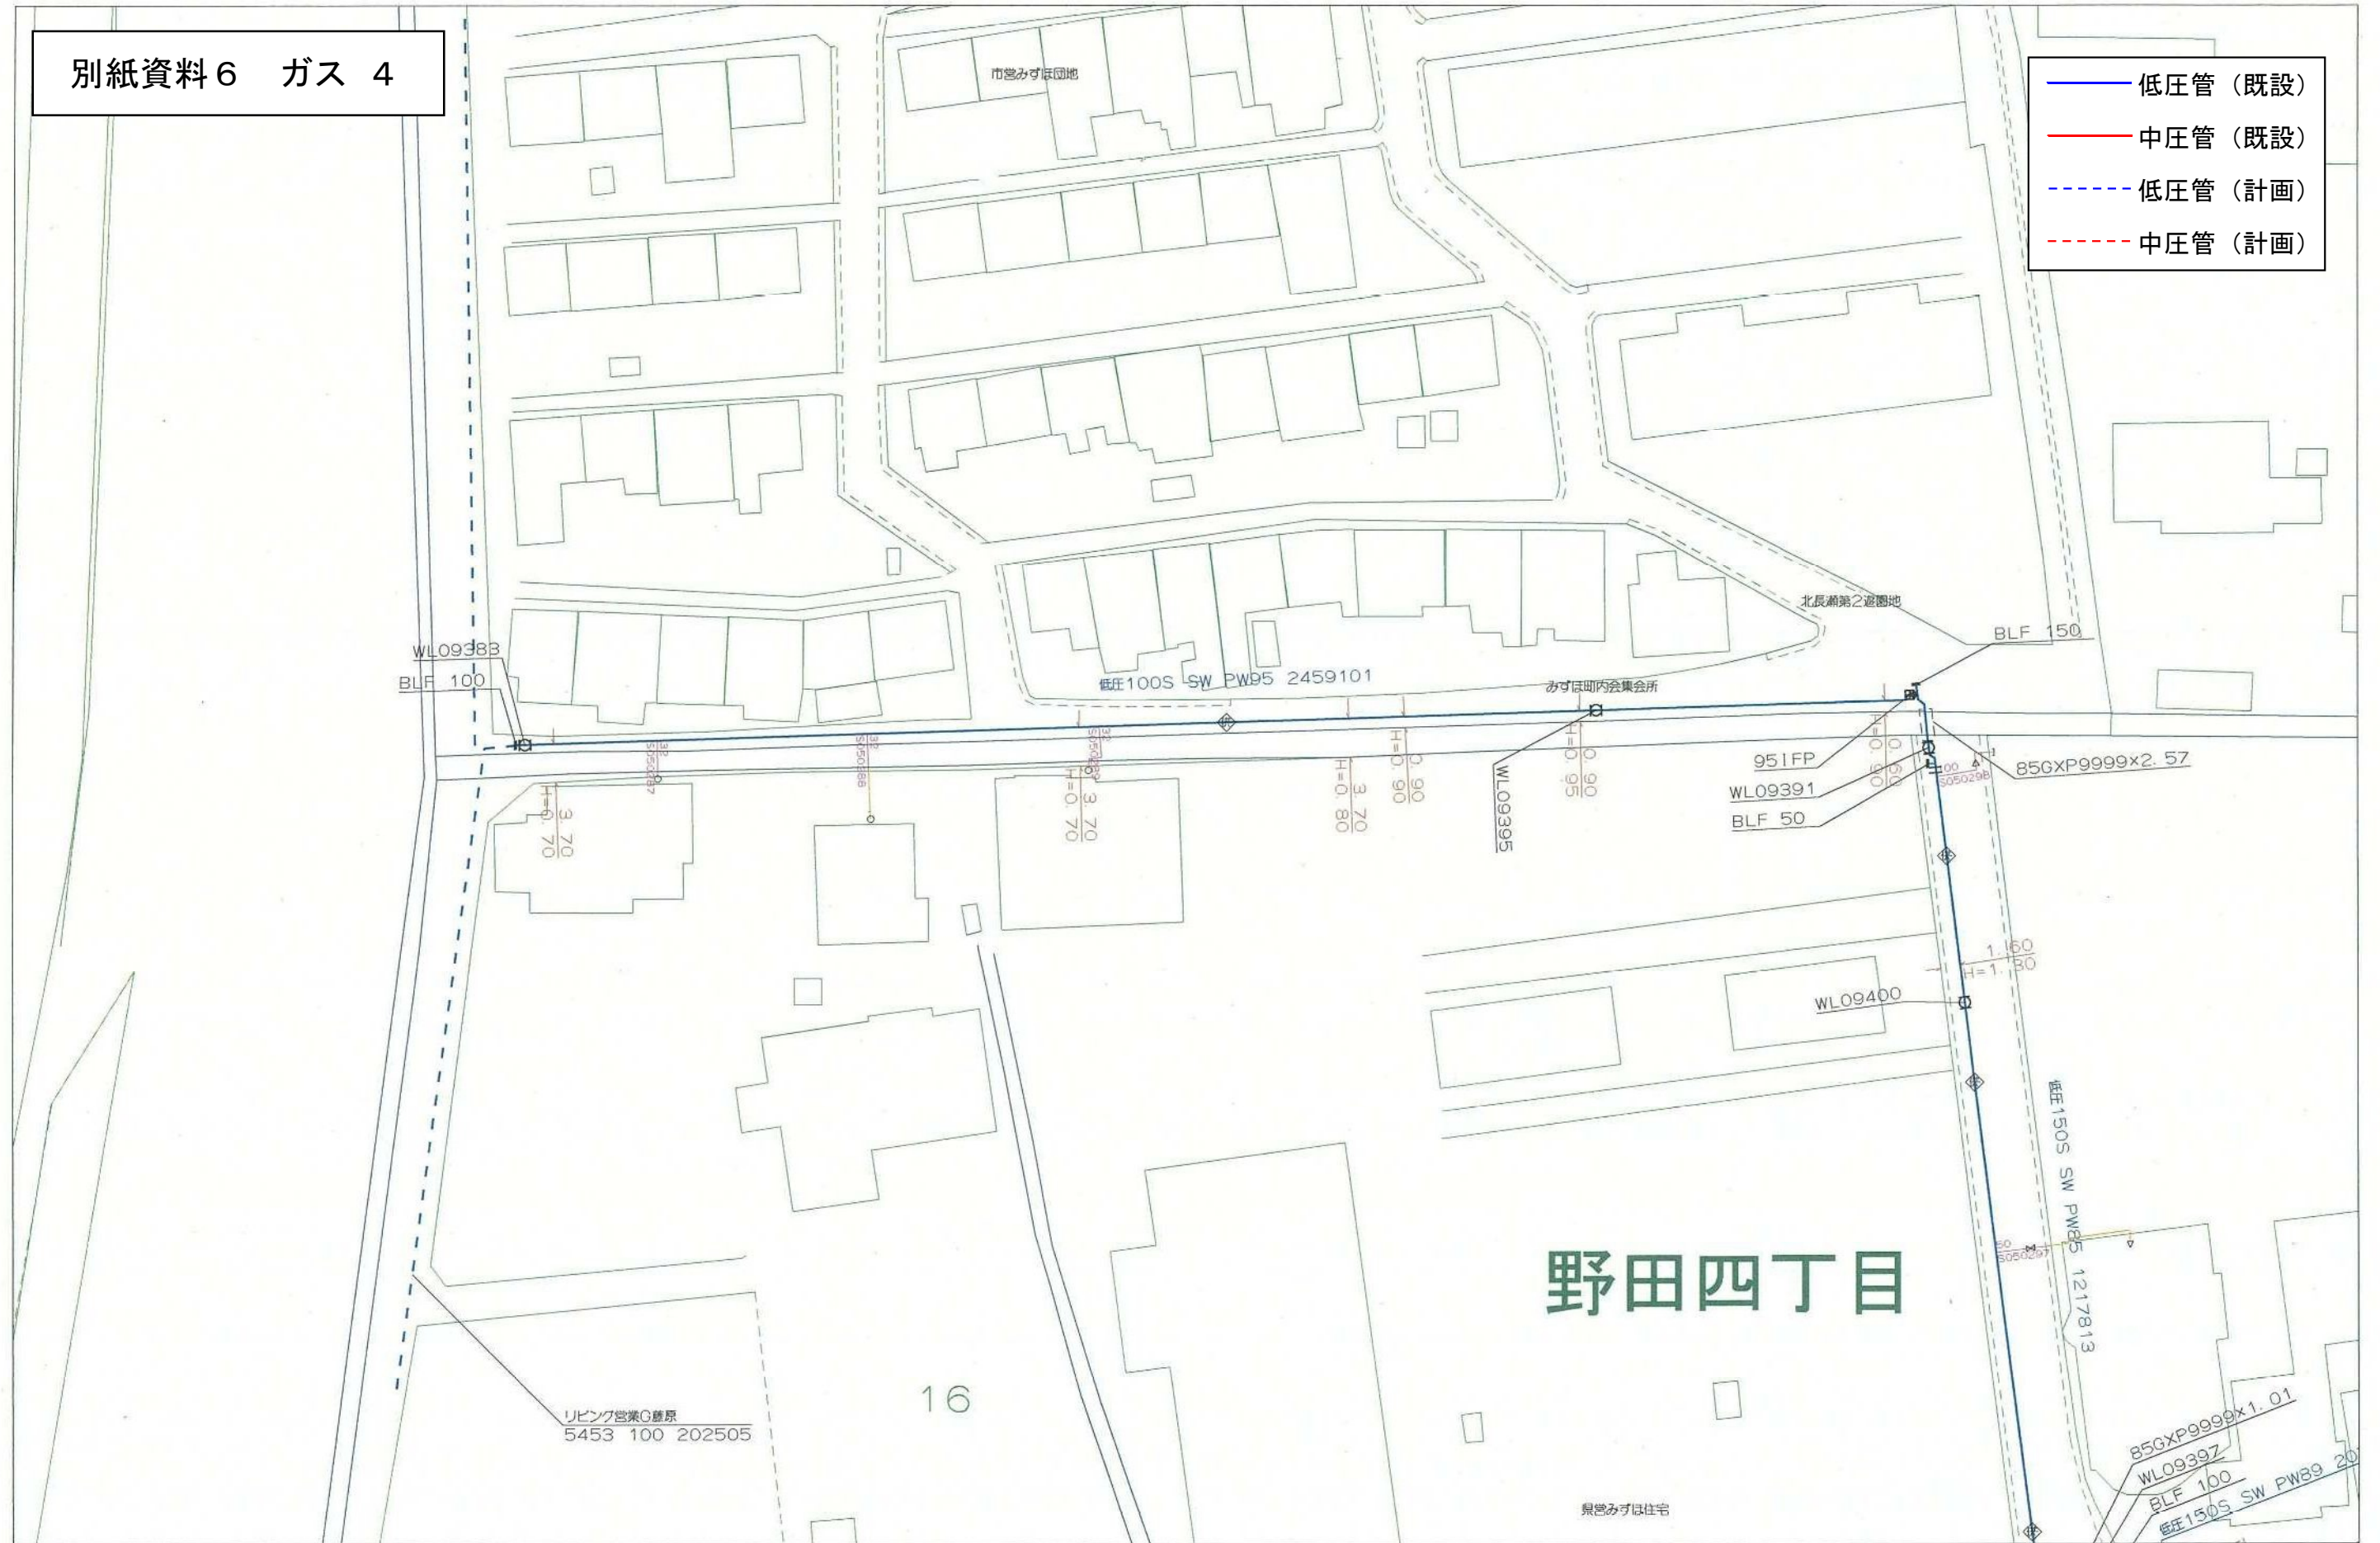





別紙資料6 ガス 6

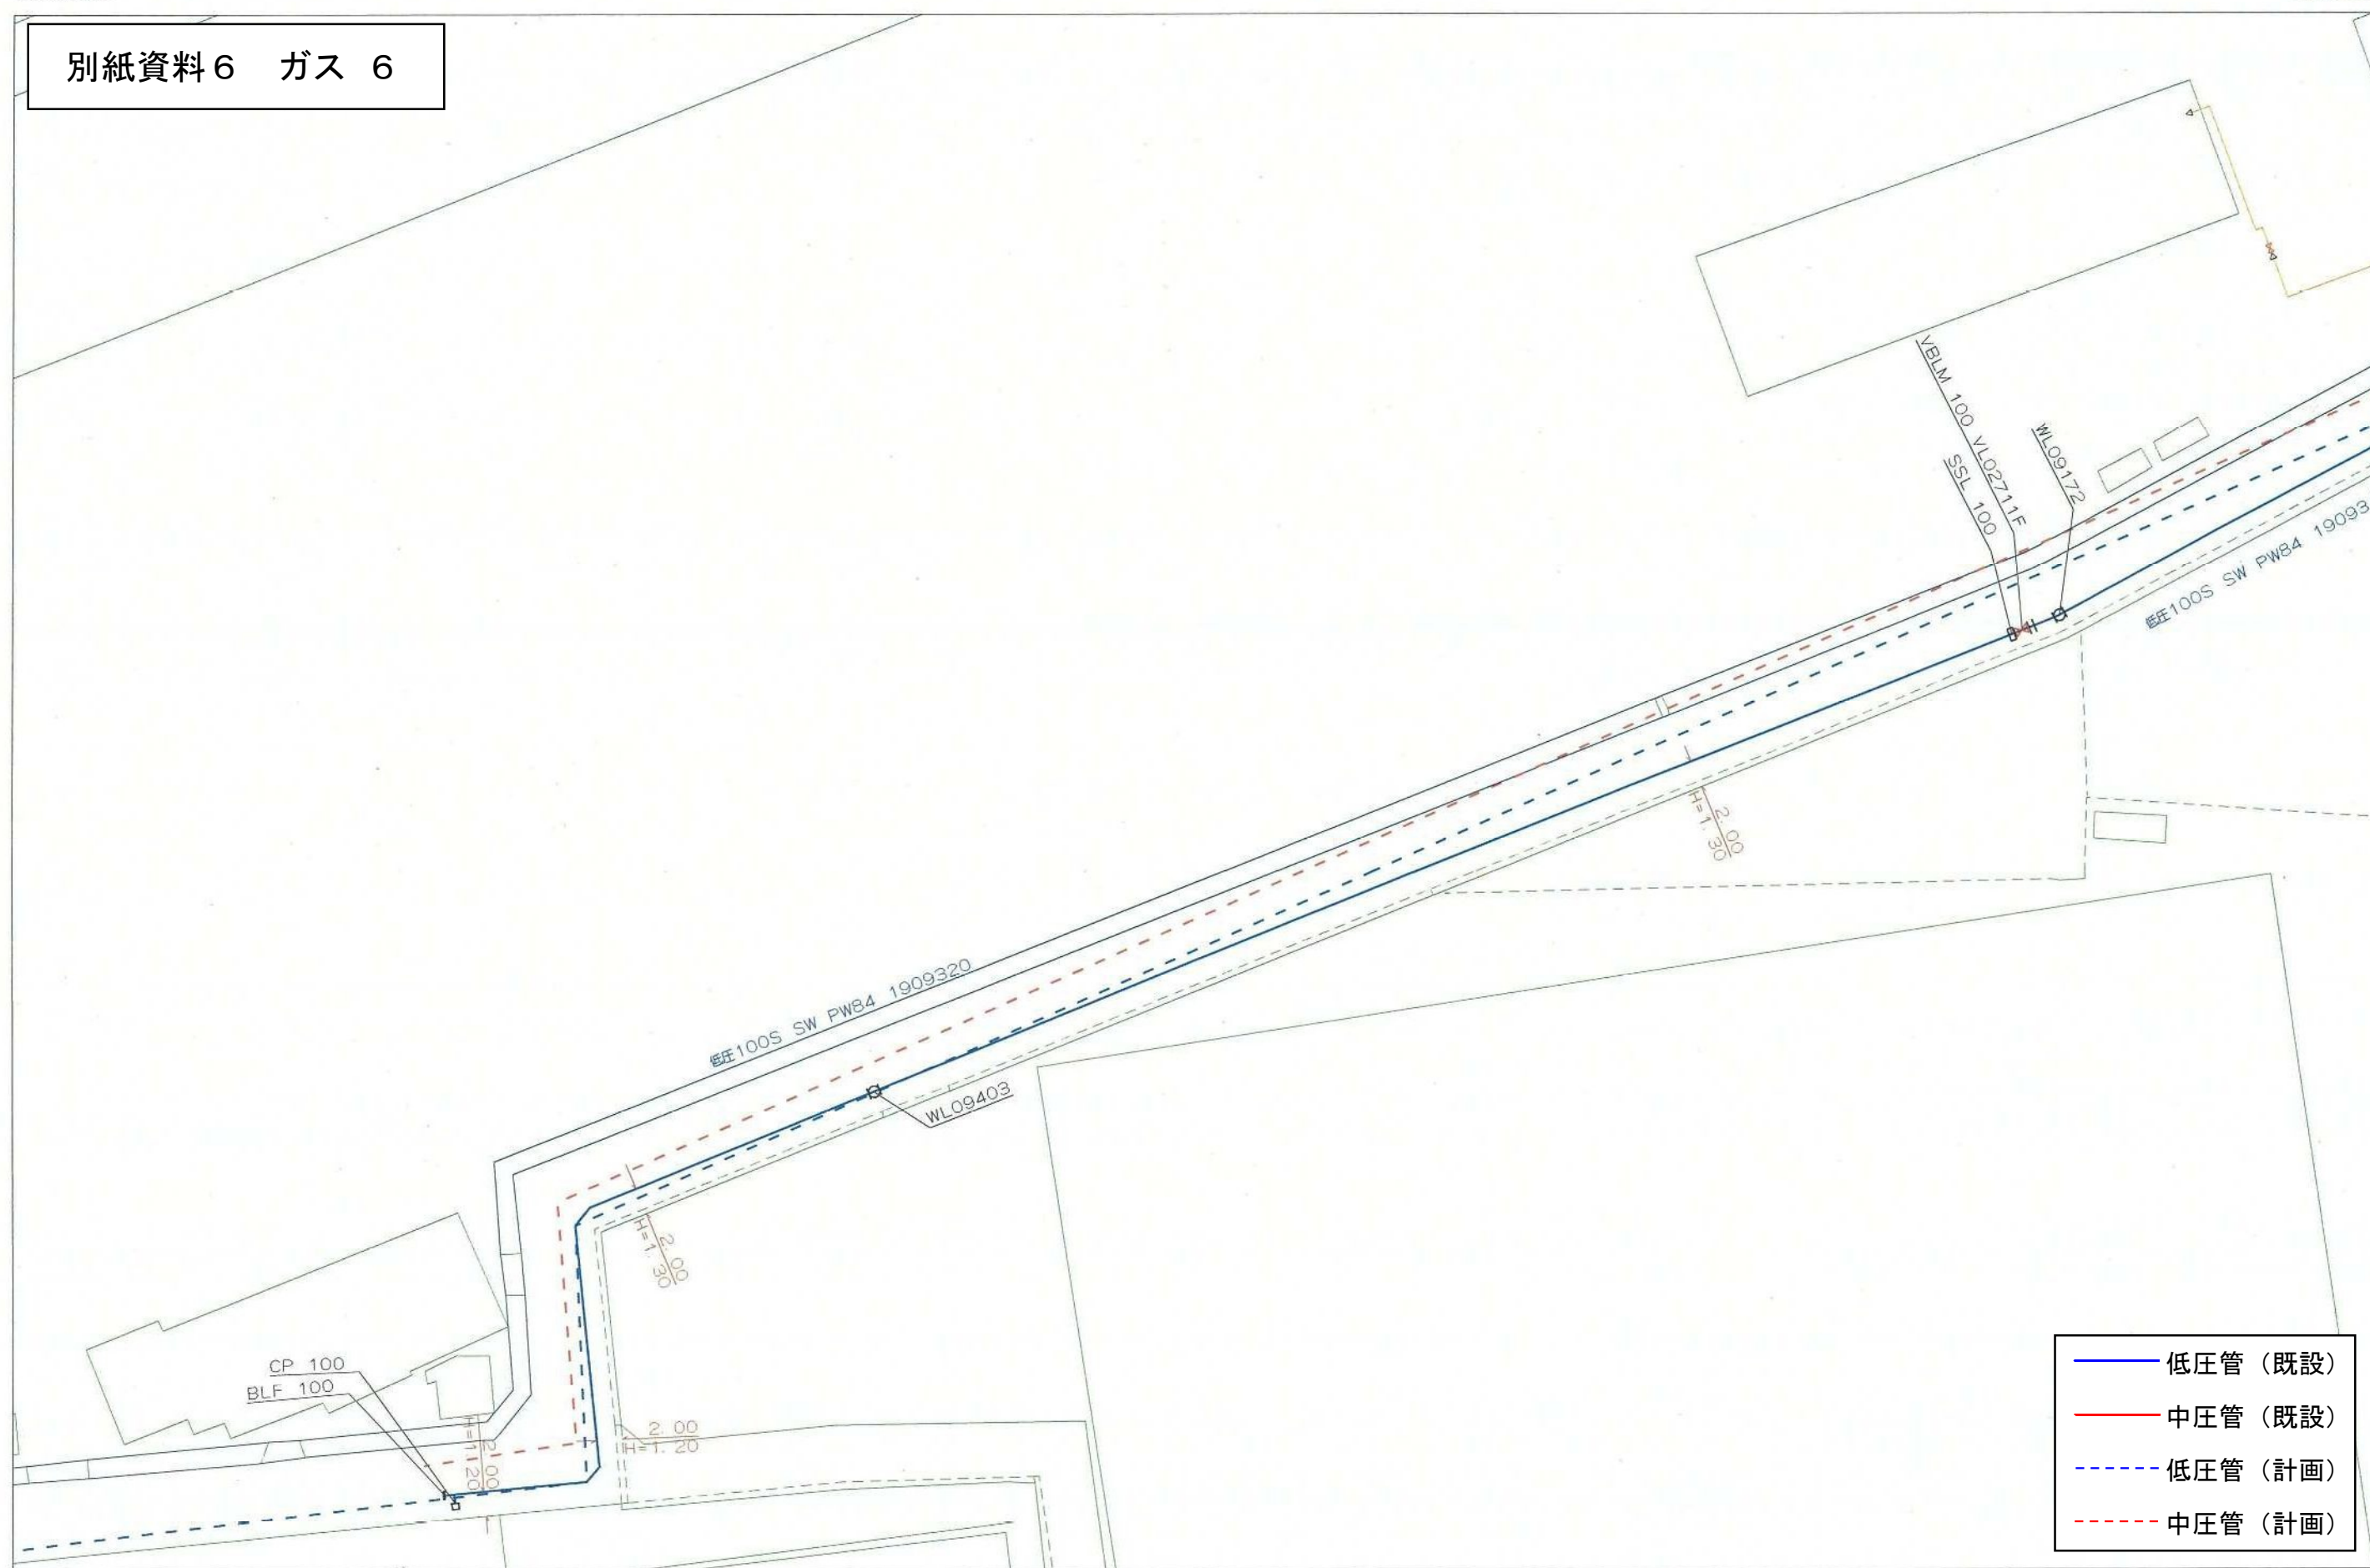

— 低圧管（既設）
 — 中圧管（既設）
 - - 低圧管（計画）
 - - 中圧管（計画）

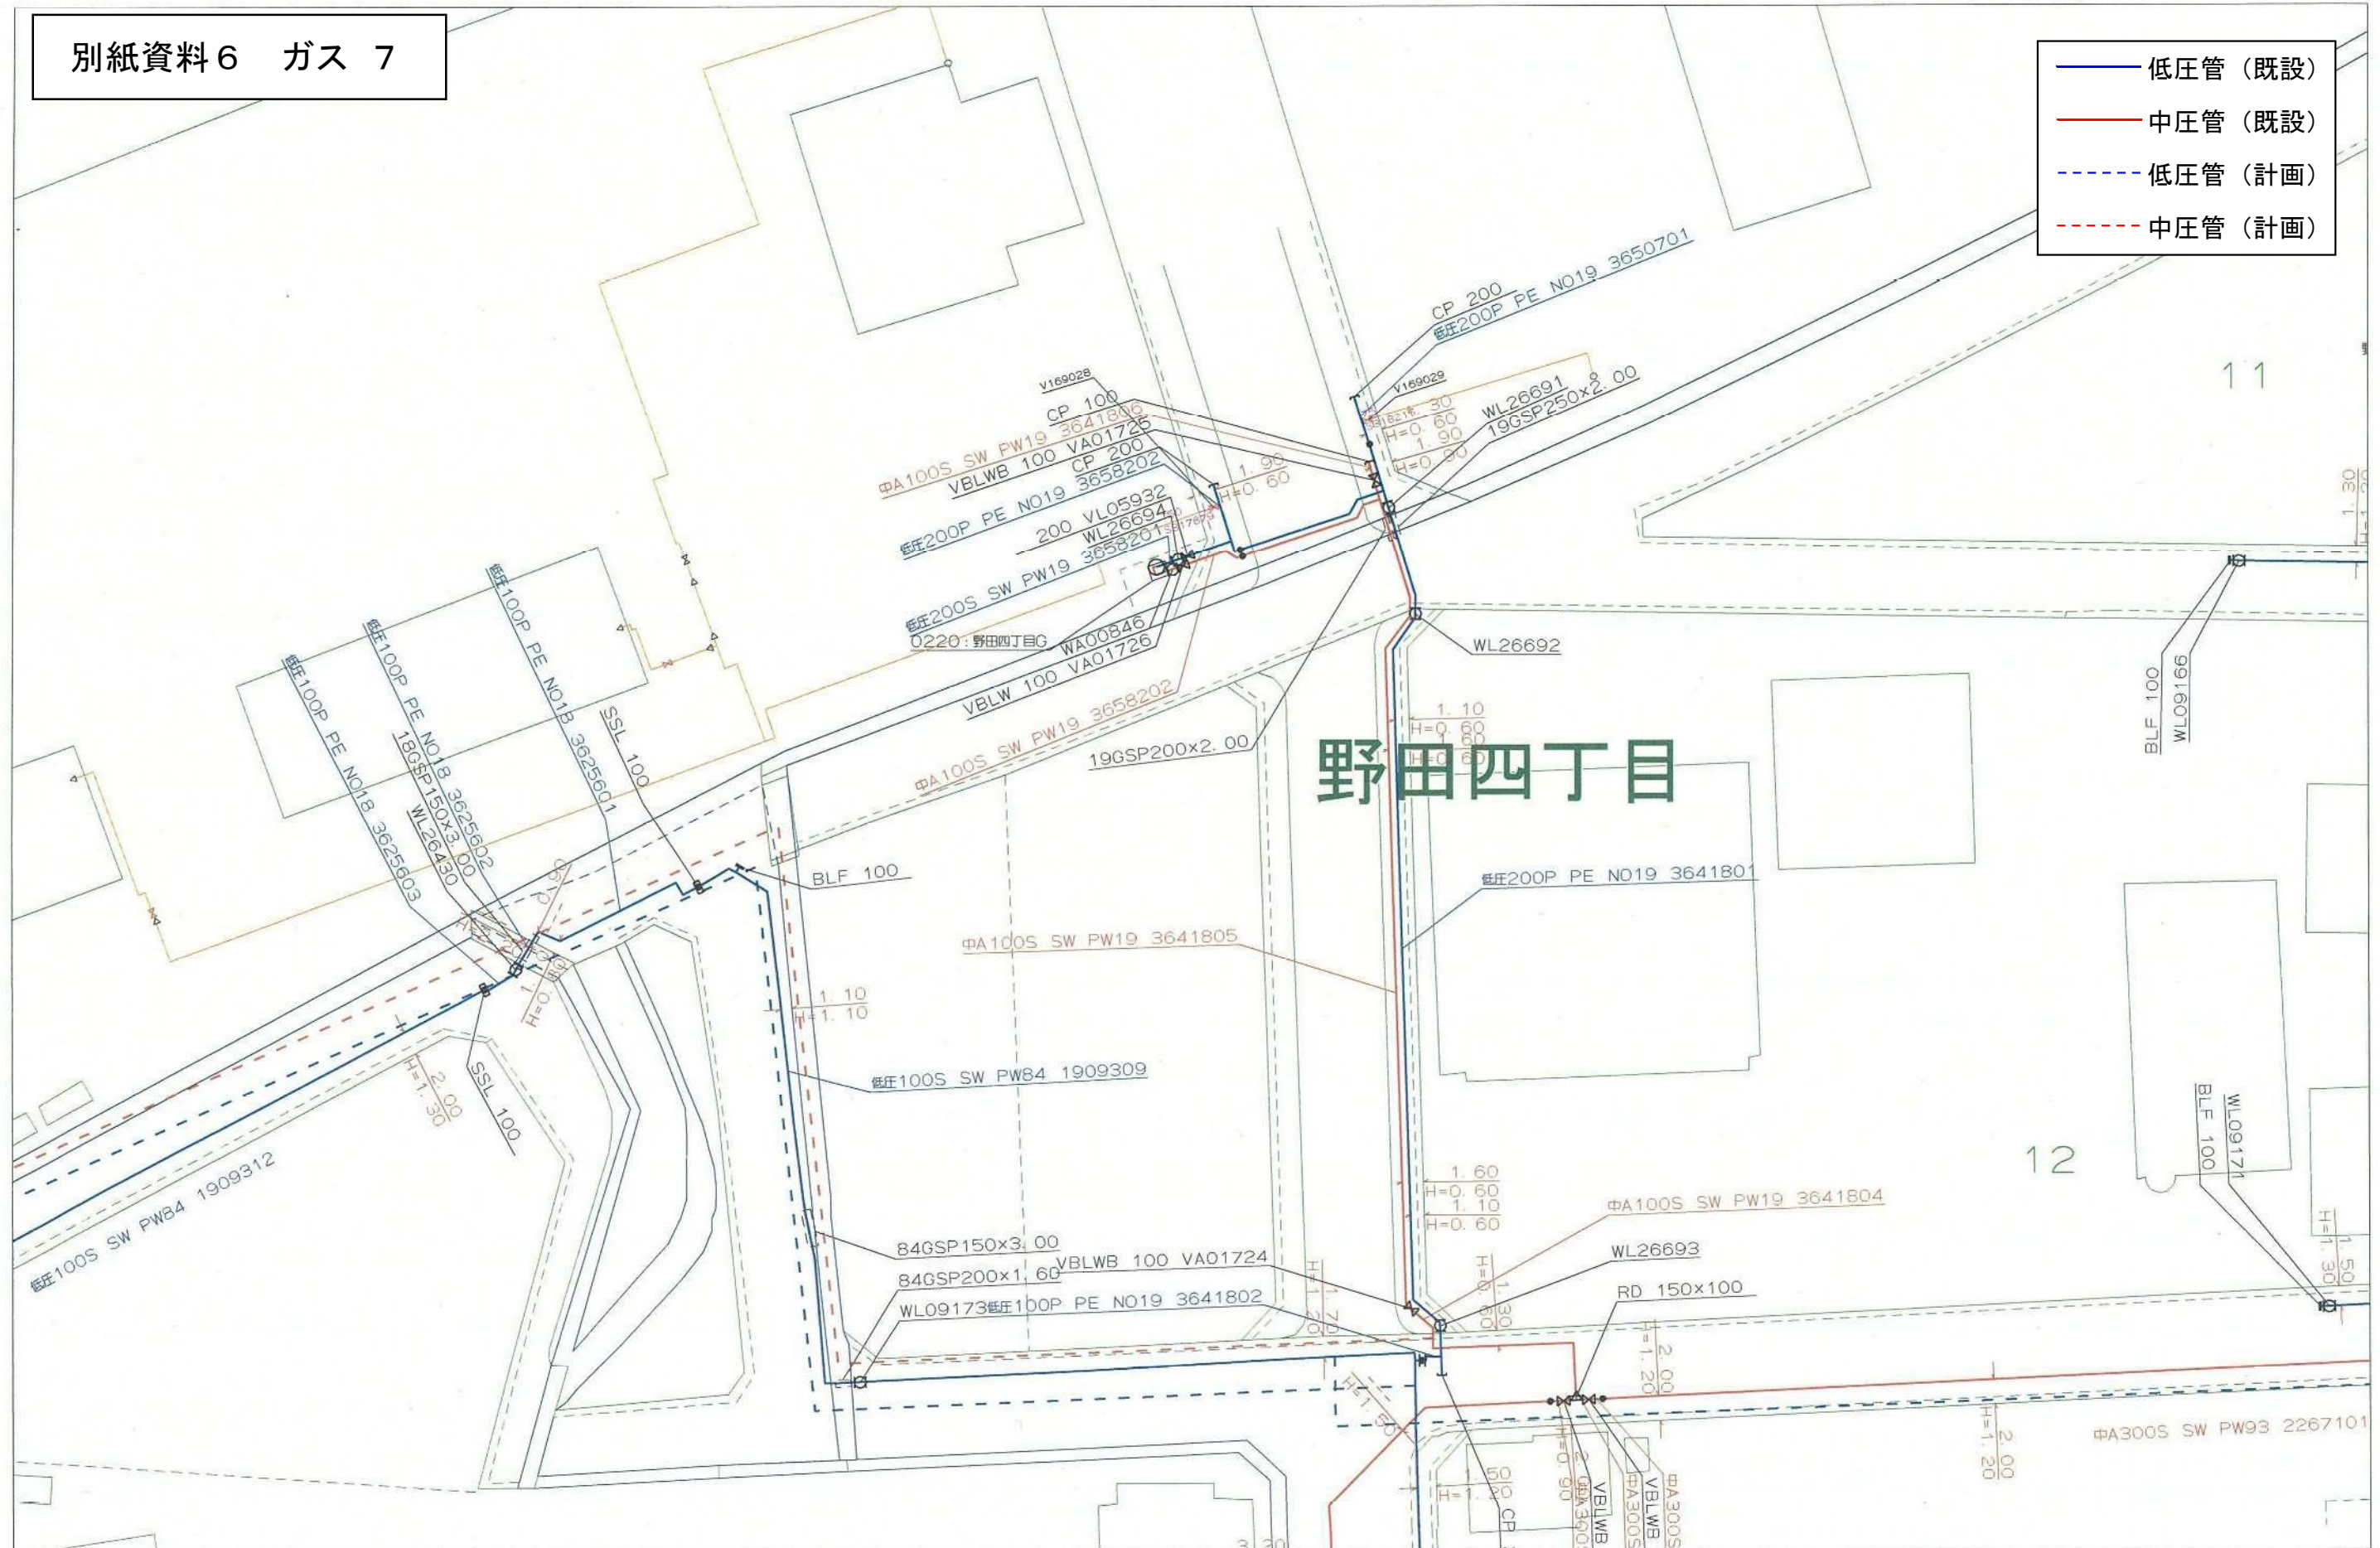

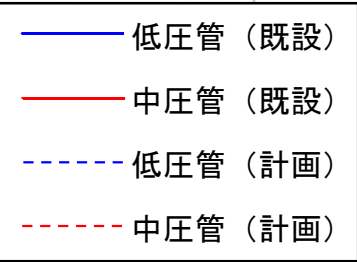

別紙資料6 ガス 9


野田四丁目

- 低圧管 (既設)
- 中圧管 (既設)
- - - 低圧管 (計画)
- - - 中圧管 (計画)





別紙資料 7 水道 1

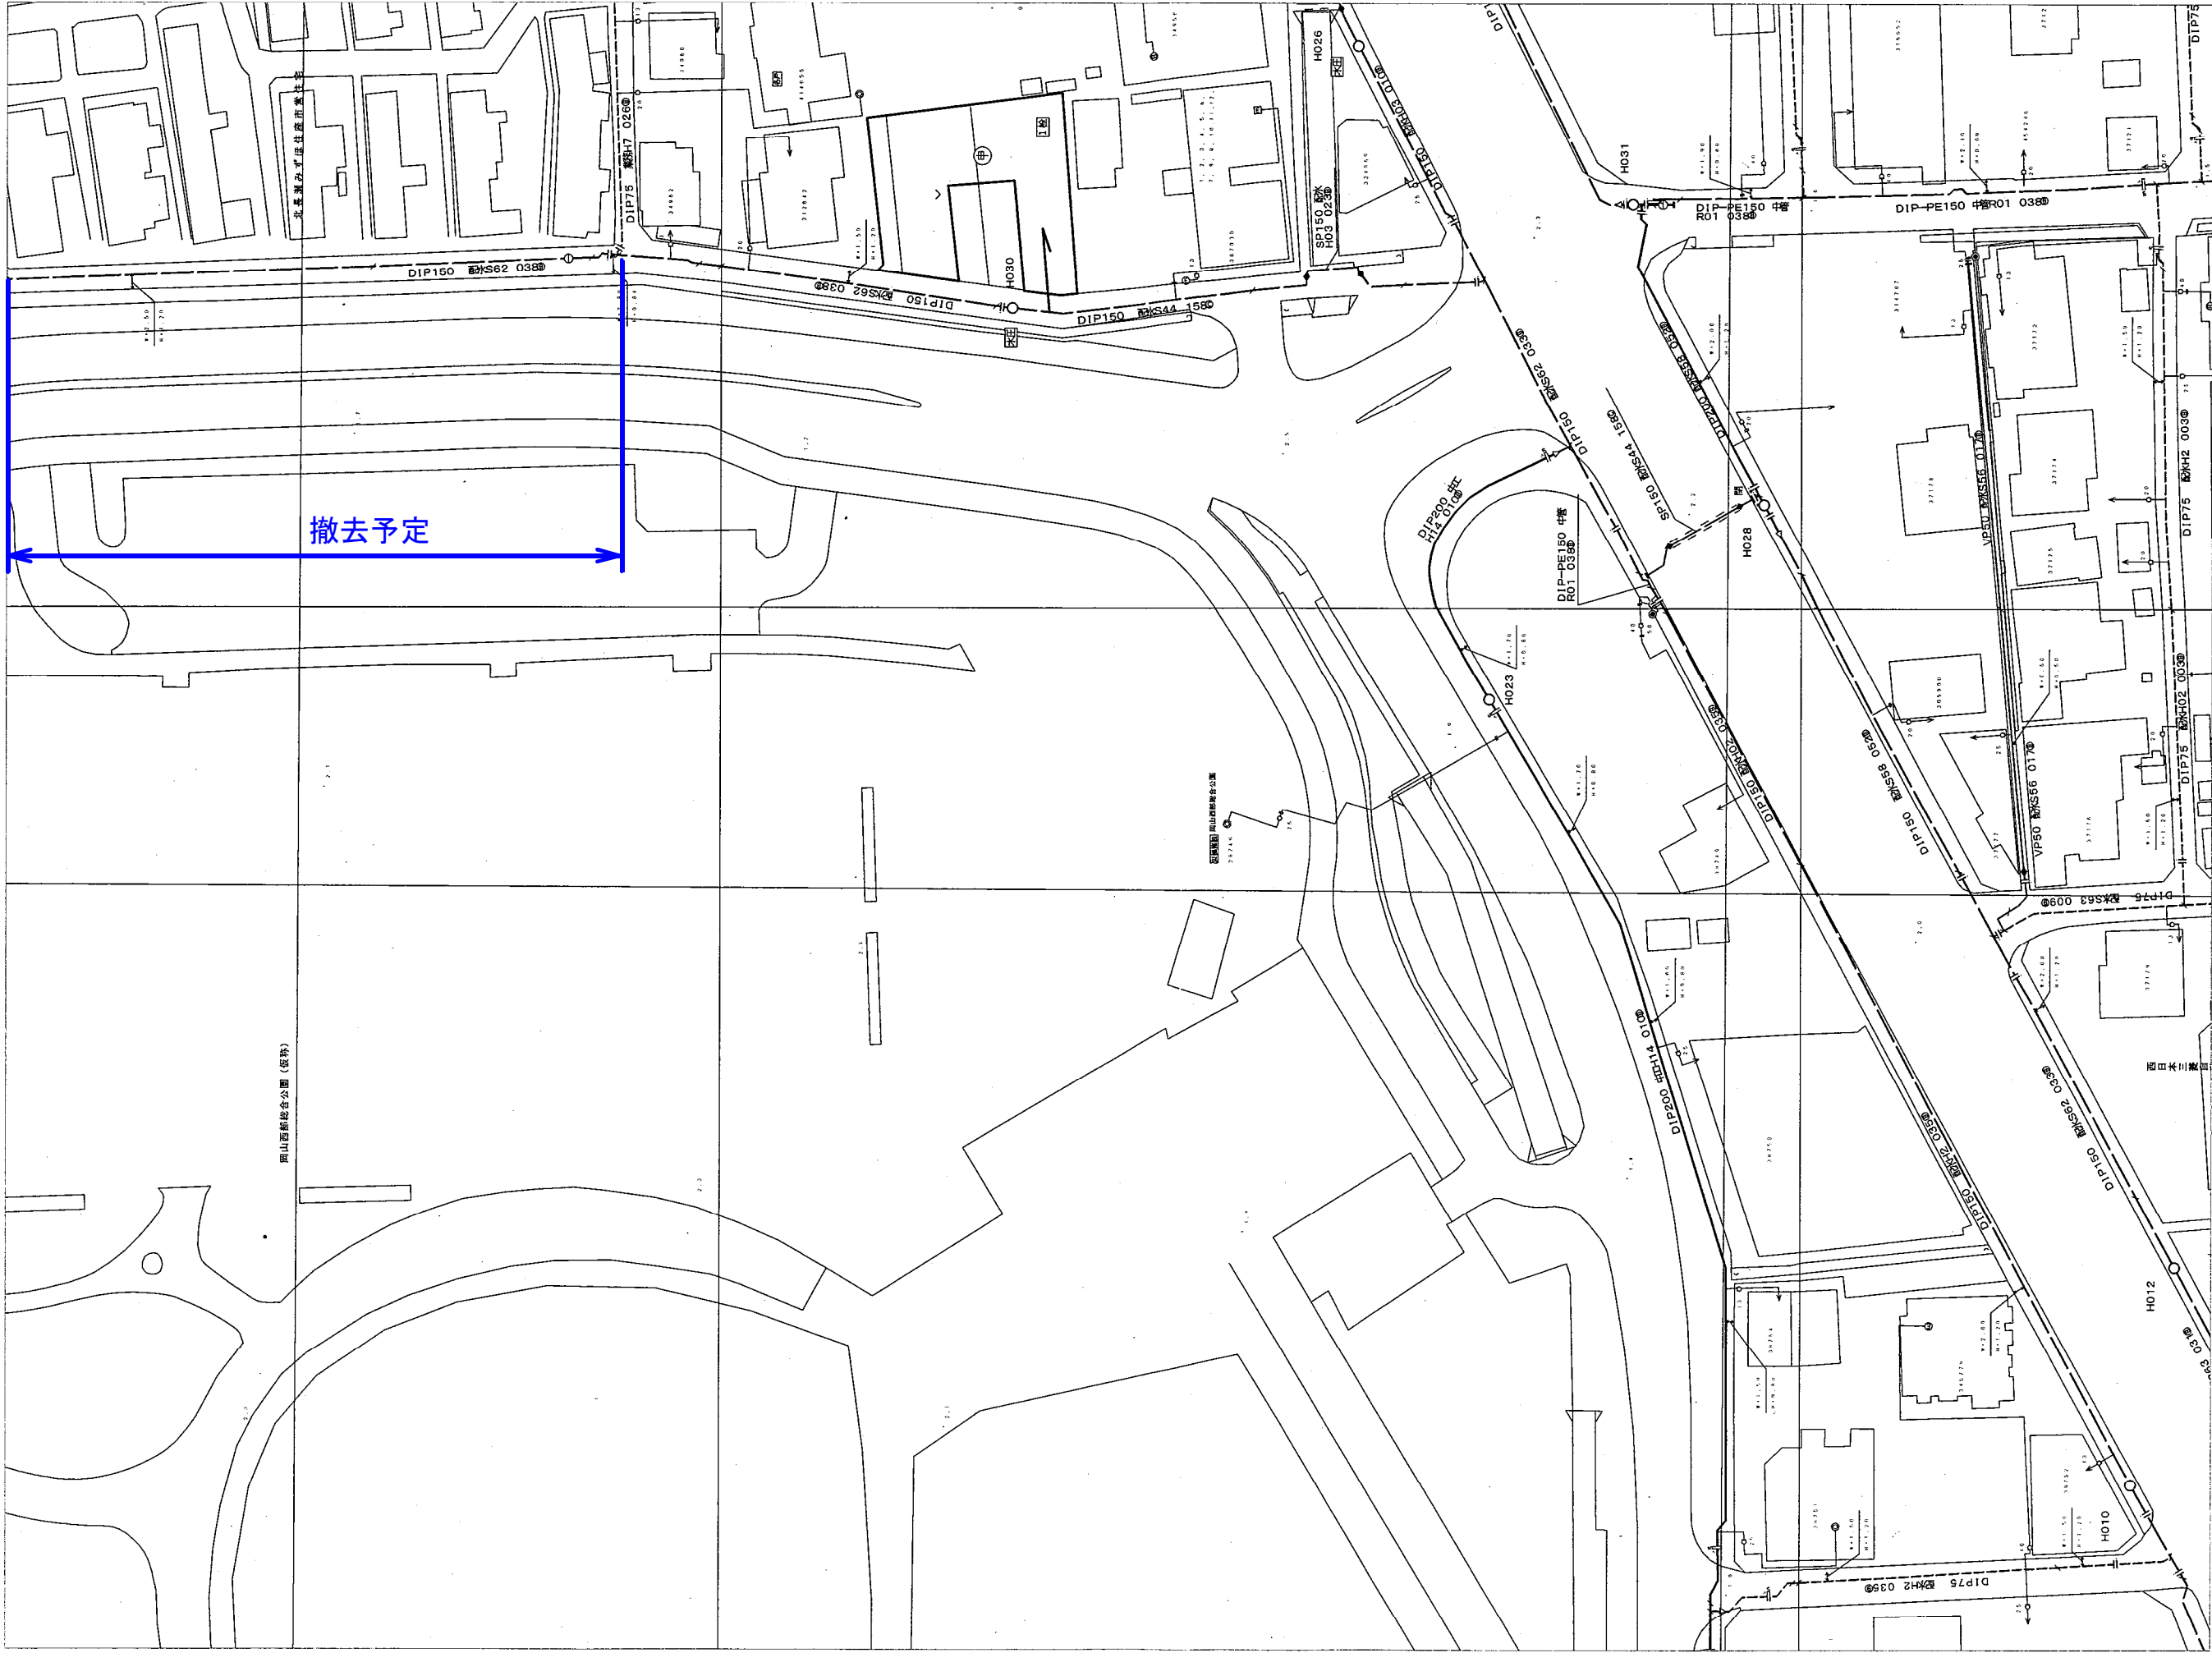

岡山市水道局資料より作成

 

※本図面は参考図のため

0 10 20 30 40 50 100 (m)

1:1000



現地と合致していない場合もあります。

別紙資料 7 水道 2

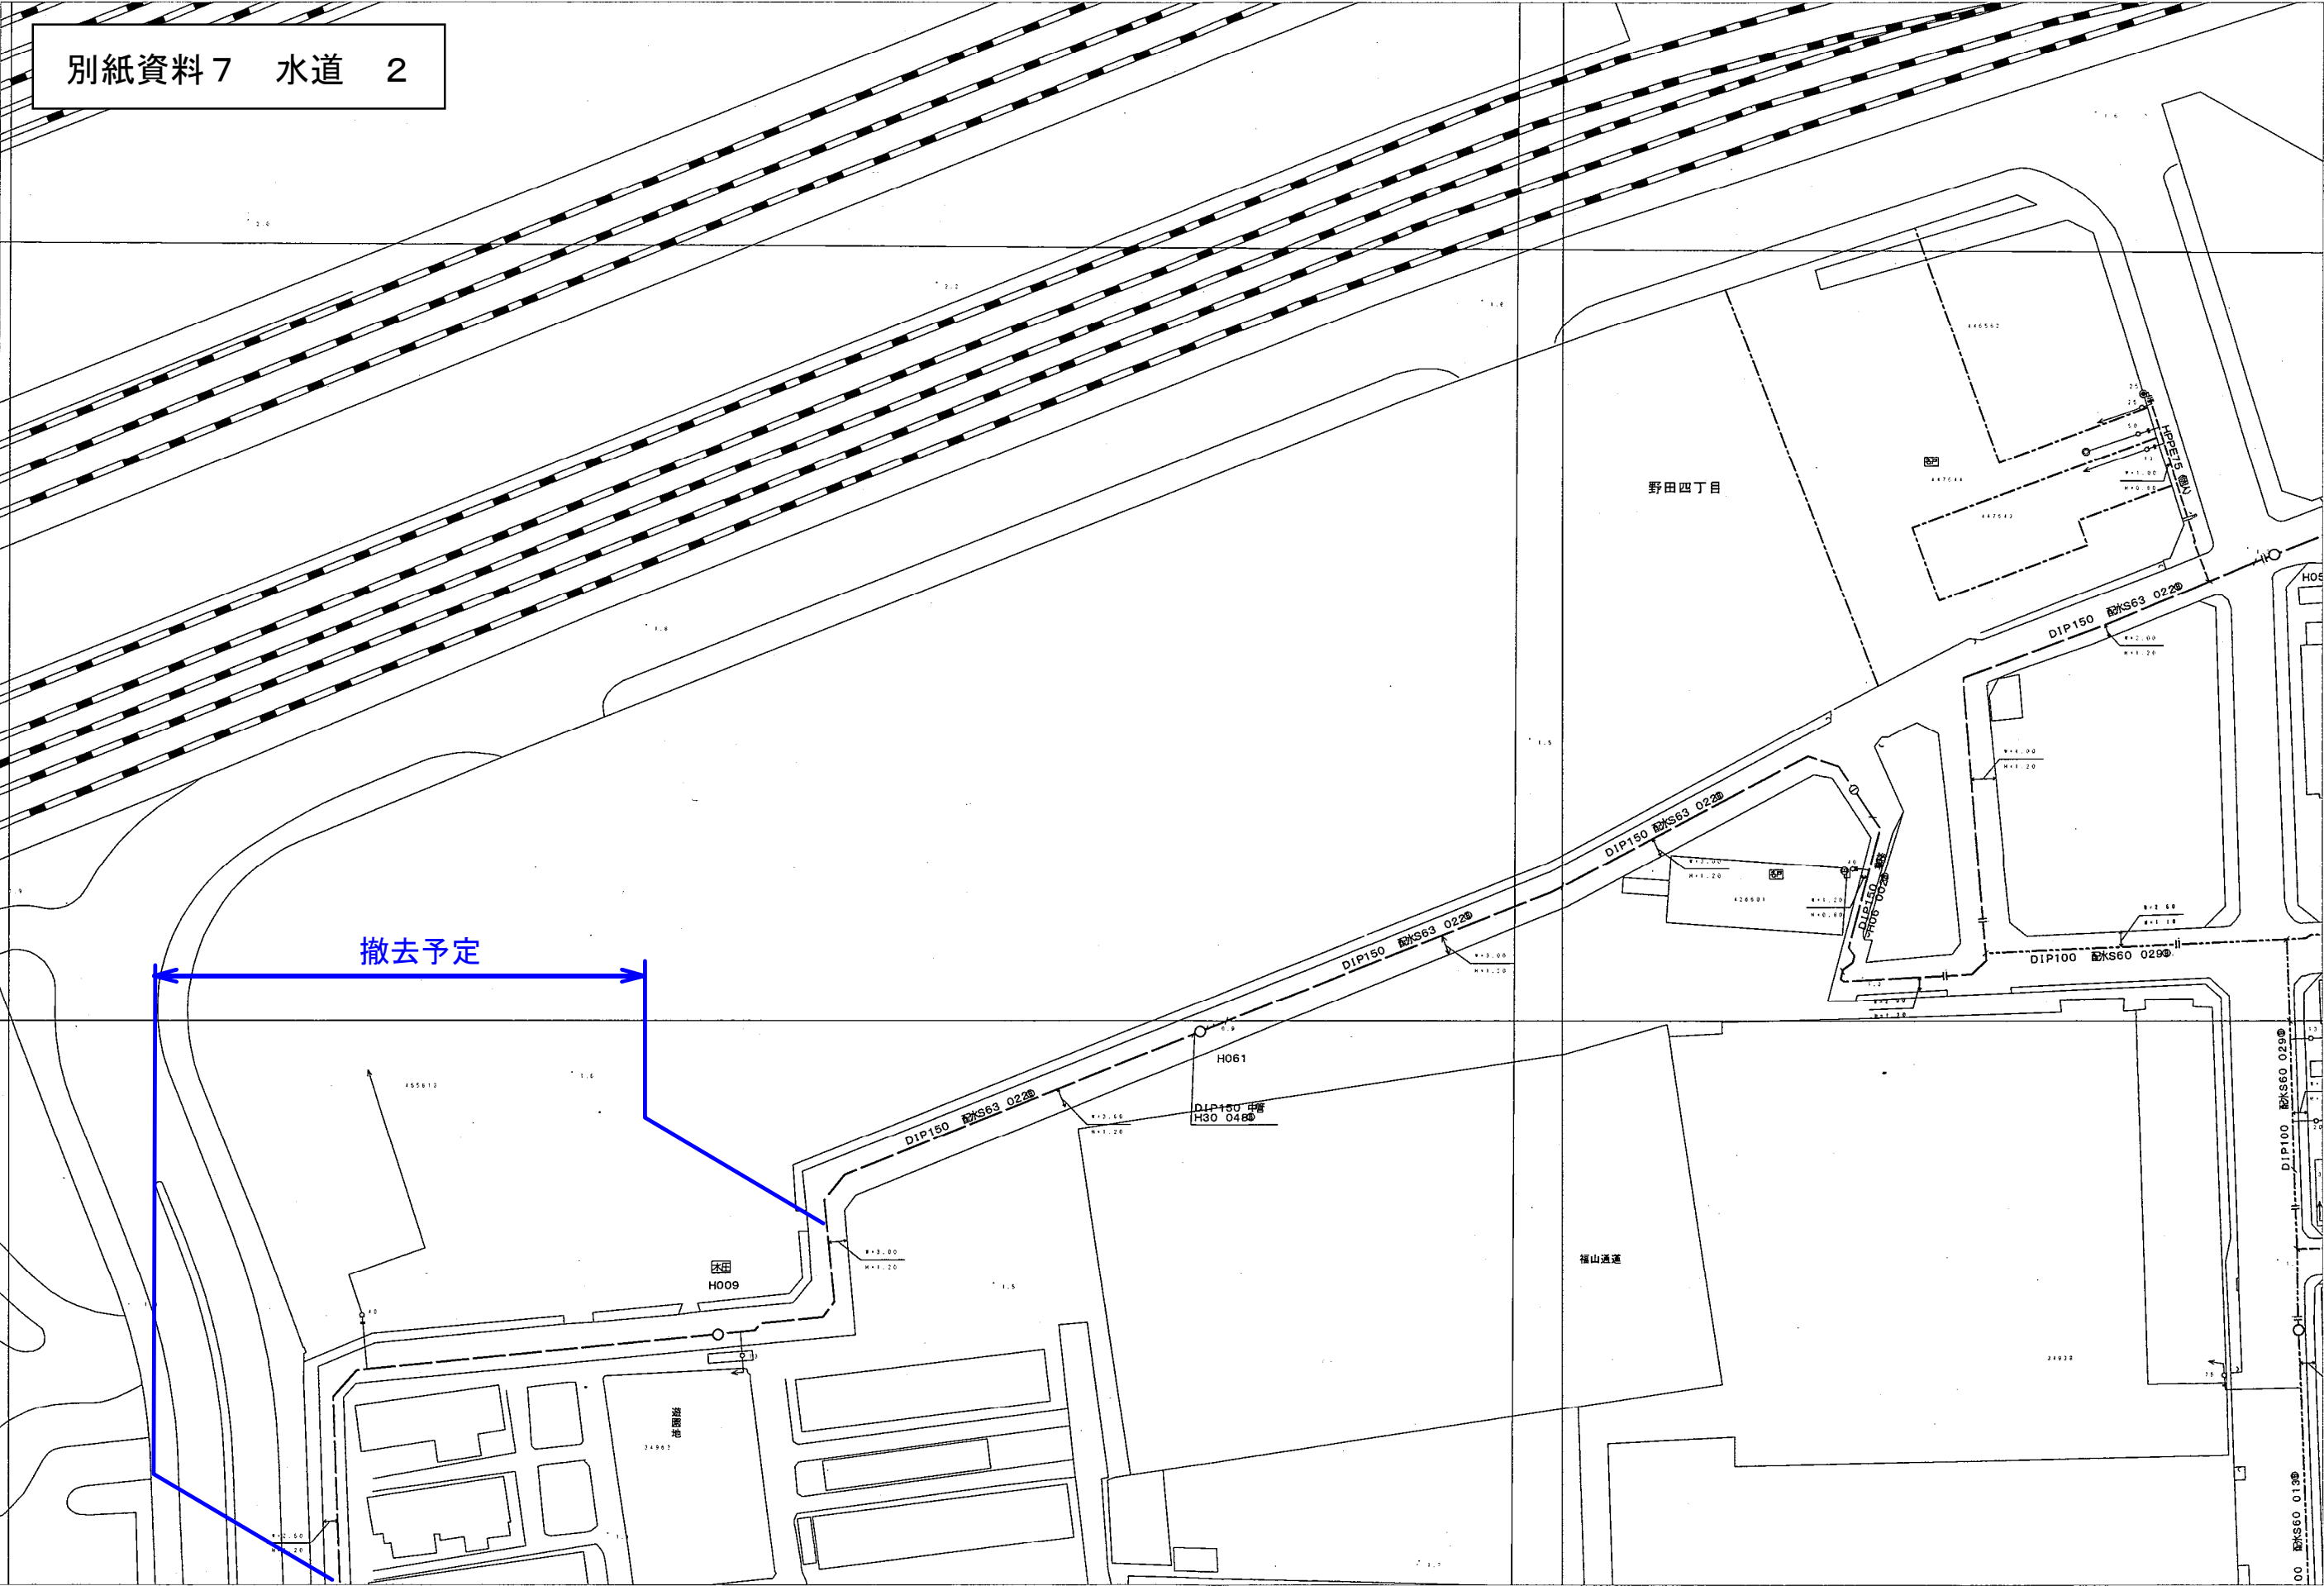

※本図面は参考図のため
岡山市水道局資料より作成
現地と合致していない場合もあります。

 別紙資料 7 水道 3

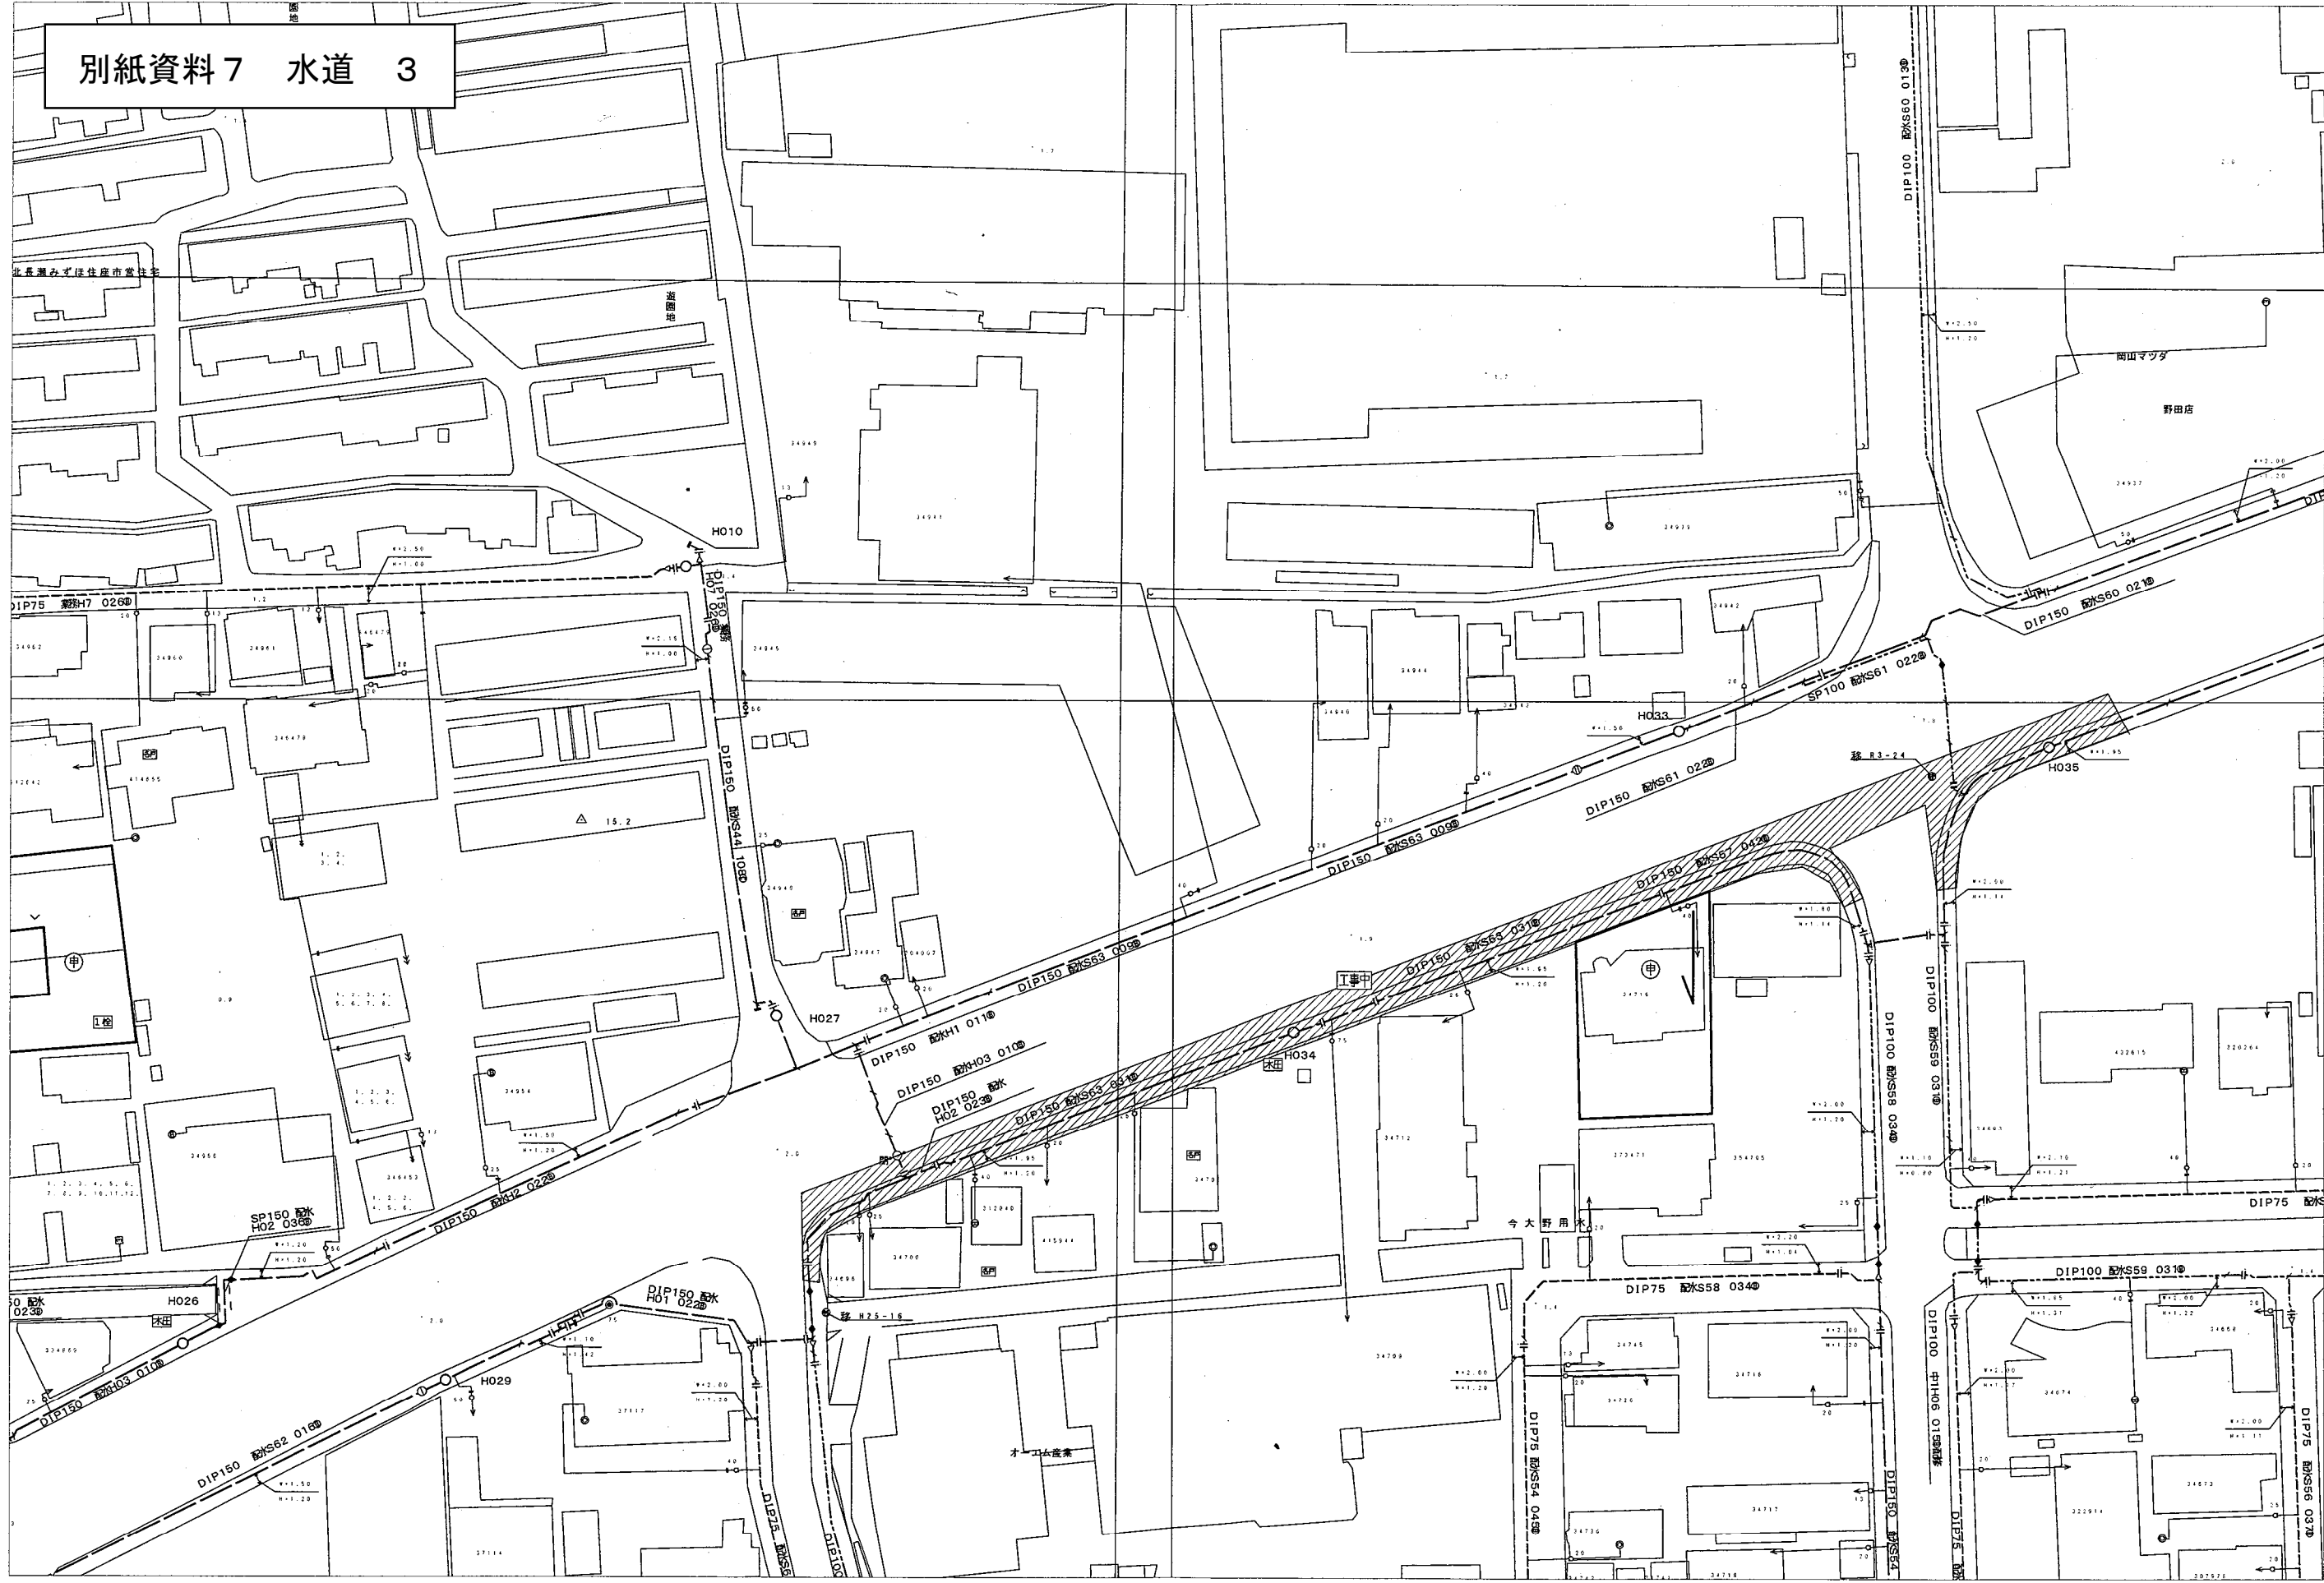


※本図面は参考図のため
岡山市水道局資料より作成
現地と合致していない場合もあります。



岡山市水道局資料より作成

※本図面は参考図のため

 1:1000



現地と合致していません。

